




位置図 S=1:10000

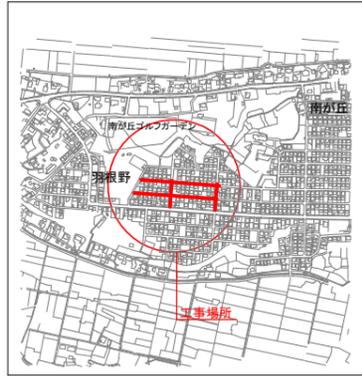


配管平面図 S=1:500

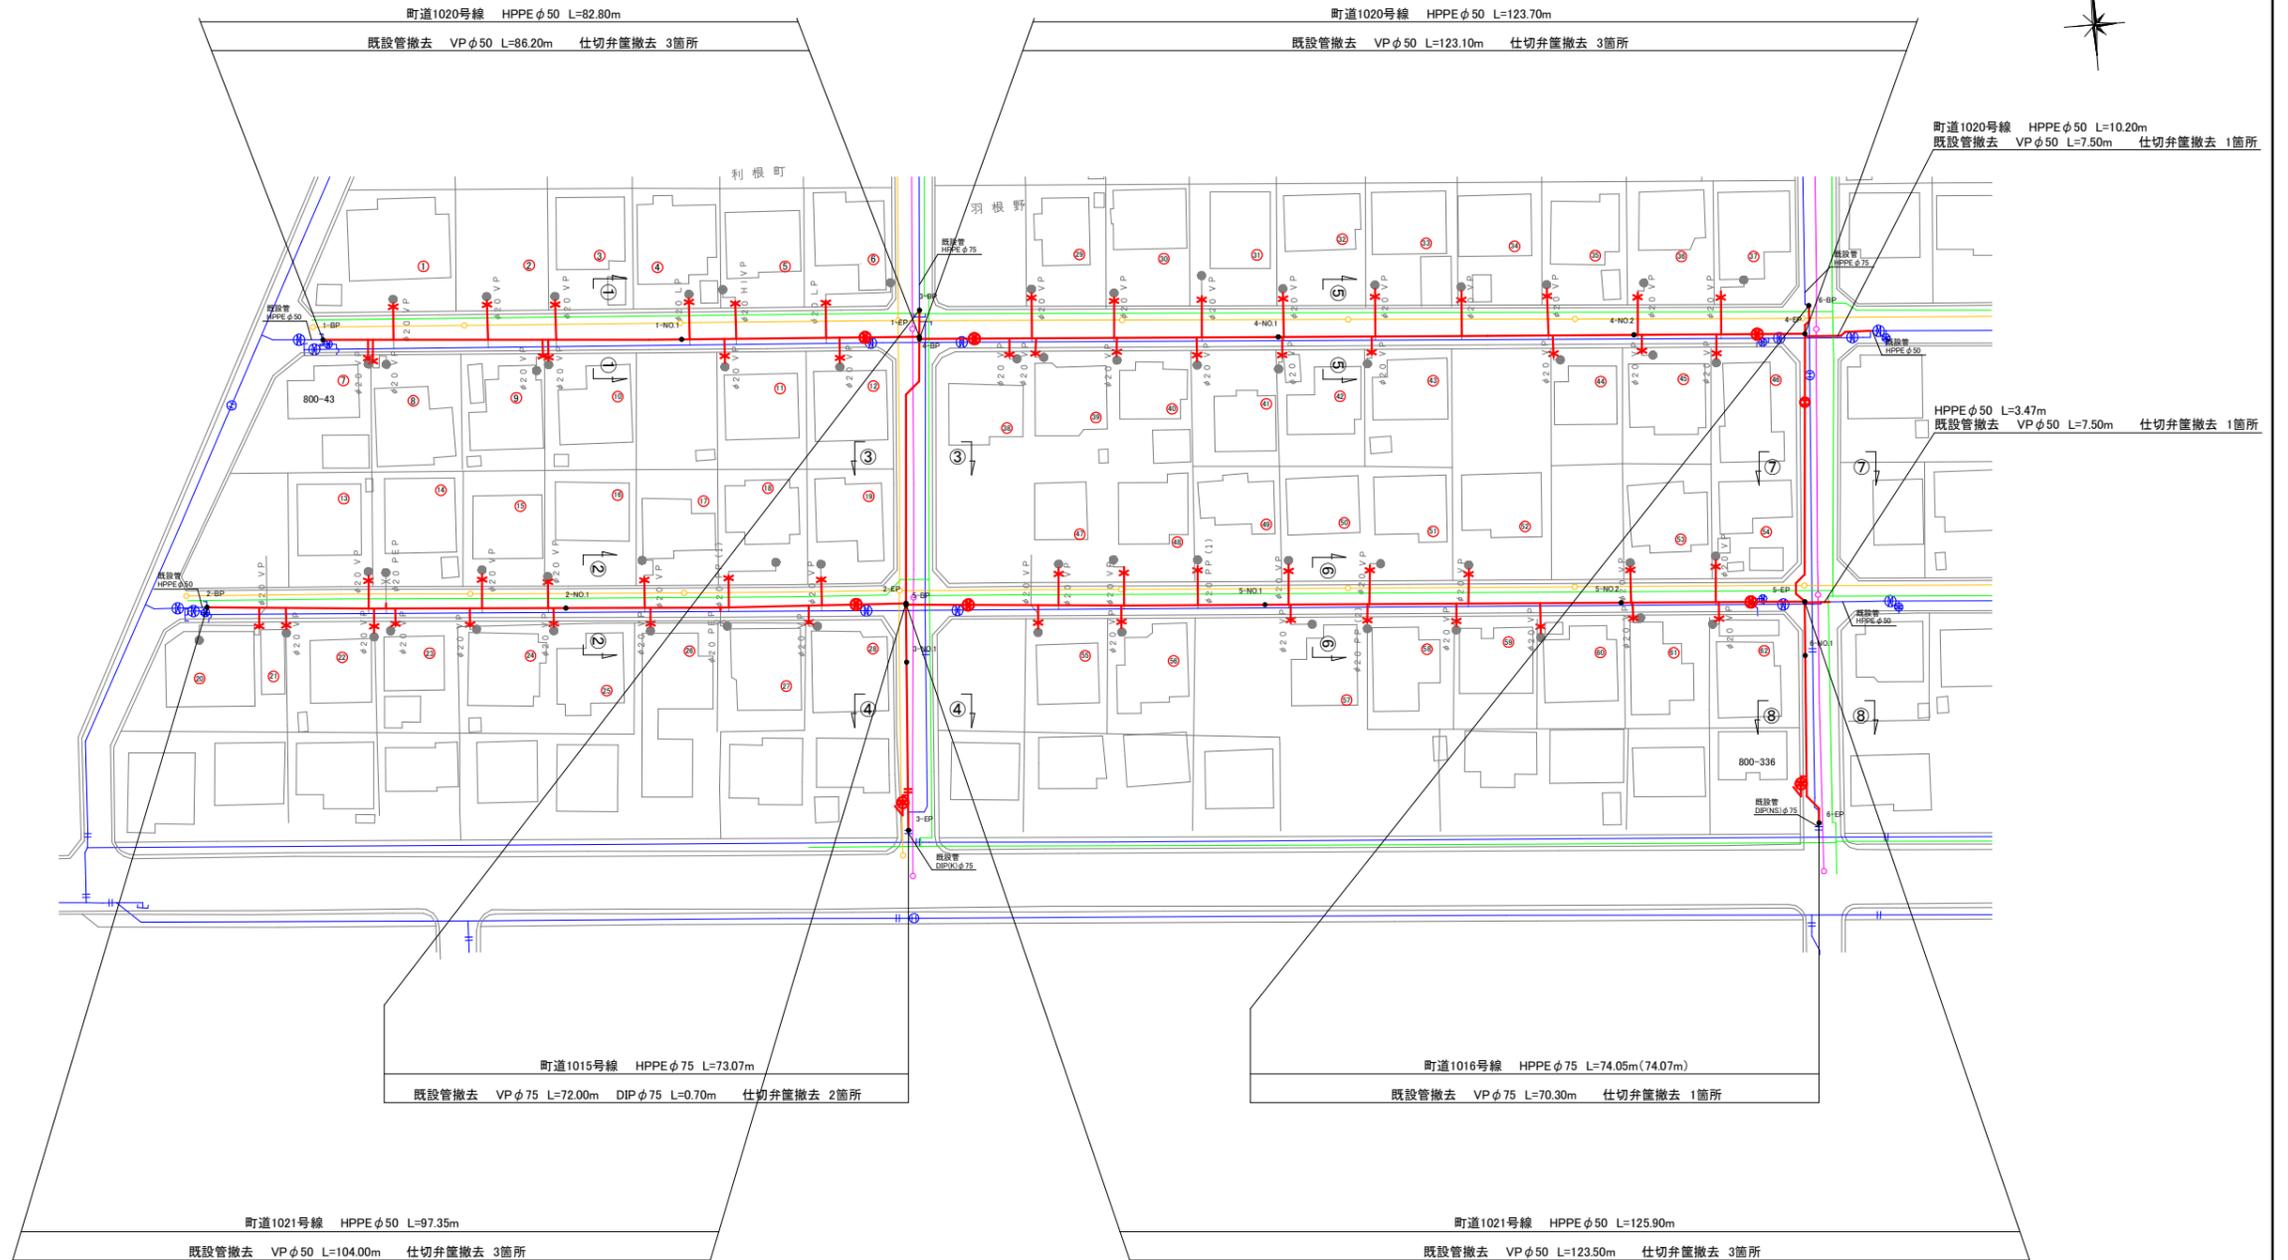


本復旧平面図 S=1:500

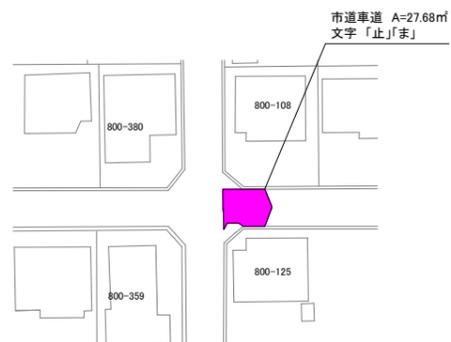

舗装求積図 S=1:100

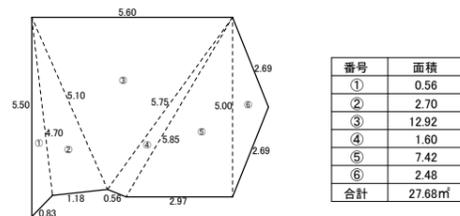

本復旧断面図 S=1:20

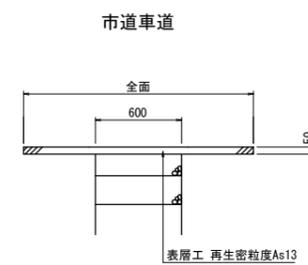











凡例

- 新設水道管
- 既設水道管
- ガス管
- 下水道管
- 雨水管

工番	令和6年度 県南水新工第5-34号
工事名	配水管布設替工事
工事区間	利根町羽根野800-43番地先～ 羽根野800-336番地先間
図面	1/6 位置図 縮尺図示
管路台帳番号	151353, 151354, 151363, 151364
茨城県南水道企業団	

横断図 S=1:100

道路復旧標準図 S=1:20

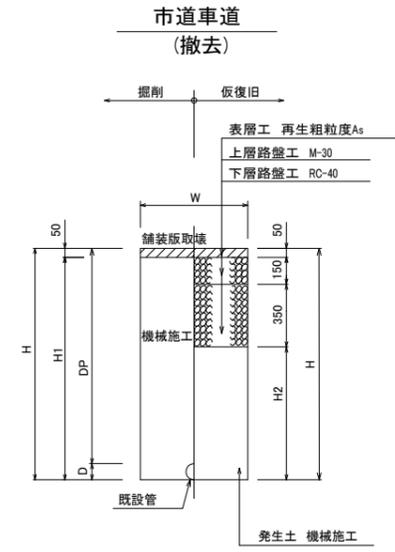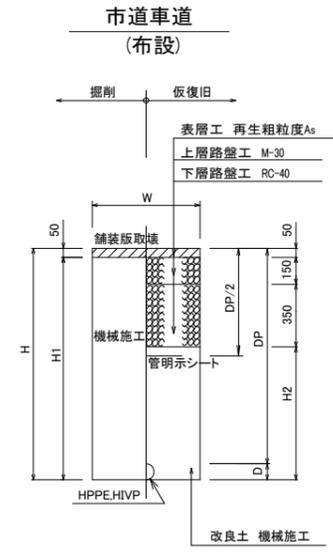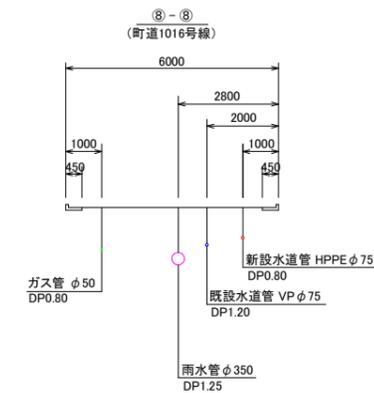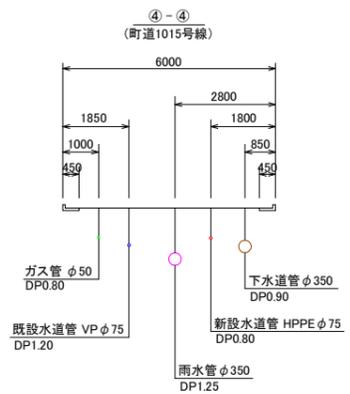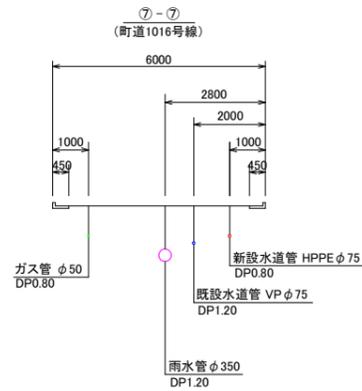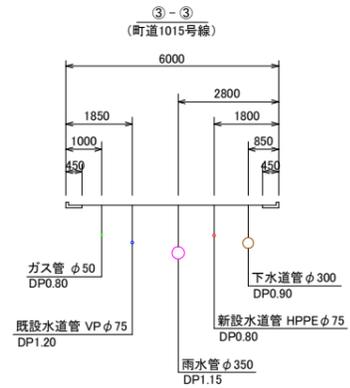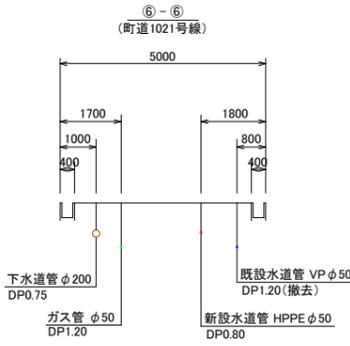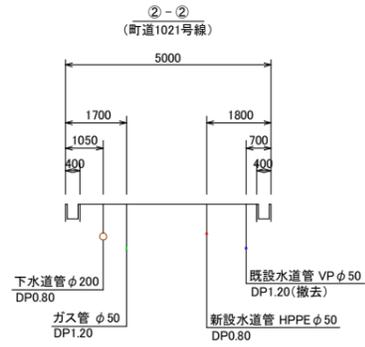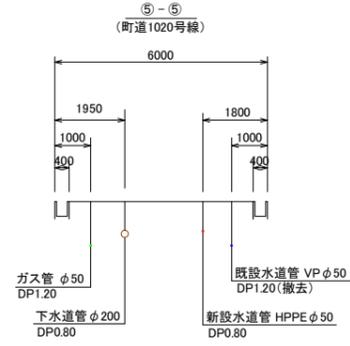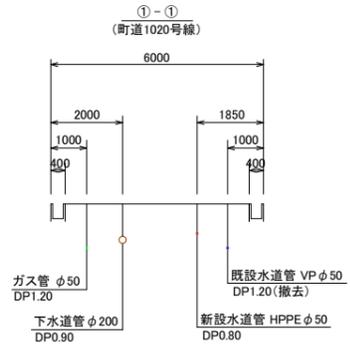

管種口径	D	W	DP	H	H1	H2	備考
HPPE φ75	90	600	800	890	840	340	
HPPE φ50	63	600	800	863	813	313	
HVP φ50	60	600	800	860	810	310	
給水	-	600	800	800	750	250	


※ 砕石転圧 20cm 毎(1層当り最大 20cm)
 ※ 改良土転圧 20cm 毎(1層当り最大 20cm)

管種口径	D	W	DP	H	H1	H2	備考
VP φ75	89	600	1200	1289	1239	689	
VP φ50	60	600	1200	1260	1210	660	
DIP φ75	93	600	800	893	843	293	


※ 砕石転圧 20cm 毎(1層当り最大 20cm)
 ※ 改良土転圧 20cm 毎(1層当り最大 20cm)

工番	令和6年度 県南水新工第5-34号		
工事名	配水管布設替工事		
工事区間	利根町羽根野800-43番地先～ 羽根野800-336番地先間		
図面	2/6	図種	横断図 道路復旧図
管路台帳番号	151353, 151354, 151363, 151364		
茨城県南水道企業団			


配管詳細図(1) S=FREE

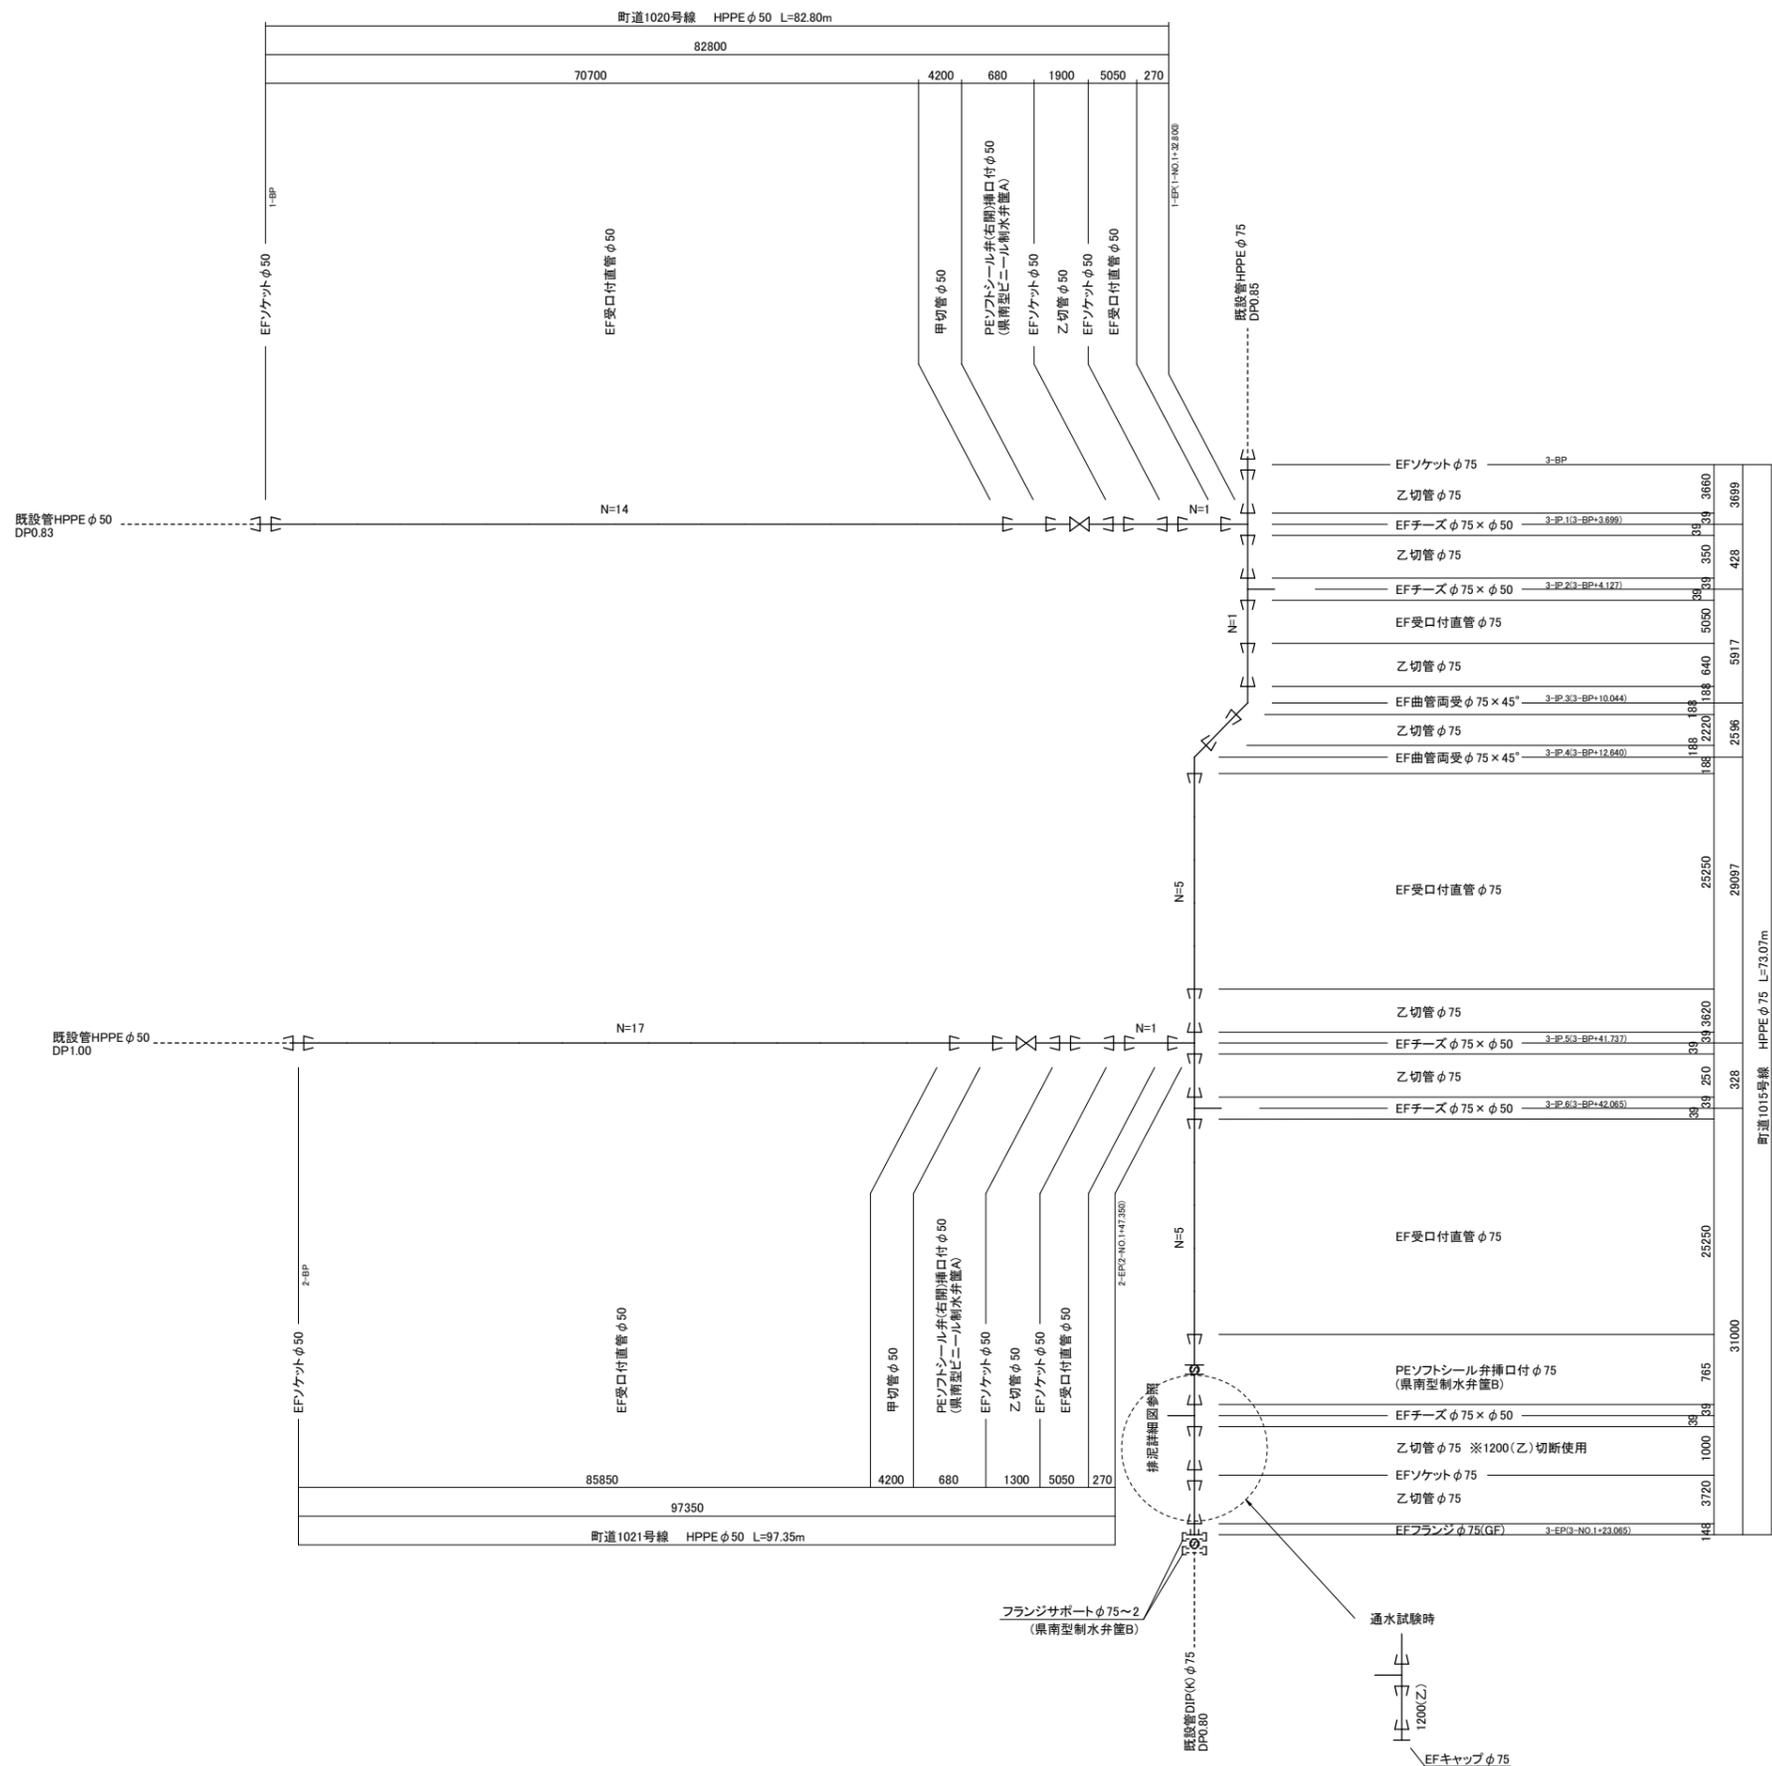

排泥詳細図

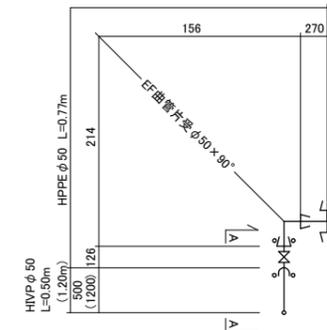


A-A断面図

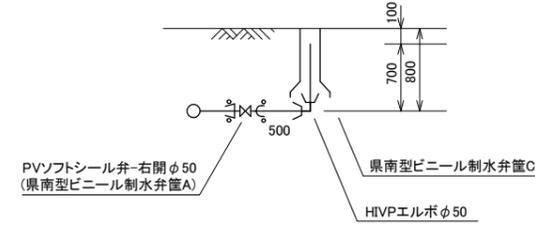


工番	令和6年度 県南水新工第5-34号
工事名	配水管布設替工事
工事区間	利根町羽根野800-43番地先～ 羽根野800-336番地先間
図面	3/6
図種	配管詳細図(1)
縮尺	図示
管路台帳番号	151353, 151354, 151363, 151364
茨城県南水道企業団	


配管詳細図(2) S=FREE

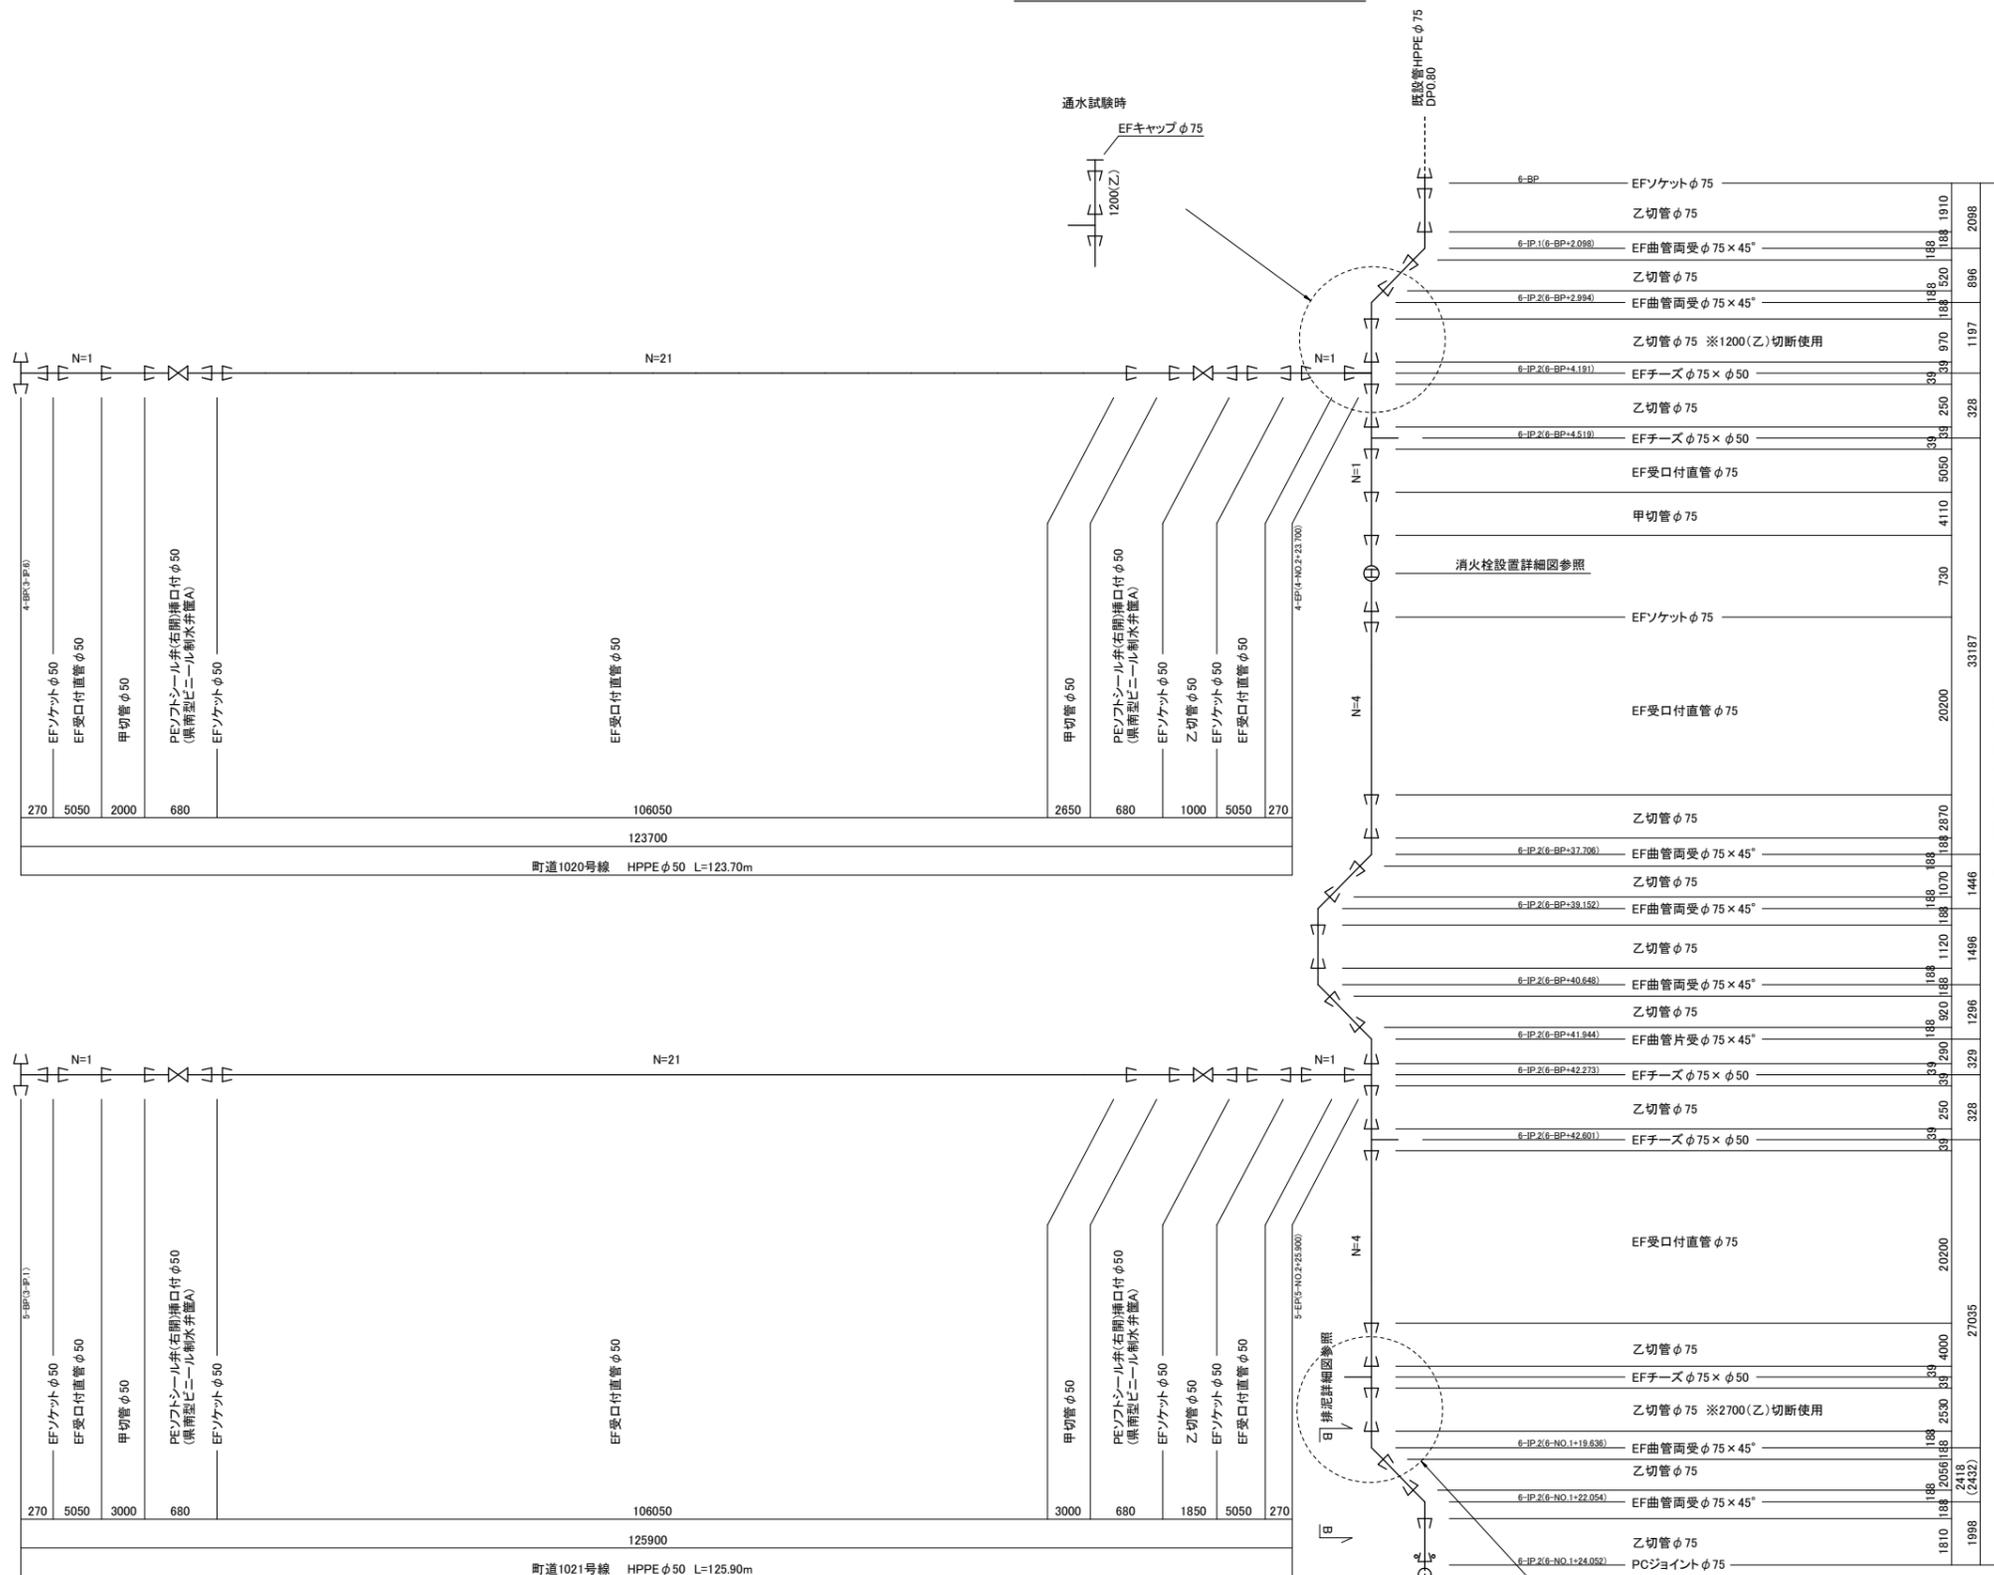

消火栓設置詳細図

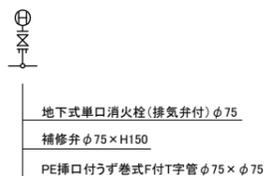

B-B断面図

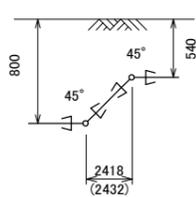

工番	令和6年度 県南水新工第5-34号
工事名	配水管布設替工事
工事区間	利根町羽根野800-43番地先～ 羽根野800-336番地先間
図面	4/6
図種	配管詳細図(2) 縮尺 図示
管路台帳番号	151353, 151354, 151363, 151364

