



案内図

S=1:10,000

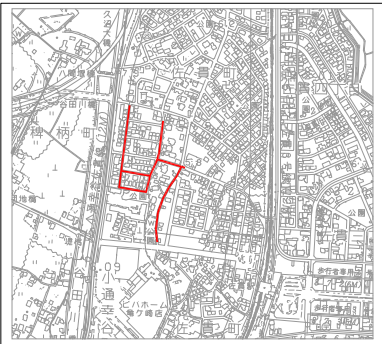

配管平面図(1) S=1:500

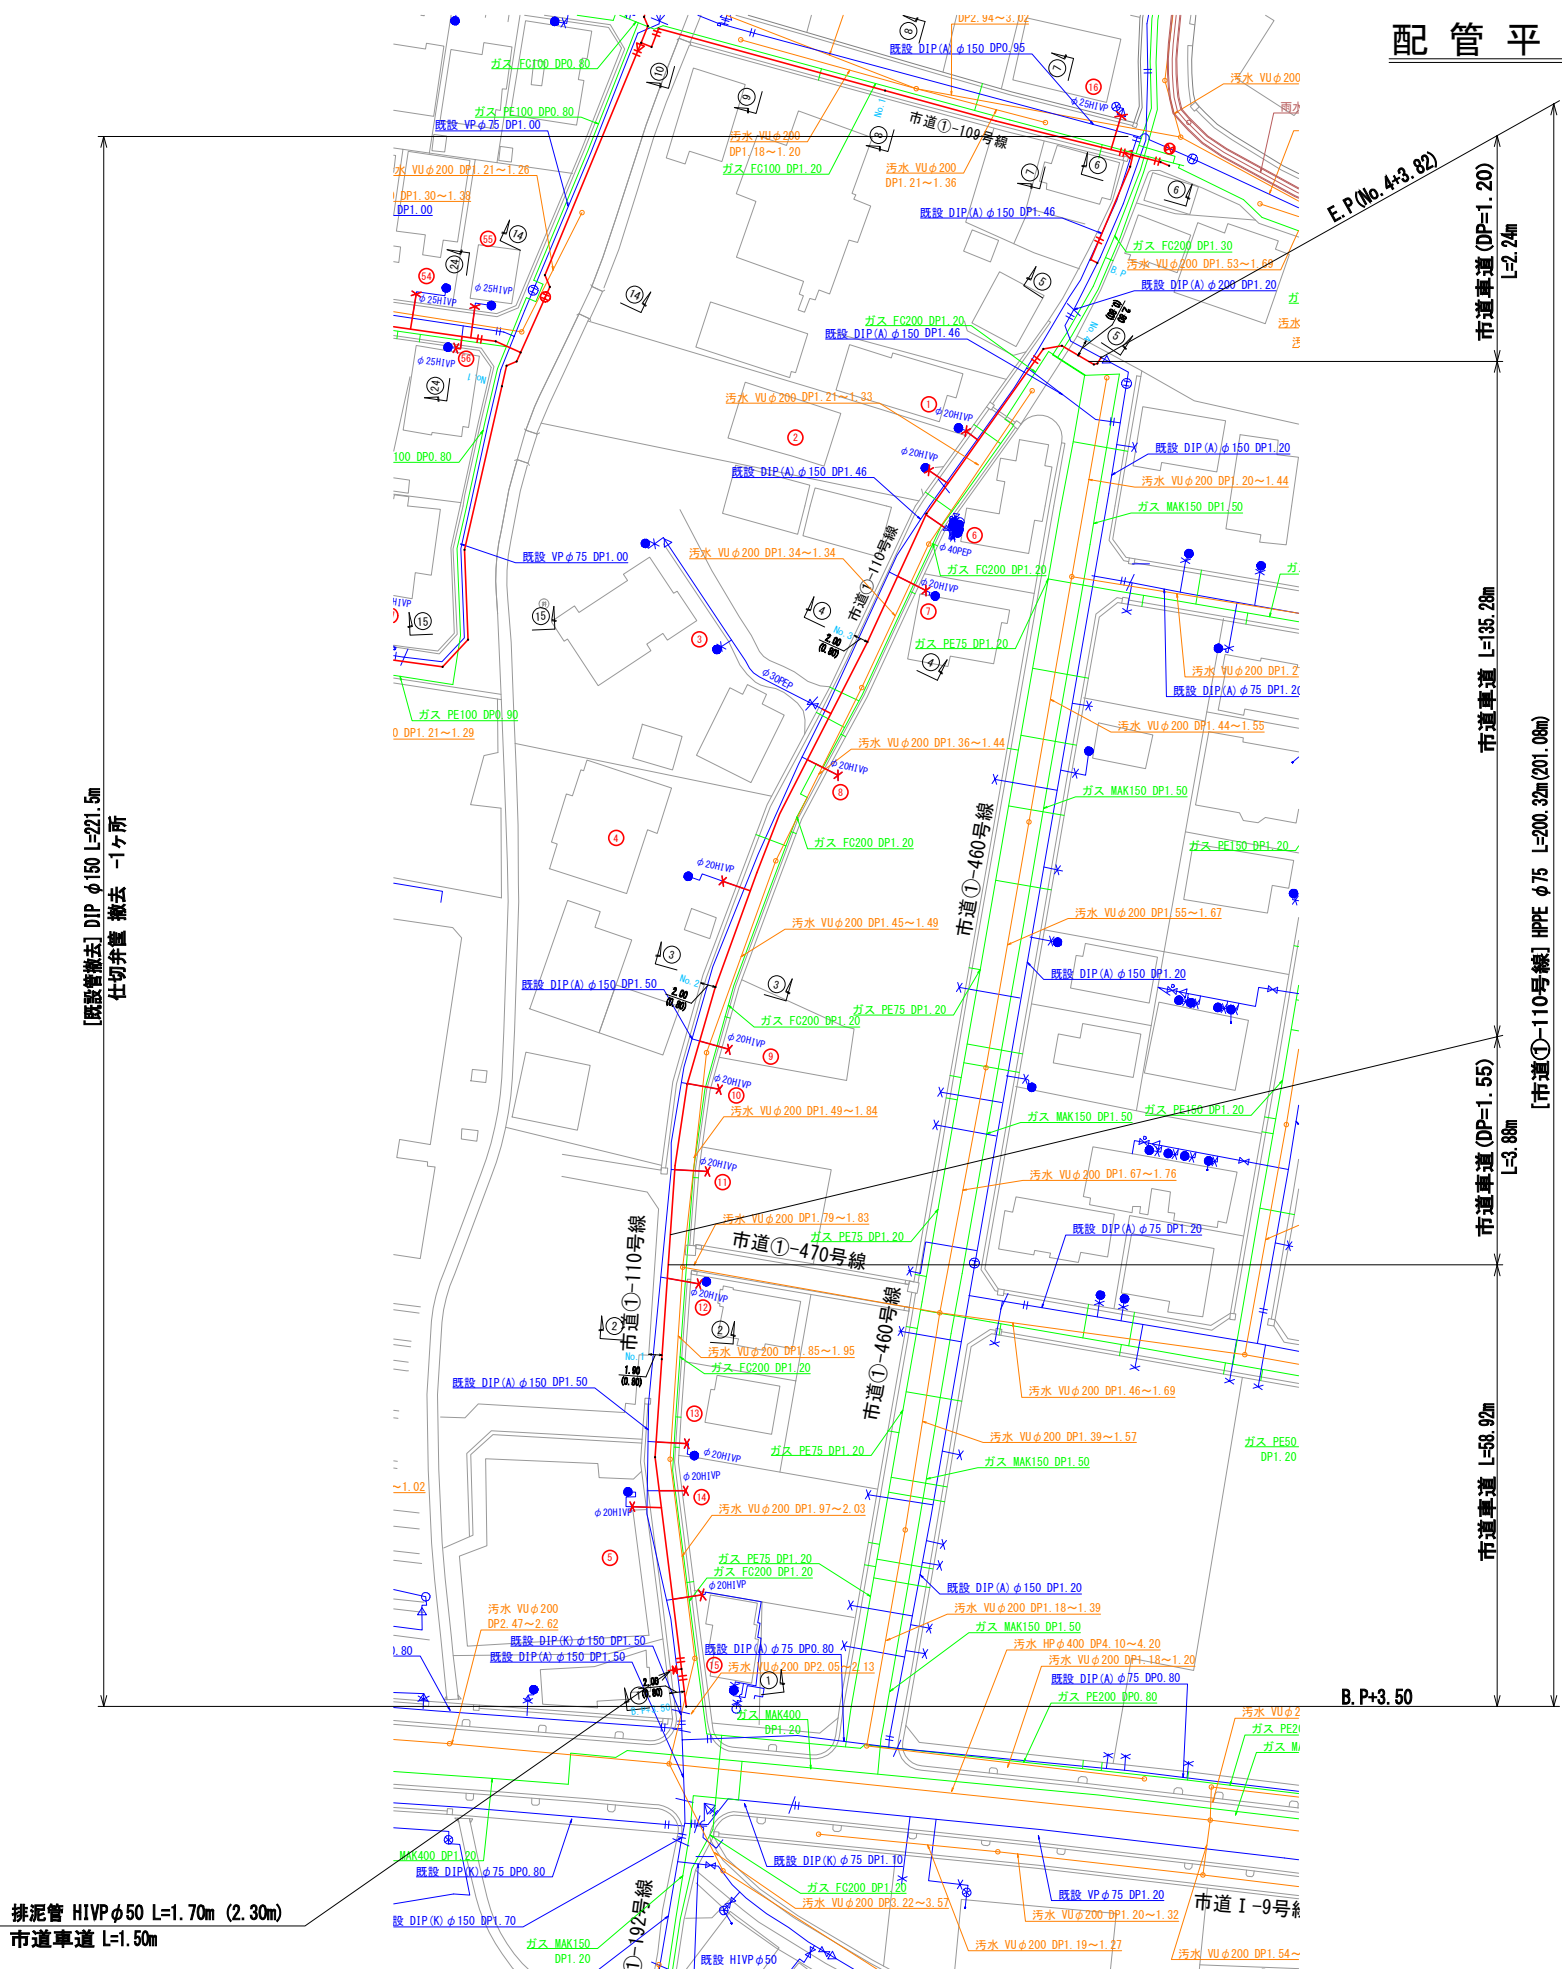


占用延長集計表	
種別	平面長
DIP(GX-EP)φ200	L=21.66m
DIP(K)φ150	L=1.10m
HPPEφ150	L=184.69m
HPPEφ100	L=312.40m
HPPEφ75	L=399.98m
HIVEPφ75	L=1.60m
HIVEPφ50	L=10.90m

撤去延長集計表	
種別	平面長
DIPφ150	L=461.4m
DIPφ75	L=168.2m
VPφ75	L=297.7m

凡 例	
—	新設水道管
—	既設水道管
—	ガス埋設管
—	NTT
—	下水道(汚水)
—	下水道(雨水)

工 番	令和7年度 県南水新工第5-2号
工事名	配水管布設替工事(3工区)
工 事 区 間	龍ヶ崎市佐貫町 1102-2 番地先～ 佐貫町 547-3 番地先間
図 番	1 20 図 種 配管平面図(1) 縮 尺 図 示
管路台帳番号	131353, 131363
 茨城県南水道企業団	


配管平面図(2) S=1:500

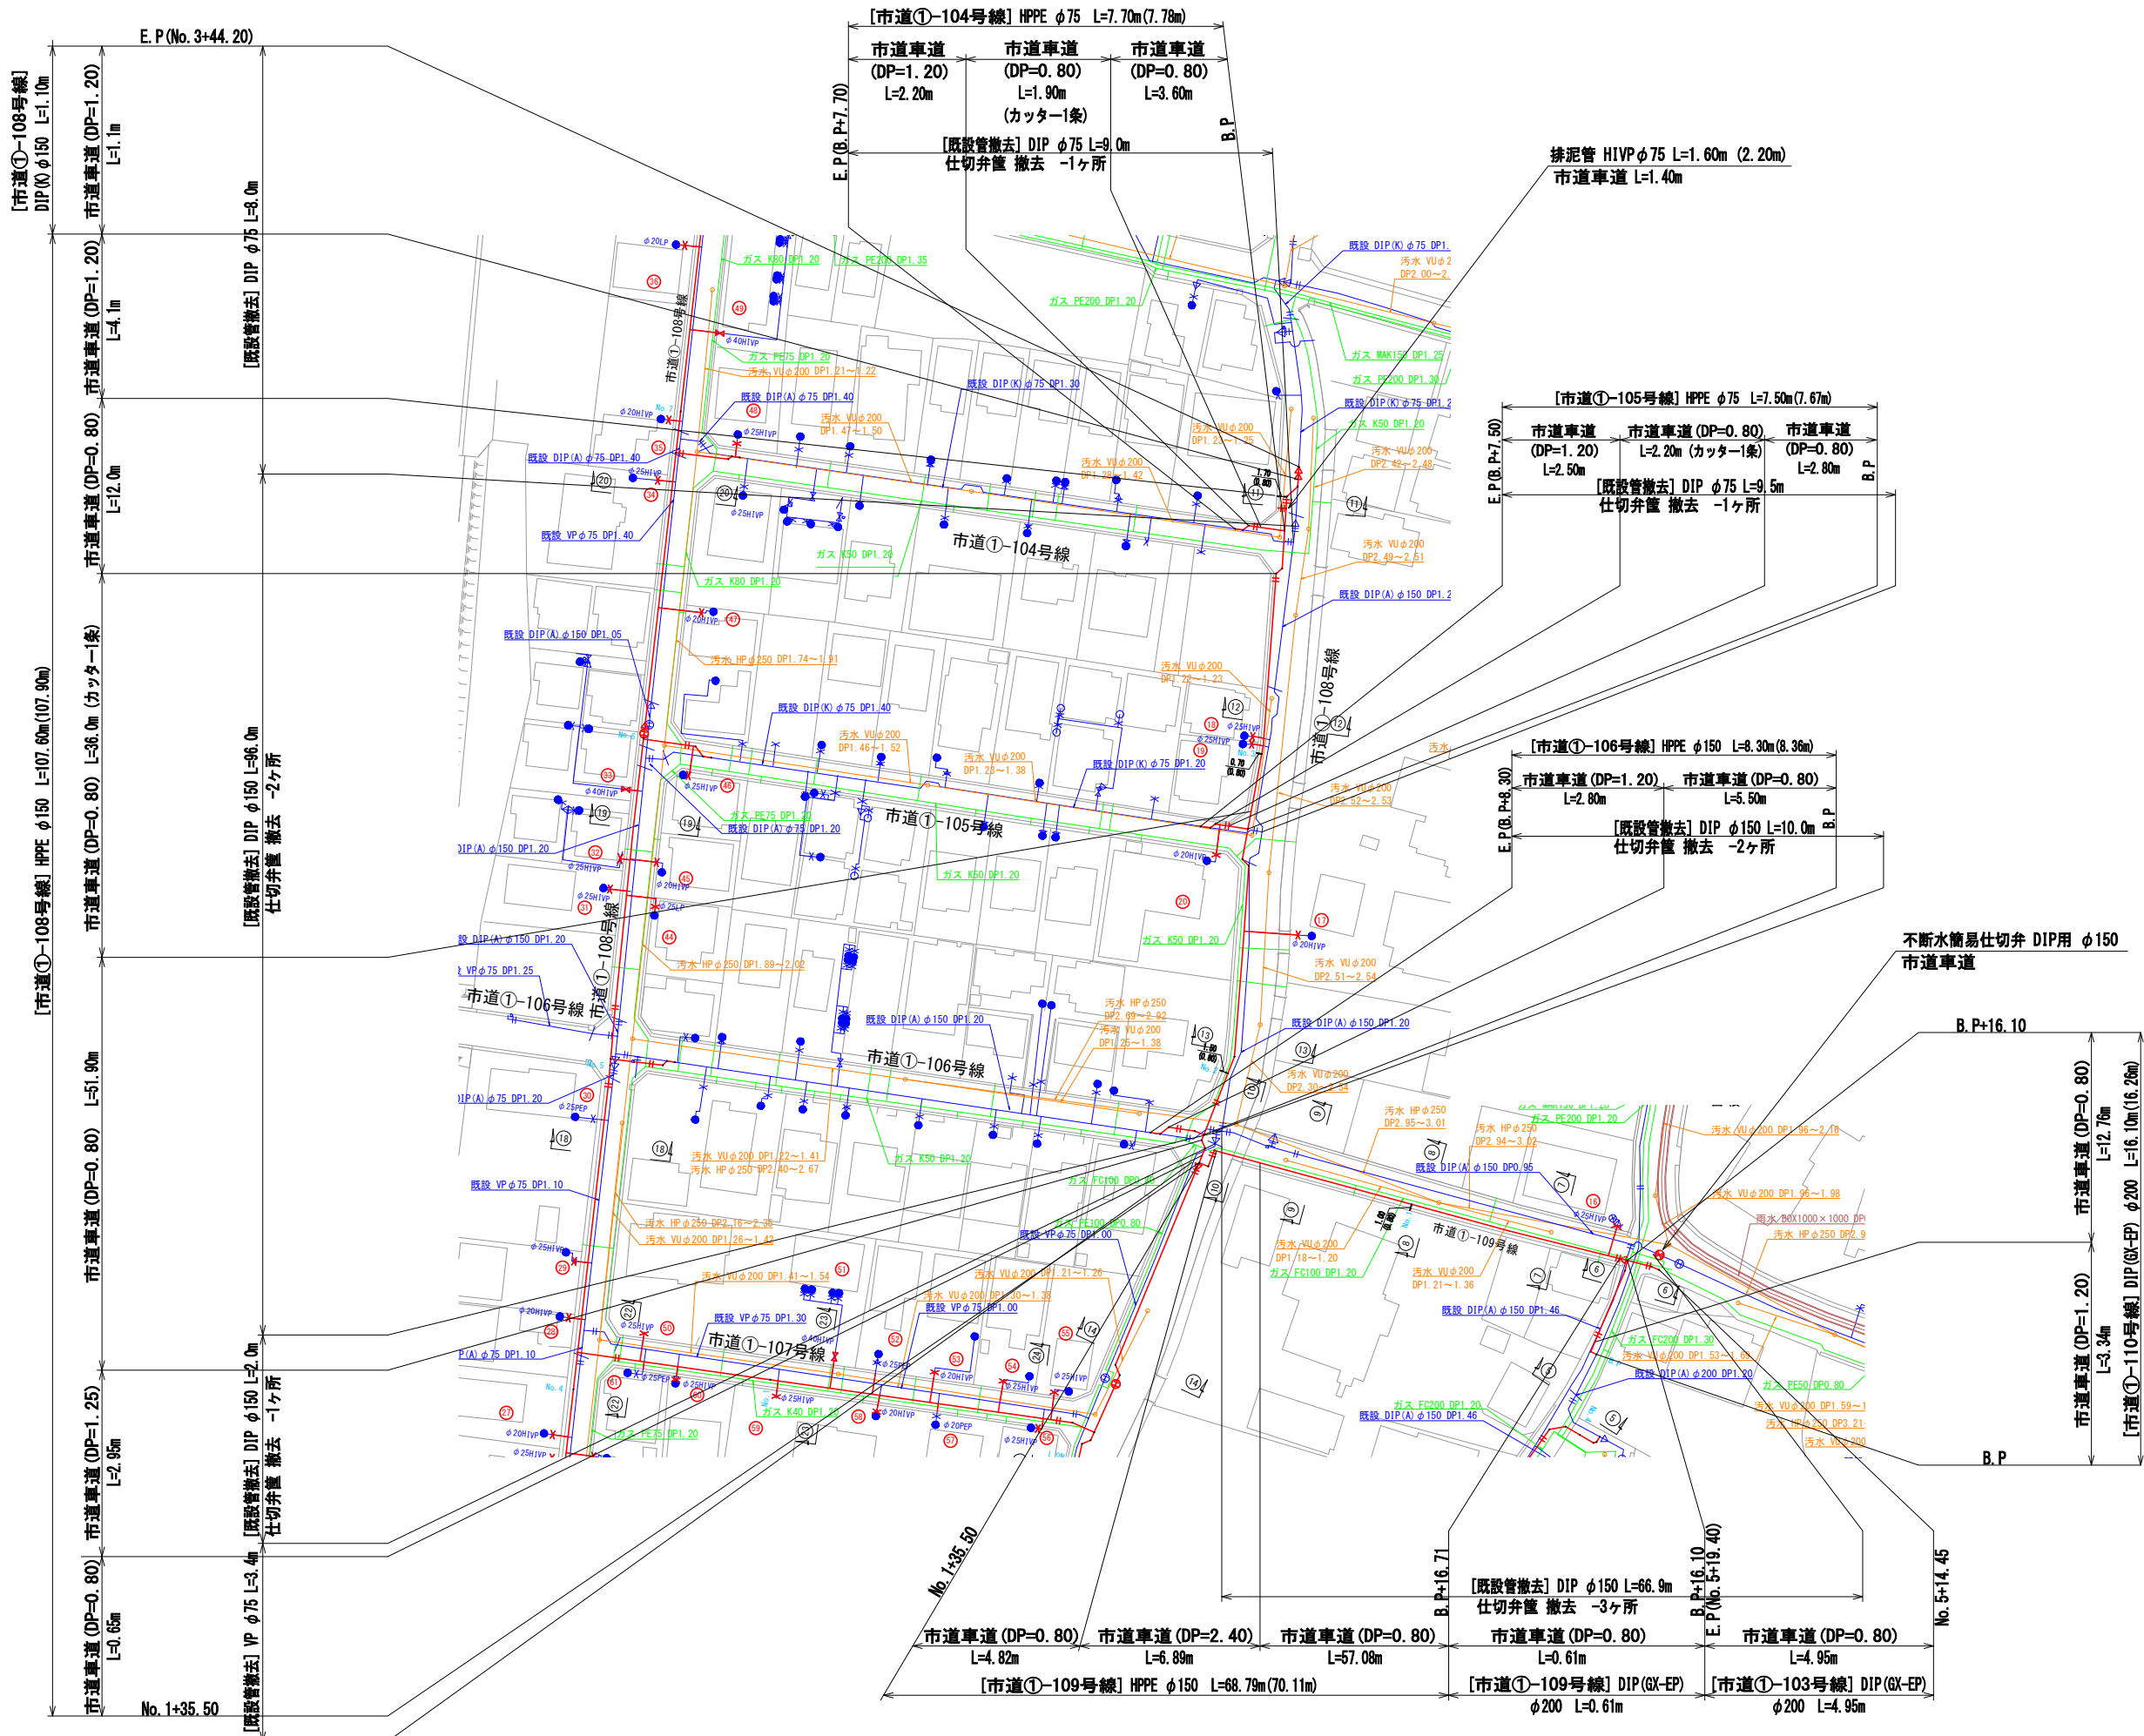

- 凡 例
- 新設水道管
 - 既設水道管
 - ガス埋設管
 - NTT
 - 下水道(汚水)
 - 下水道(雨水)

工 番	令和7年度 県南水新工第5-2号
工事名	配水管布設替工事(3工区)
工 事 区 間	龍ヶ崎市佐貫町 1102-2 番地先～ 佐貫町 547-3 番地先間
図 番	2 20 図 種 配管平面図(2) 縮 尺 図 示
管路台帳番号	131353, 131363
茨城県南水道企業団	











配管平面図(3) S=1:500

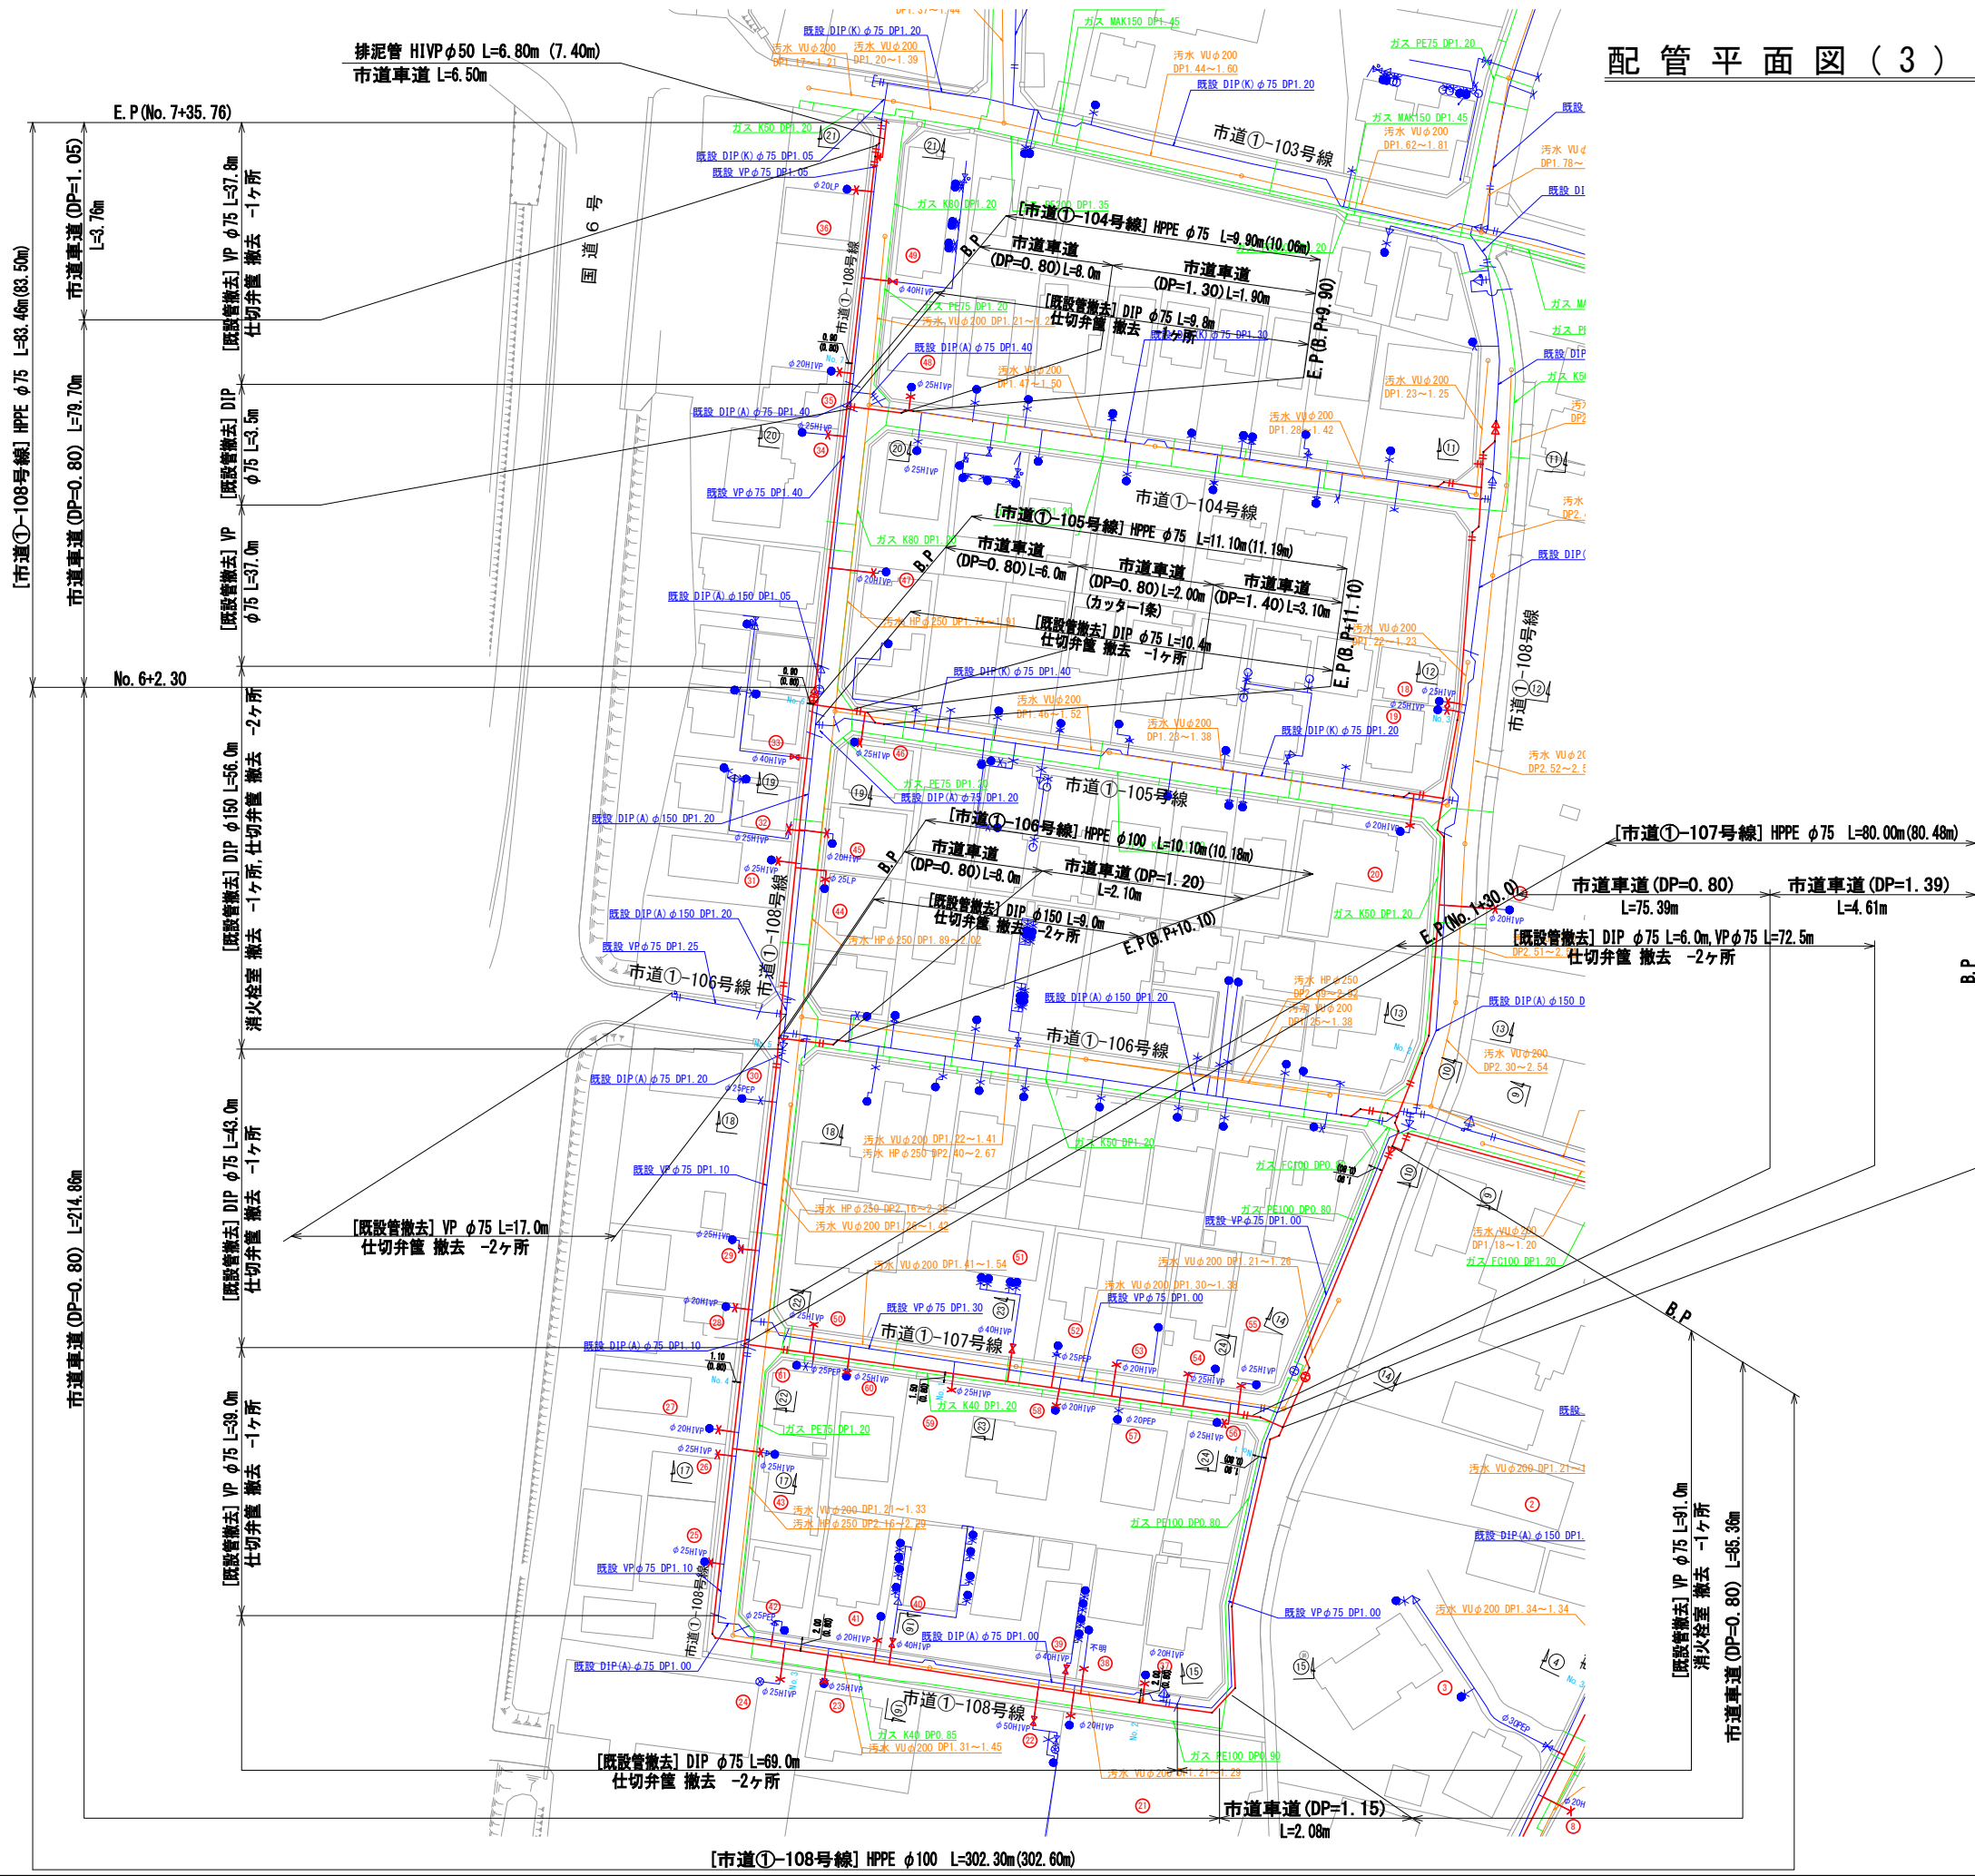

- 凡 例
- 新設水道管
 - 既設水道管
 - ガス埋設管
 - NTT
 - 下水道(汚水)
 - 下水道(雨水)















工 番	令和7年度 県南水新工第5-2号
工事名	配水管布設替工事(3工区)
工 事 区 間	龍ヶ崎市佐貫町 1102-2 番地先～ 佐貫町 547-3 番地先間
図 番	3 29 図 種 配管平面図(3) 縮 尺 図 示
管路台帳番号	131353, 131363
茨城県南水道企業団	

横 断 图 (1) S=1:500

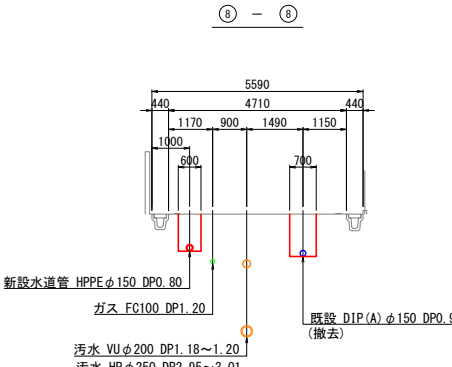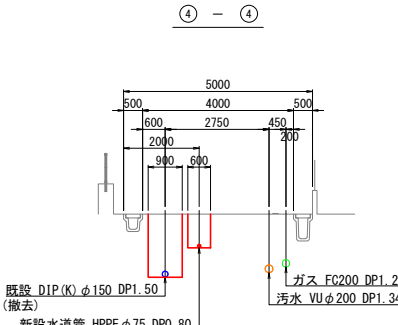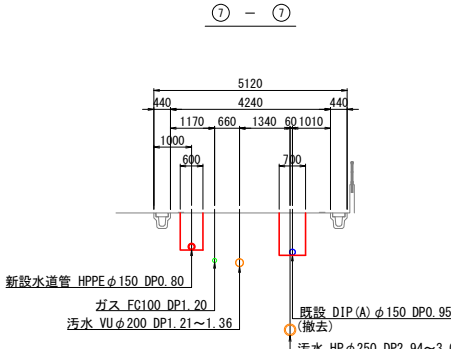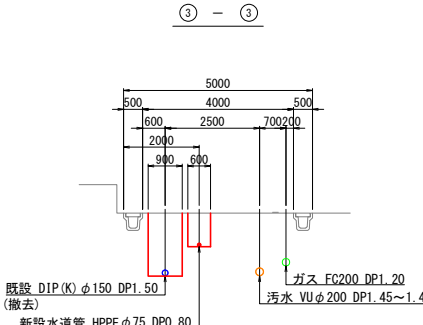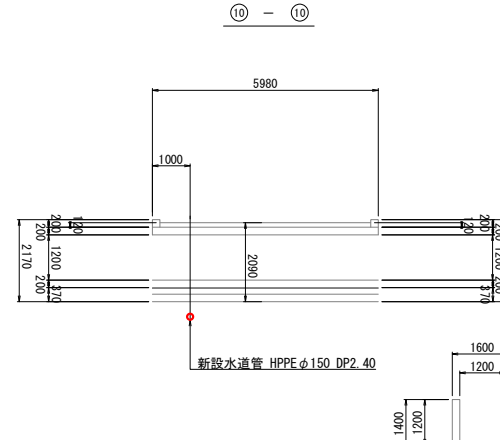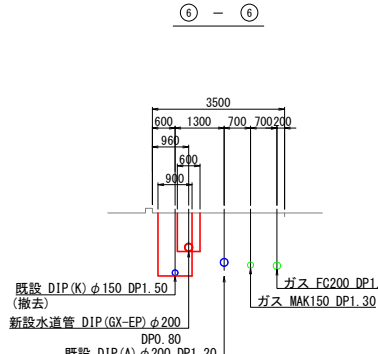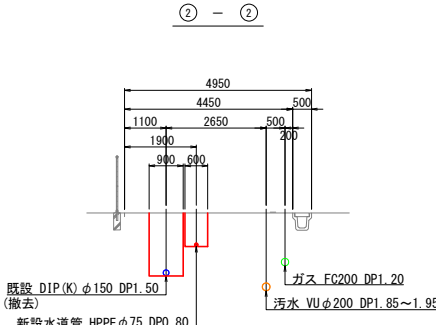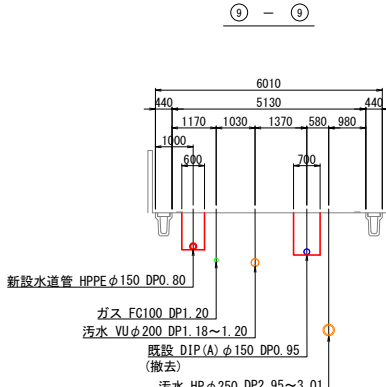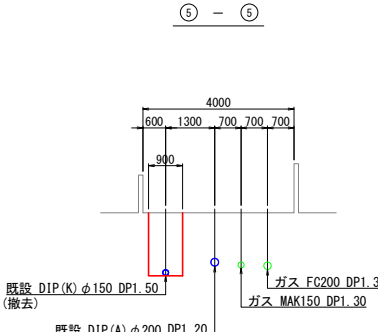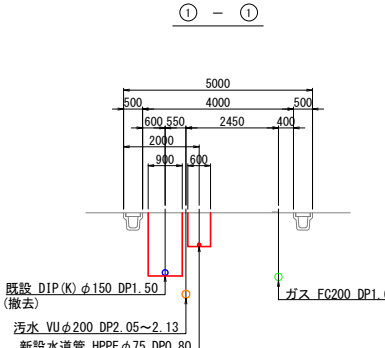



工 番	令和7年度 県南水新工第5-2号			
工事名	配水管布設替工事(3工区)			
工 事 区 間	龍ヶ崎市佐貫町 1102-2 番地先～ 佐貫町 547-3 番地先間			
図 番	4 28	図 種	横断面(図1)	縮 尺
管路台帳番号		131353, 131363		
 茨城県南水道企業団				

横断図(2) S=1:500

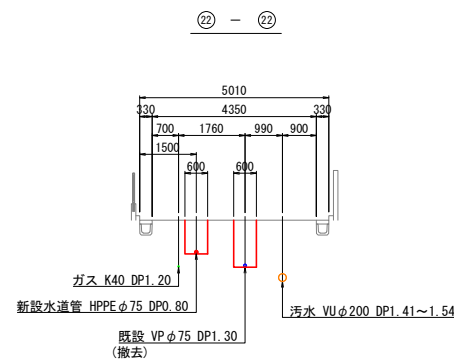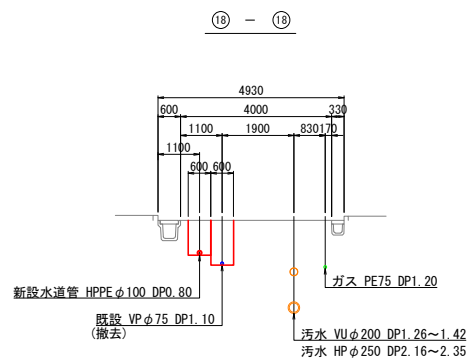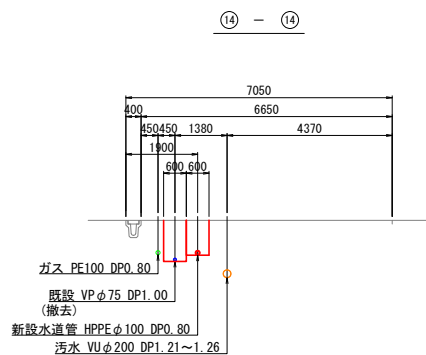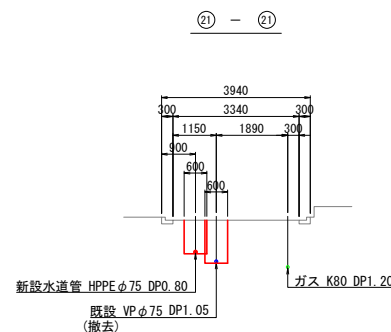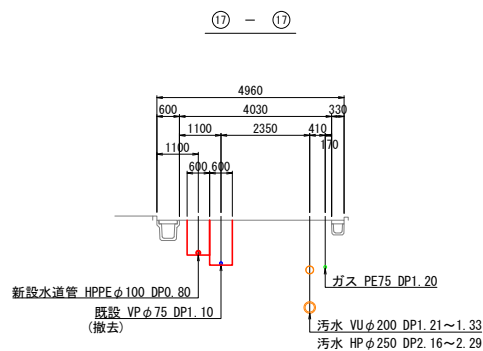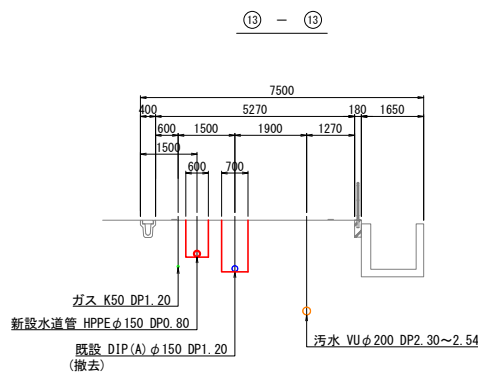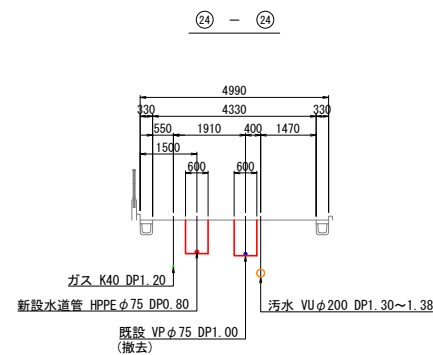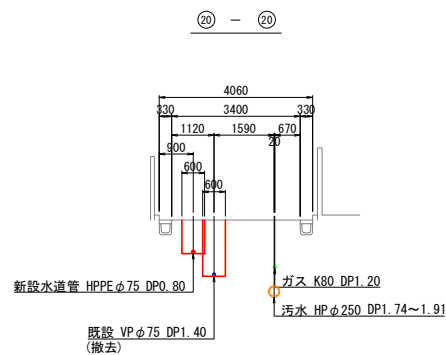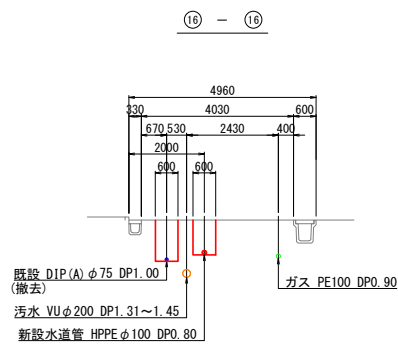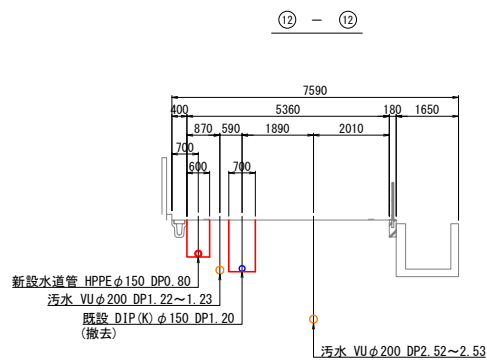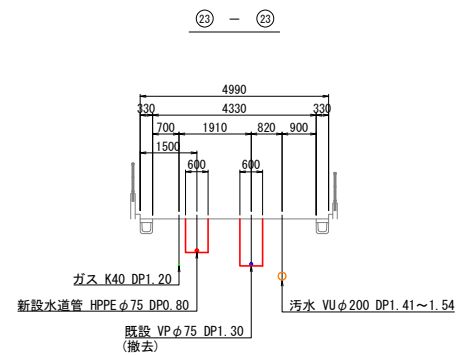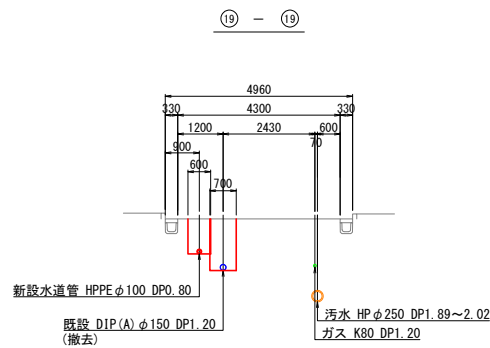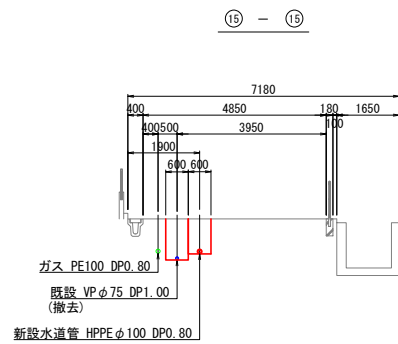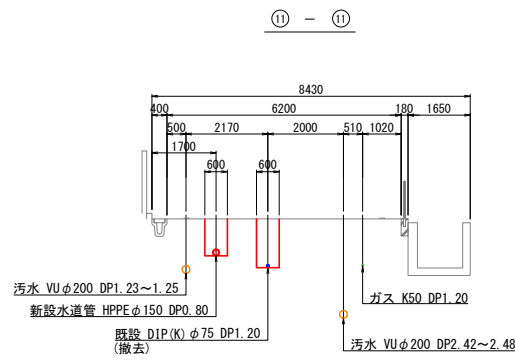

工 番	令和7年度 県南水新工第5-2号			
工事名	配水管布設替工事(3工区)			
工 事 区 間	龍ヶ崎市佐貫町 1102-2 番地先～ 佐貫町 547-3 番地先間			
図 番	5 20	図 種	横断図(2)	縮 尺 図 示
管路台帳番号		131353, 131363		
 茨城県南水道企業団				

[市道①-110号線]

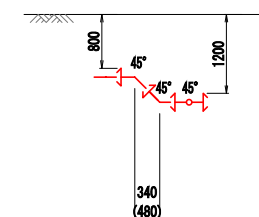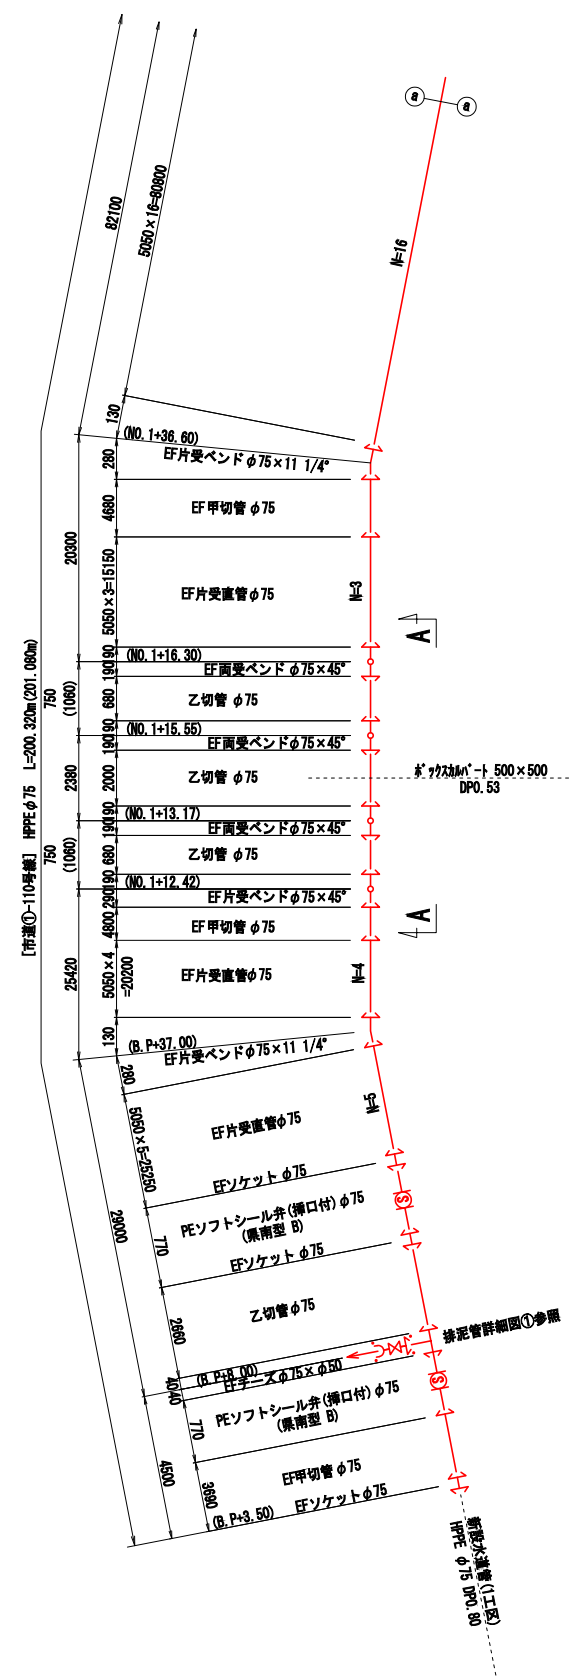

工番	令和7年度 県南水新工第5-2号					
工事名	配水管布設替工事(3工区)					
工事区間	龍ヶ崎市佐貫町 1102-2 番地先～ 佐貫町 547-3 番地先間					
図番	6	29	図種	配管詳細図①	縮尺	図示
管路台帳番号			131353, 131363			
 茨城県南水道企業団						

凡 例





1— EF 継手



茨城県南水道企業団

配管詳細図(2) S=FREE

[市道①-103号線, 市道①-109号線, 市道①-110号線]

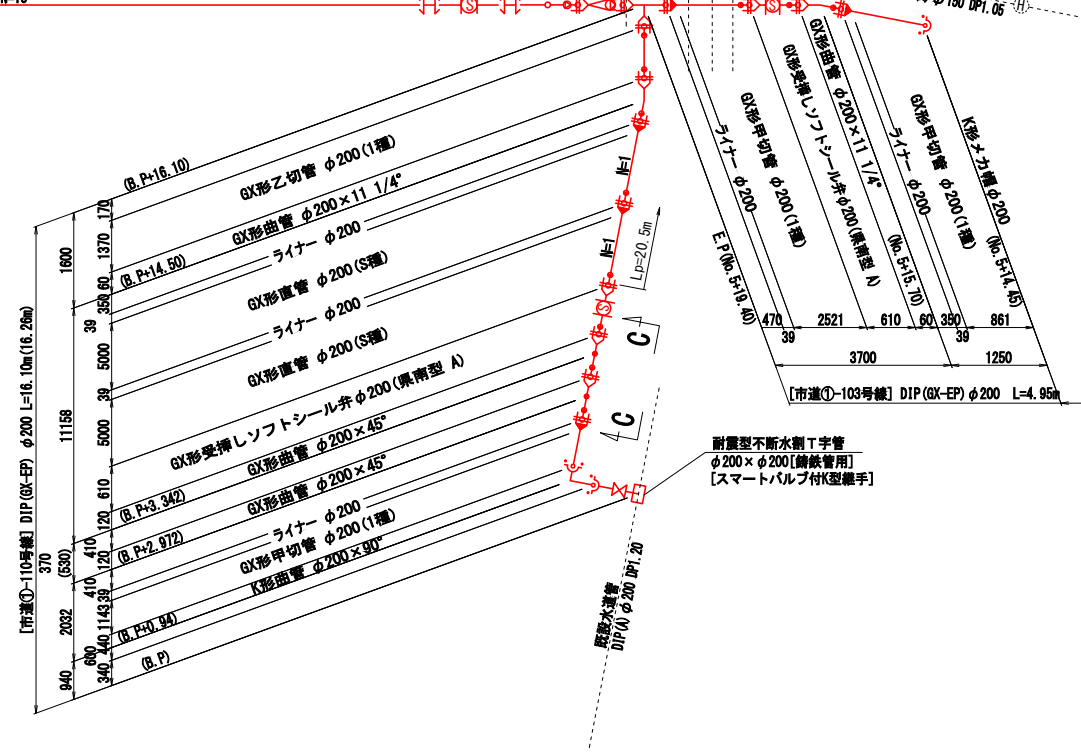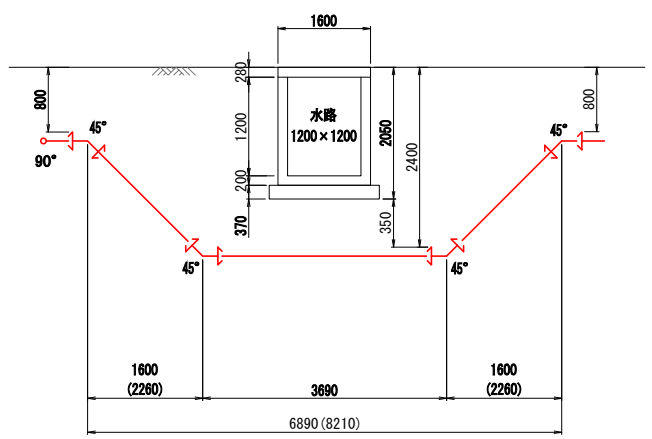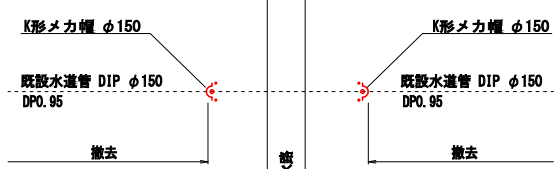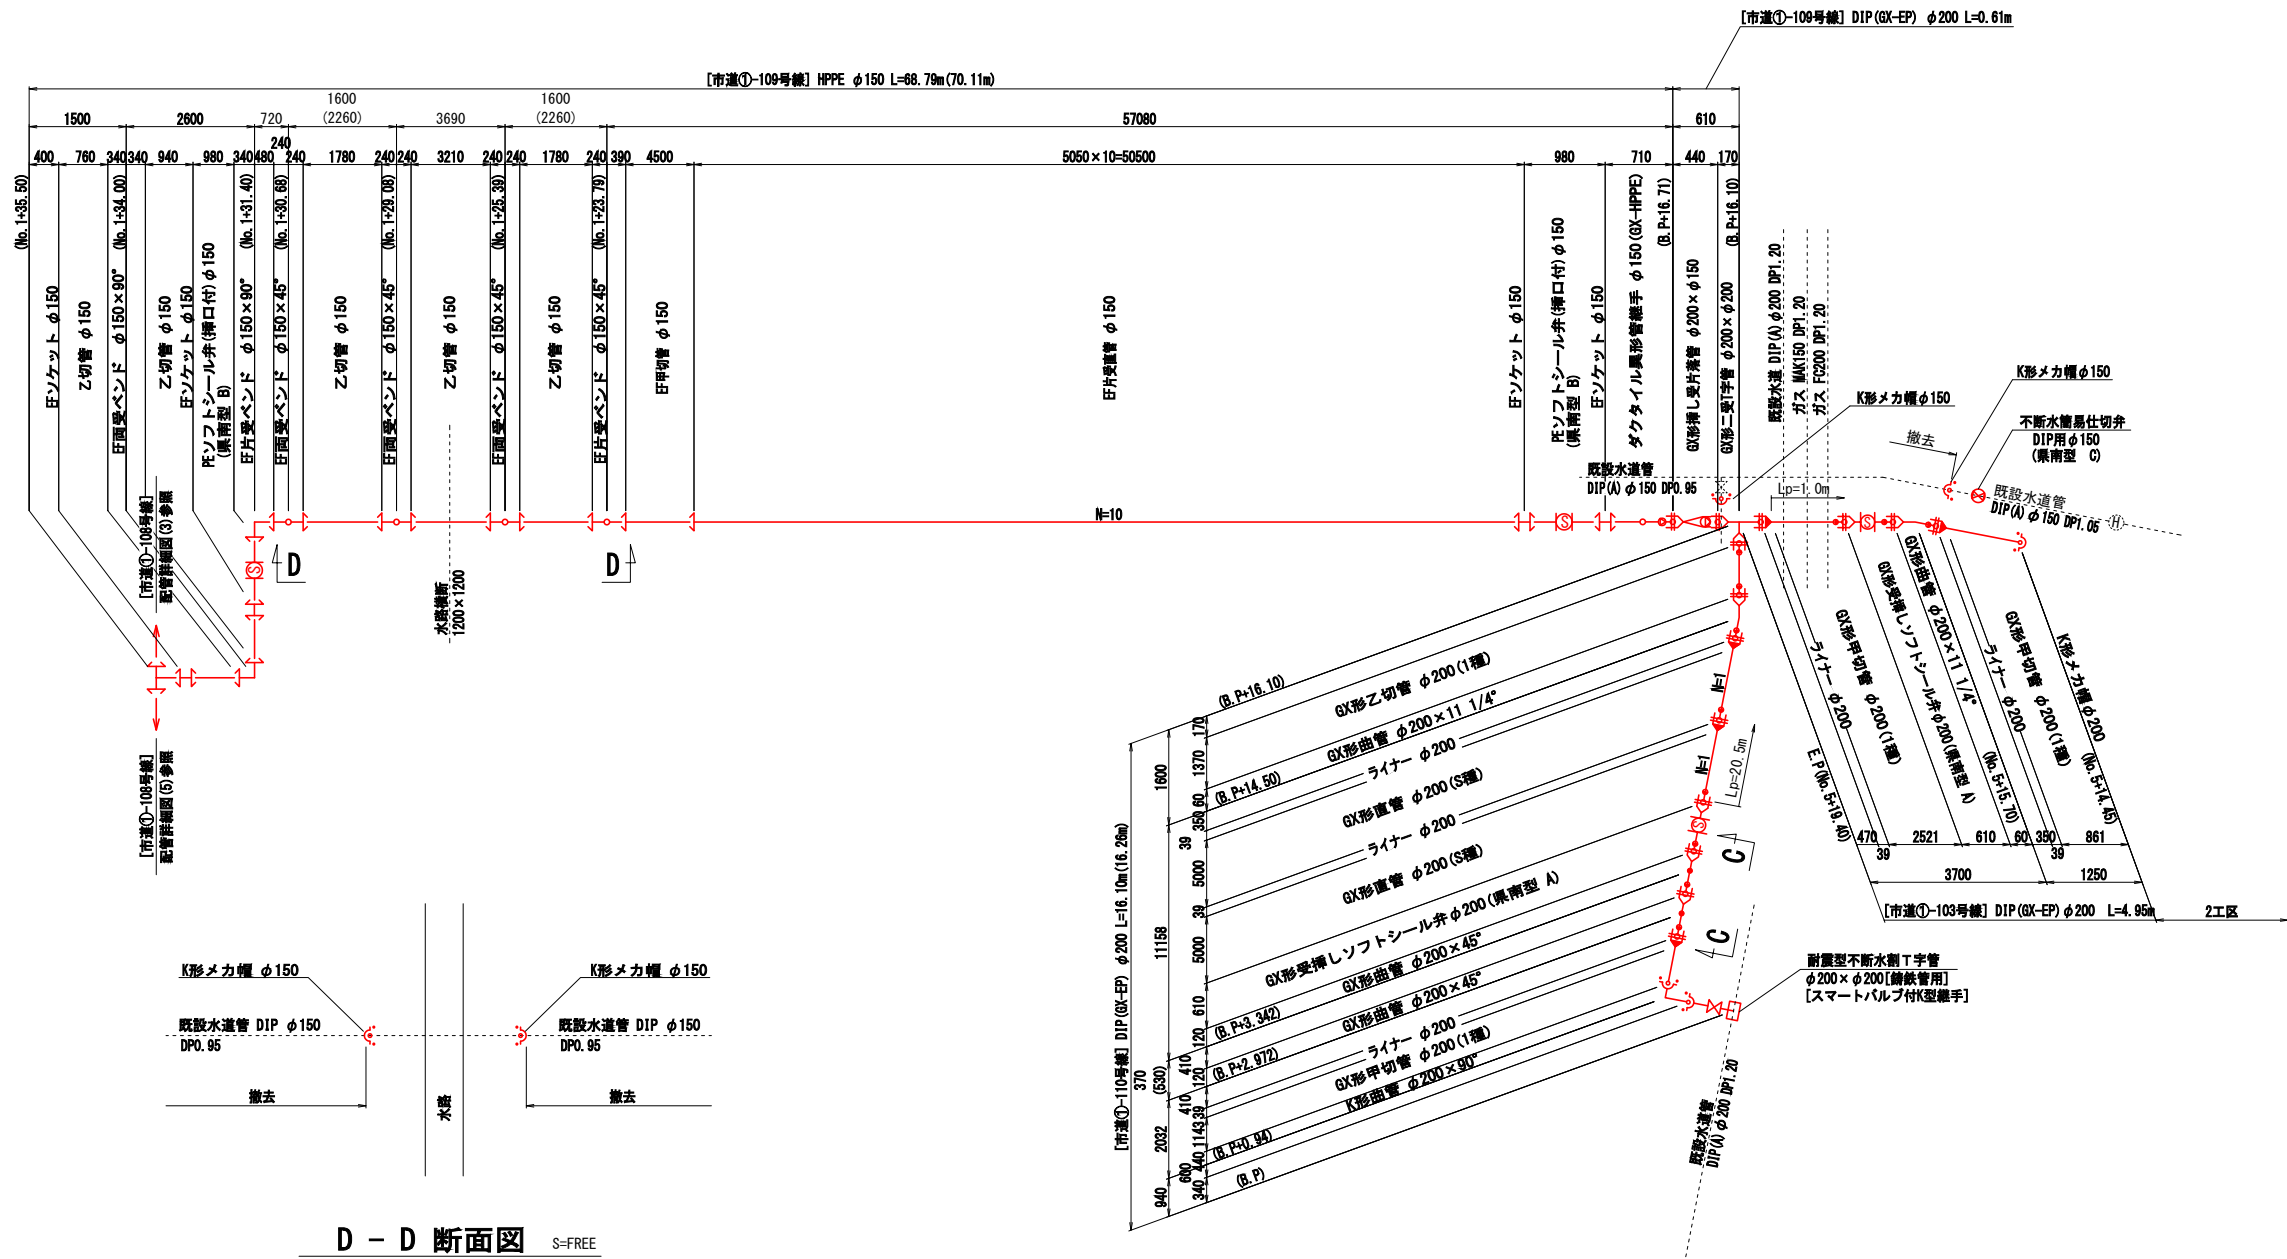


- 凡 例
- EF 継手
 - GX形受口
 - GX形ライナー取付
 - GX形挿し口

工 番	令和7年度 県南水新工第5-2号			
工事名	配水管布設替工事 (3工区)			
工 事 区 間	龍ヶ崎市佐貫町 1102-2 番地先～ 佐貫町 547-3 番地先間			
図 番	1 2	図 種	配管詳細図(2)	縮 尺 図 示
管路台帳番号		131353, 131363		
 茨城県南水道企業団				




配管詳細図(3) S=FREE

[市道①-108号線]

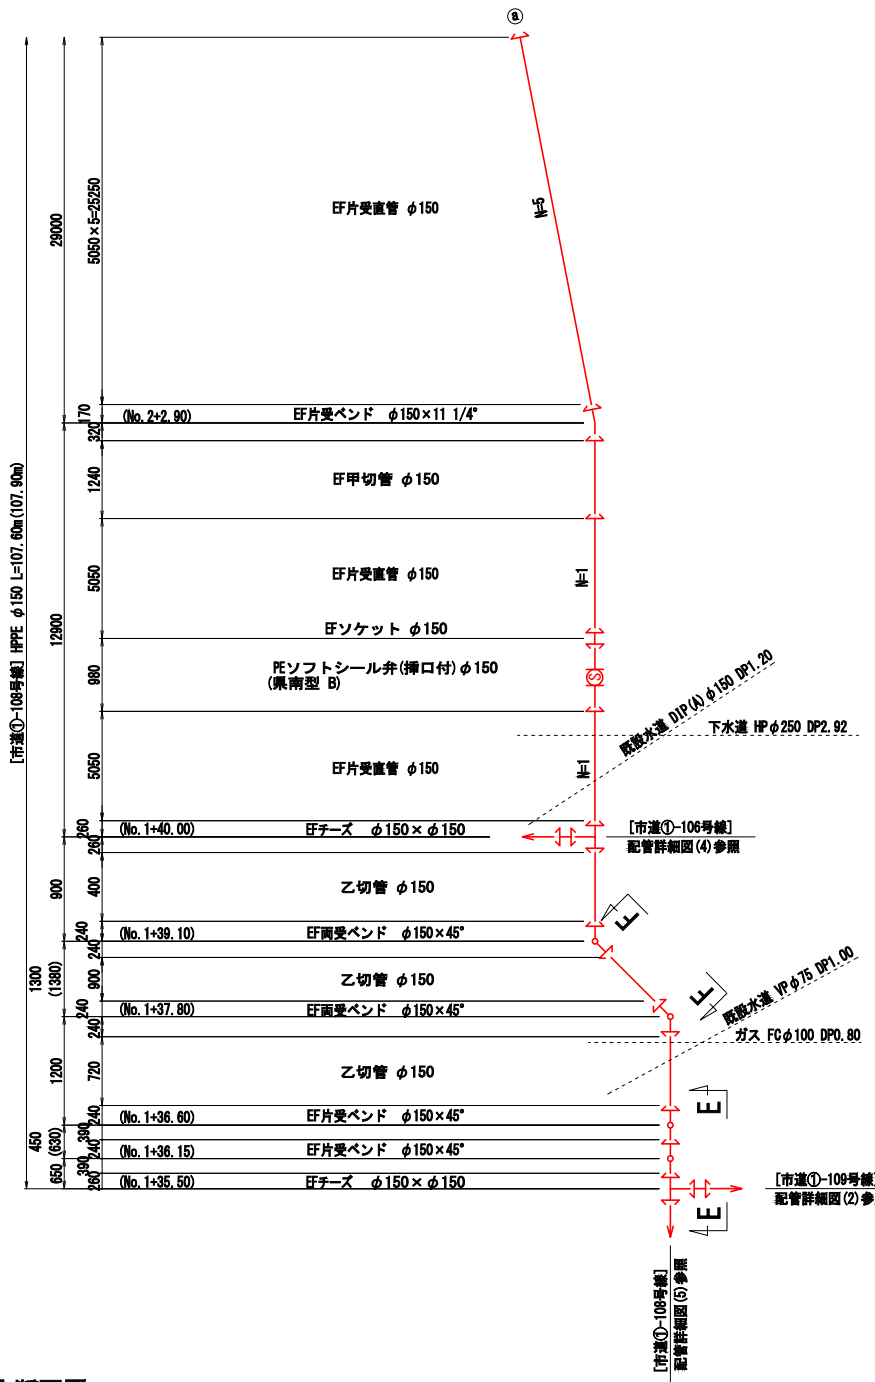

E - E 断面図 S=FREE


F - F 断面図 S=FREE

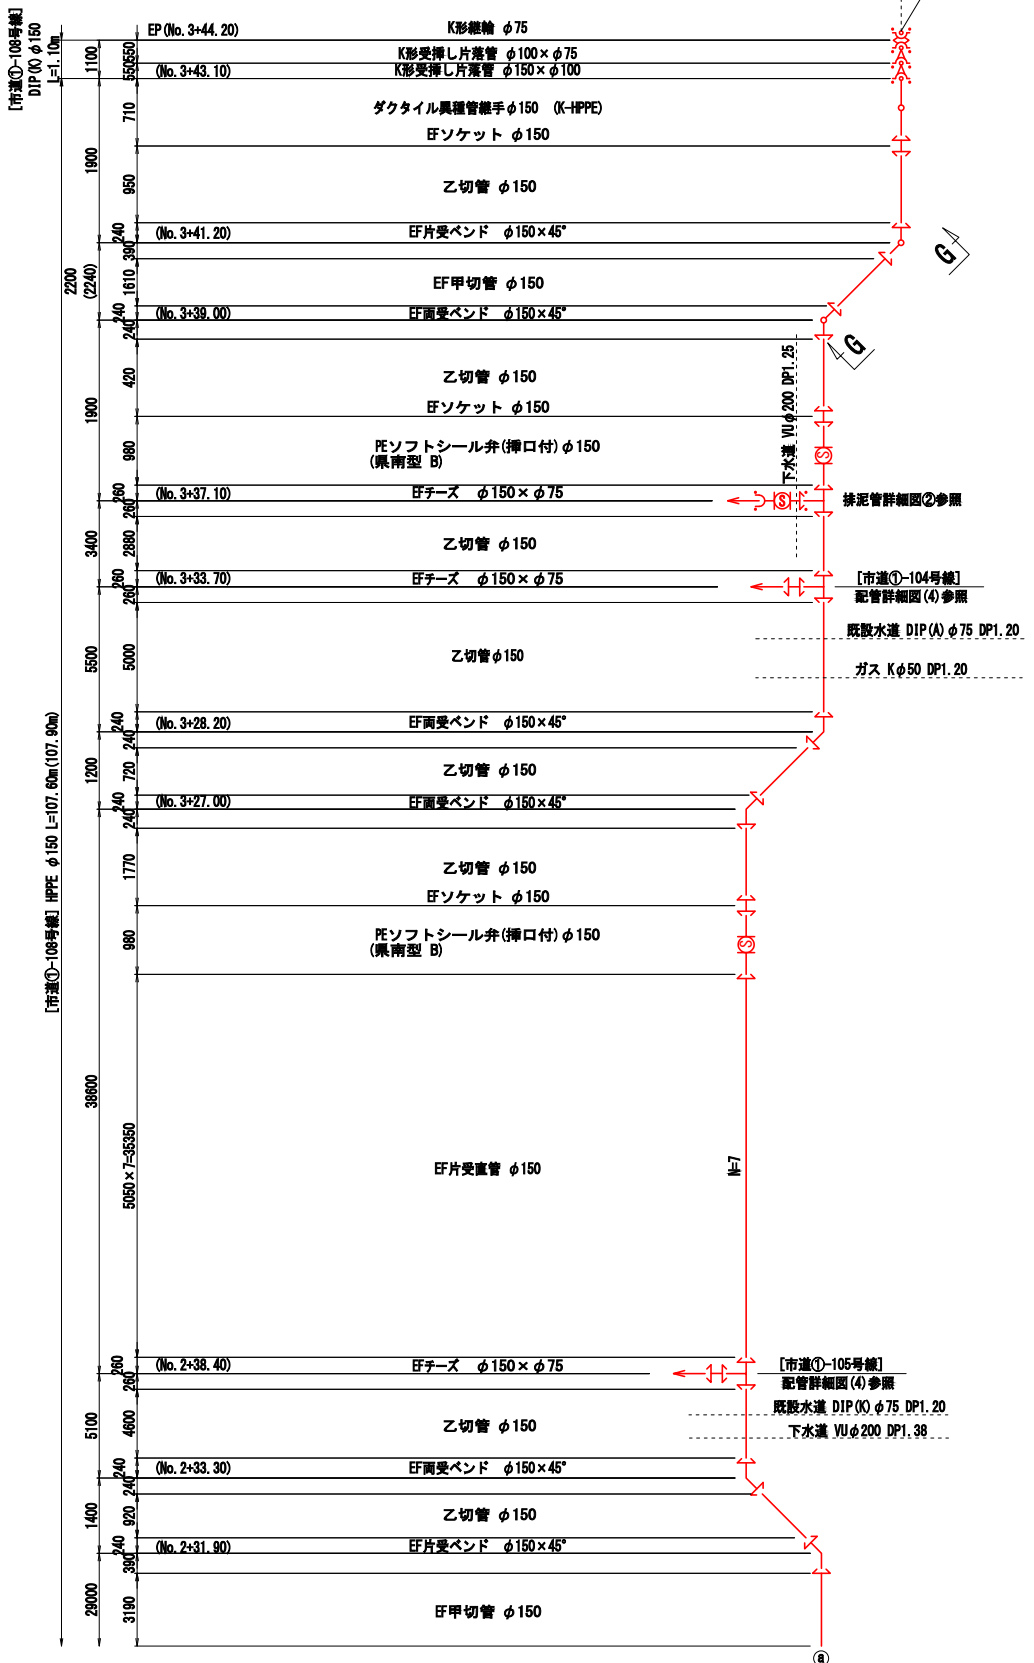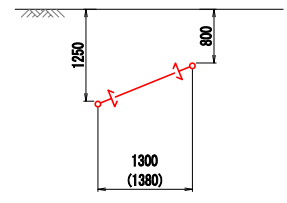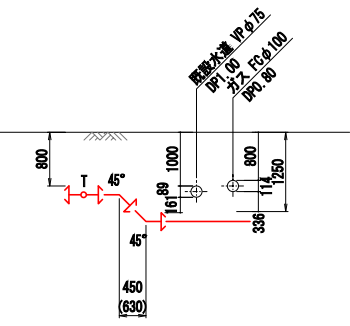


凡 例

EF 継手

G - G 断面図 S=FREE

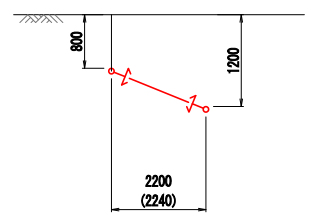


排泥管詳細図② S=FREE

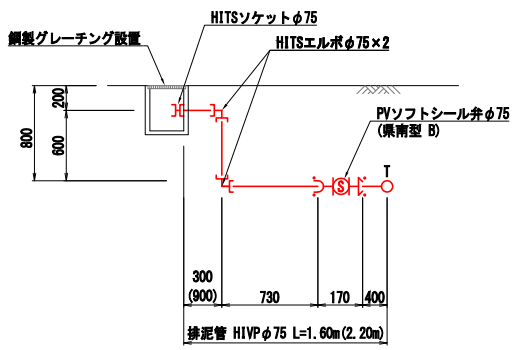



工 番	令和7年度 県南水新工第5-2号		
工事名	配水管布設替工事 (3工区)		
工 事 区 間	龍ヶ崎市佐貫町 1102-2 番地先～ 佐貫町 547-3 番地先間		
図 番	8 / 29	図 種	配管詳細図③ 縮 尺 図 示
管路台帳番号		131353, 131363	
 茨城県南水道企業団			

配管詳細図(4) S=FREE


[市道①-104号線, 市道①-105号線, 市道①-106号線]

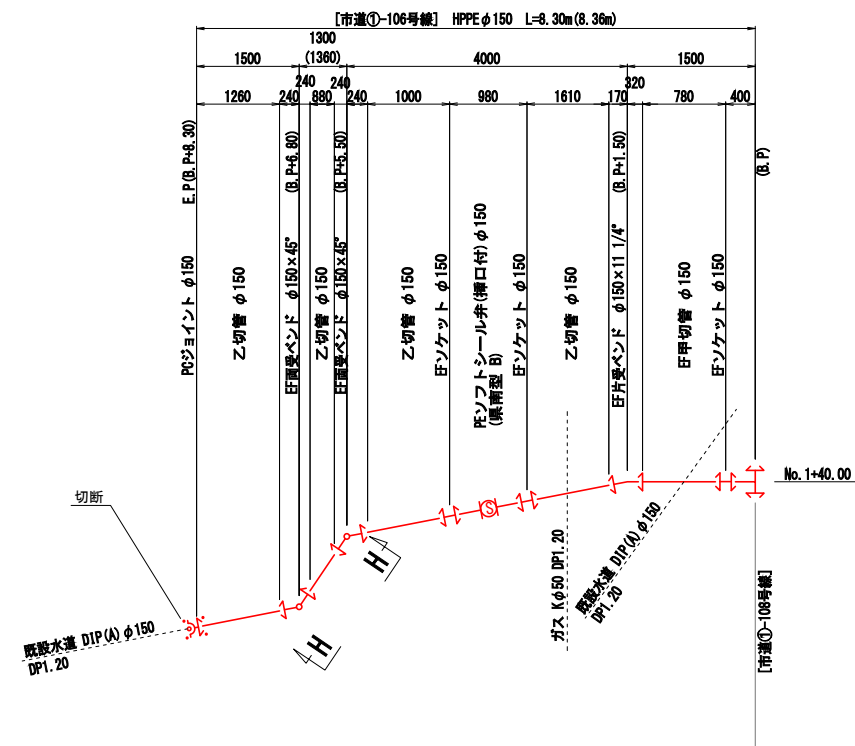


H - H 断面図 S=FREE

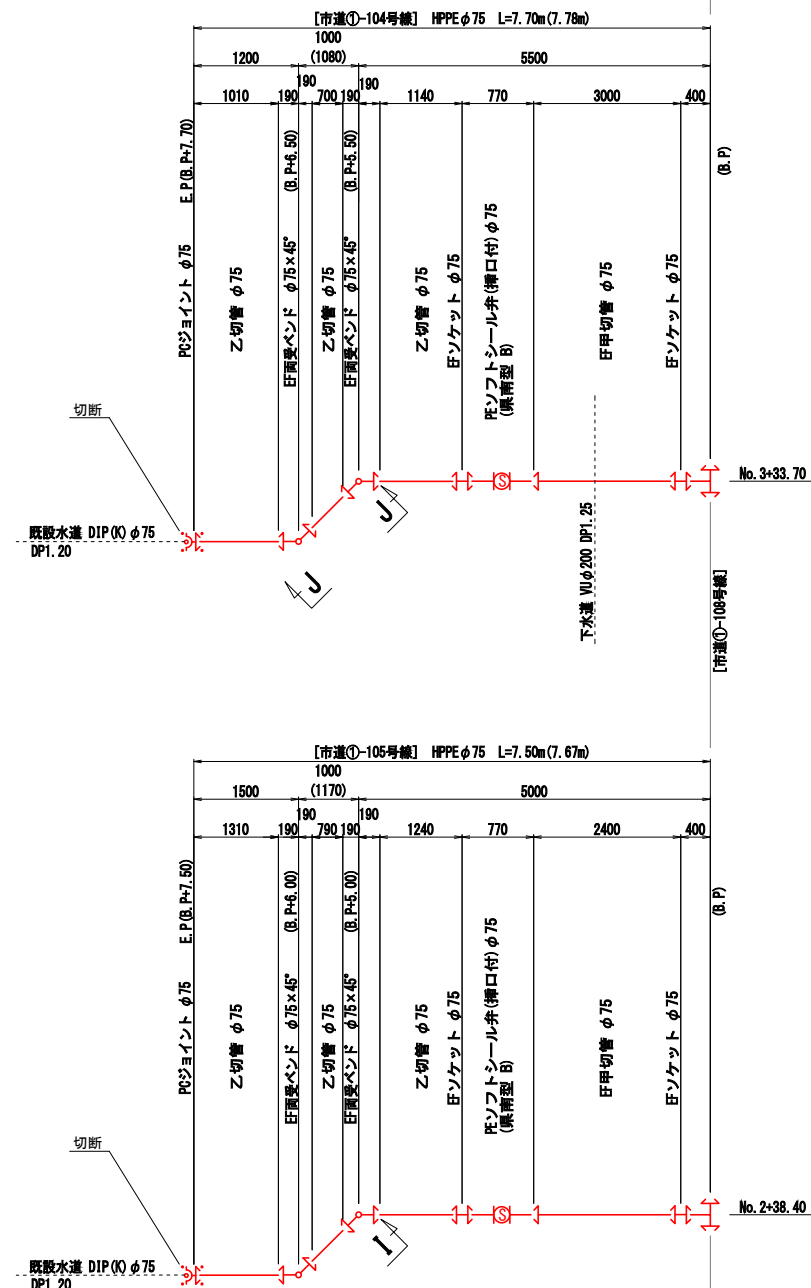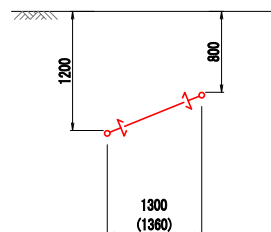

J - J 断面図 S=FREE

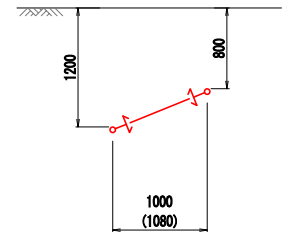



I - I 断面図 S=FREE

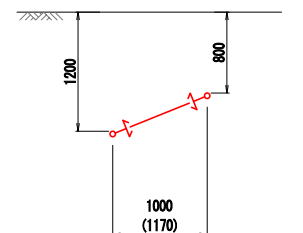


工 番	令和7年度 県南水新工第5-2号		
工事名	配水管布設替工事(3工区)		
工 事 区 間	龍ヶ崎市佐貫町 1102-2 番地先～ 佐貫町 547-3 番地先間		
図 番	23	図 種	配管詳細図(4)
管路台帳番号		縮 尺	図 示
		131353, 131363	
茨城県南水道企業団			

[市道①-108号線]


S=FREE

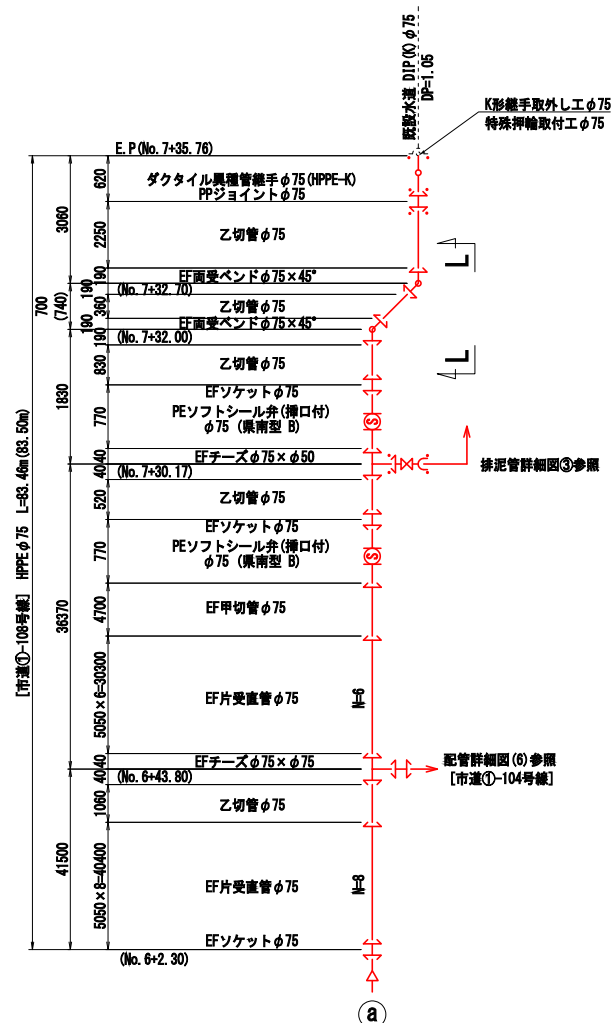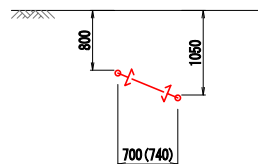

S=FREE

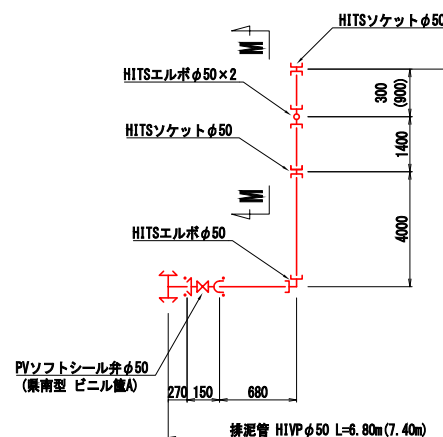

S=FREE


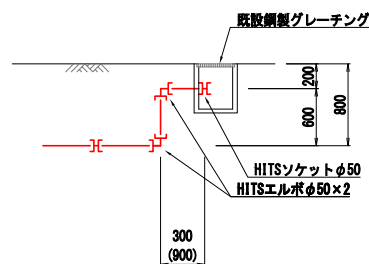


S=FREE



地下式単口消火栓(排気弁付)φ75
補修弁 φ75×150H
PEうず巻きT字管(消火栓用)
φ100×φ75

S=FREE

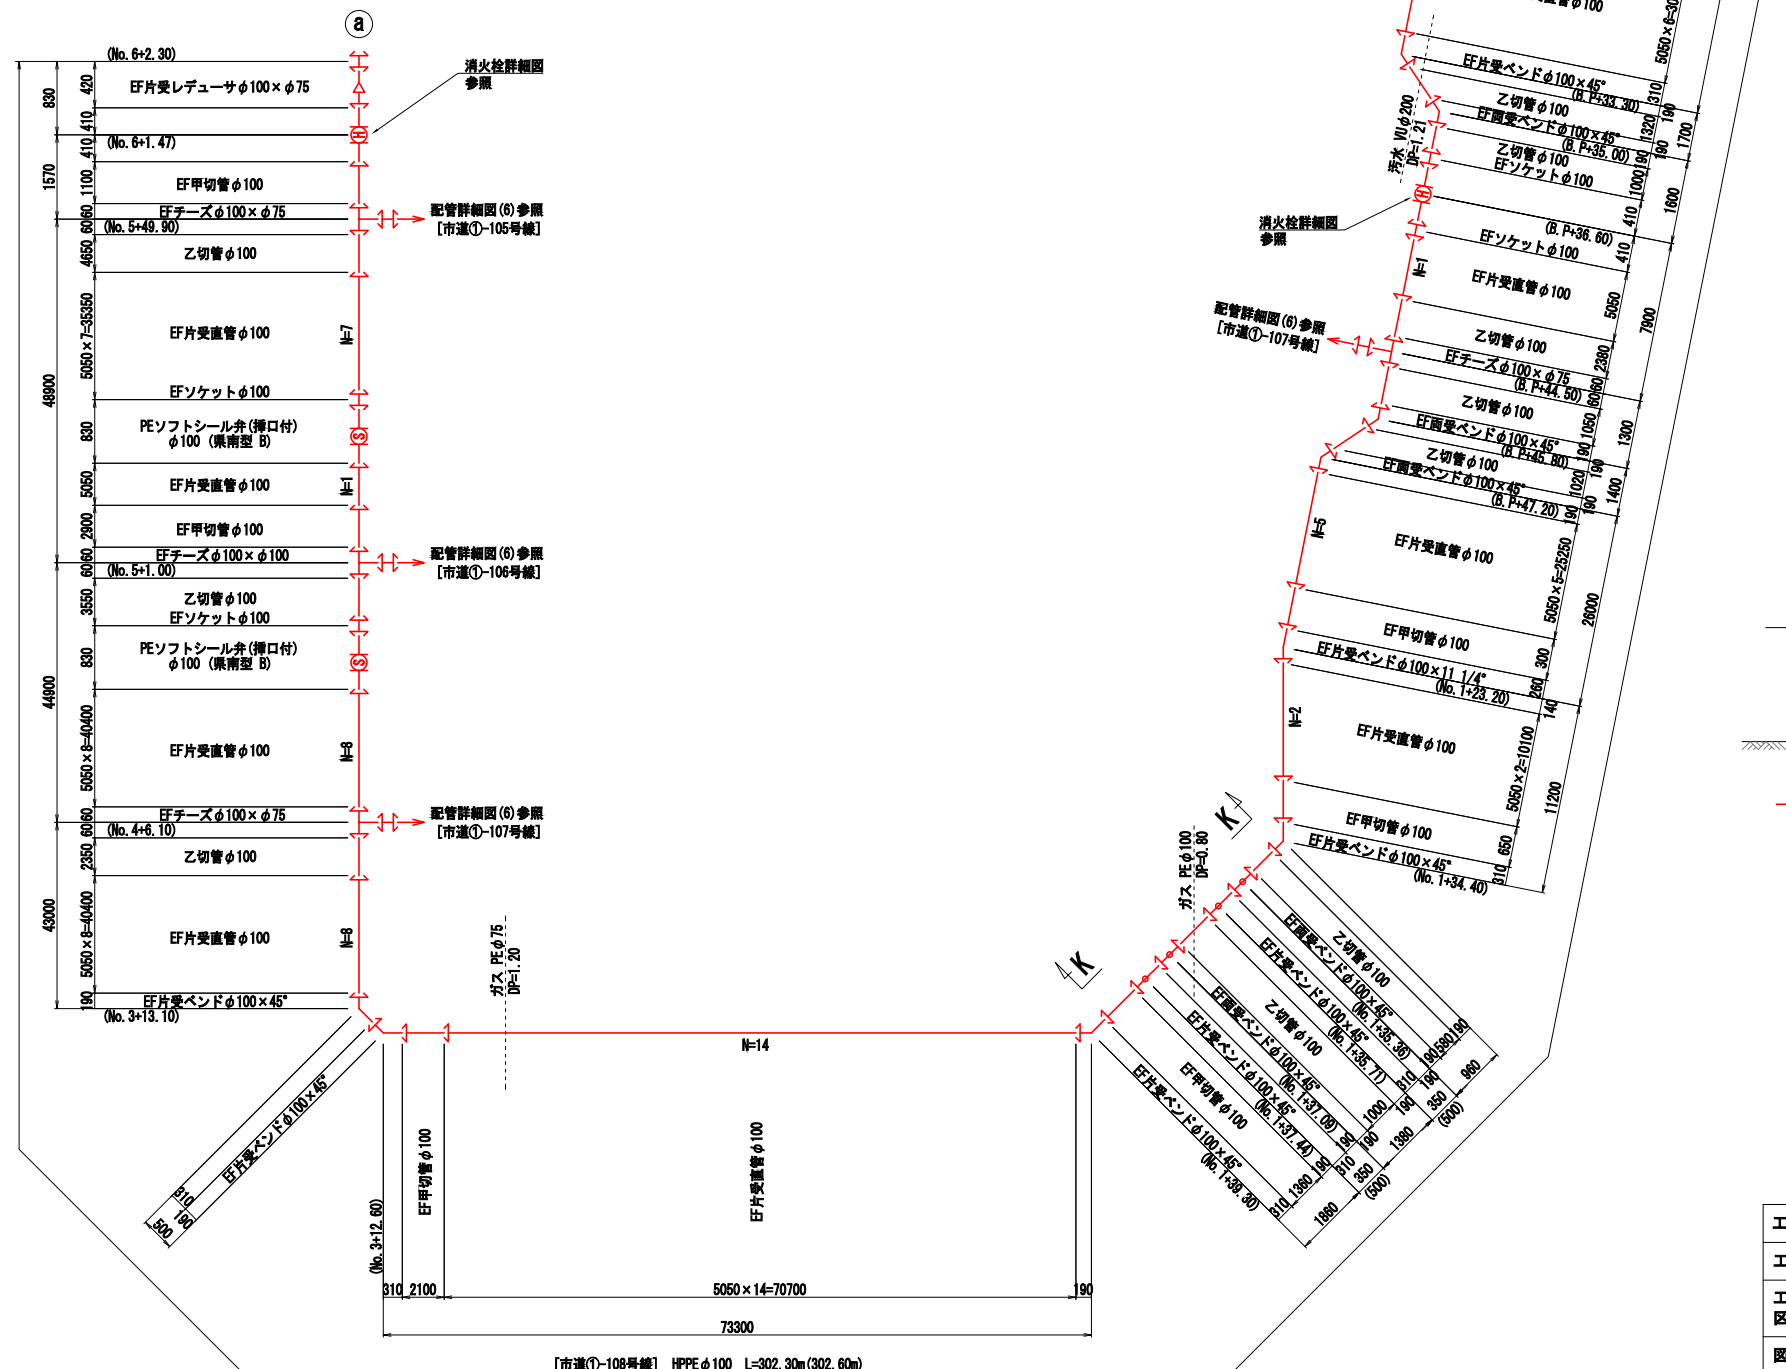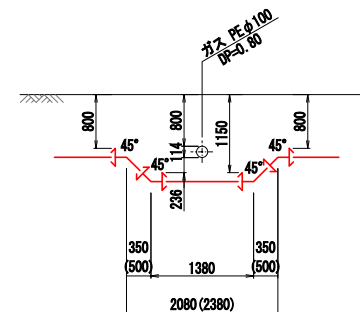


凡 例

1— EF 継手



工番	令和7年度 県南水新工第5-2号				
工事名	配水管布設替工事(3工区)				
工事区間	龍ヶ崎市佐貫町 1102-2 番地先～ 佐貫町 547-3 番地先間				
図番	10 23	図種	配管詳細図⑤	縮尺	図示
管路台帳番号		131353, 131363			
 茨城県南水道企業団					

配管詳細図(6) S=FREE



[市道①-104, ①-105, ①-106, ①-107号線]

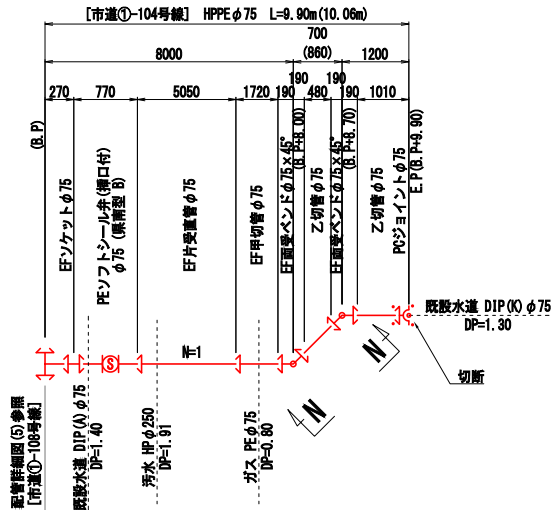



N - N 断面図 S=FREE

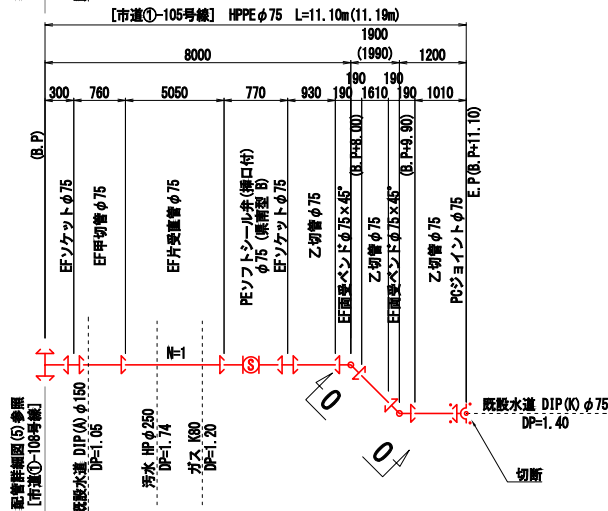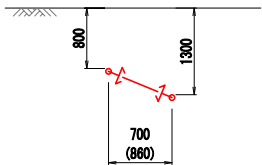


O - O 断面図 S=FREE

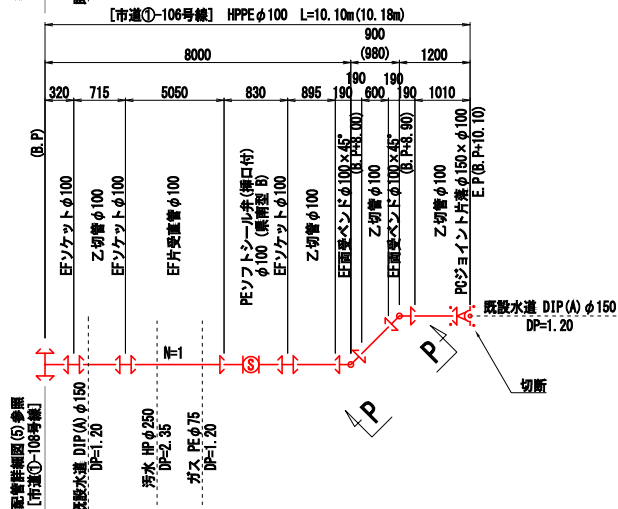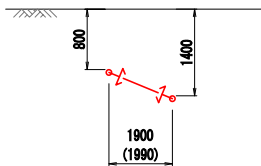

P - P 断面図 S=FREE

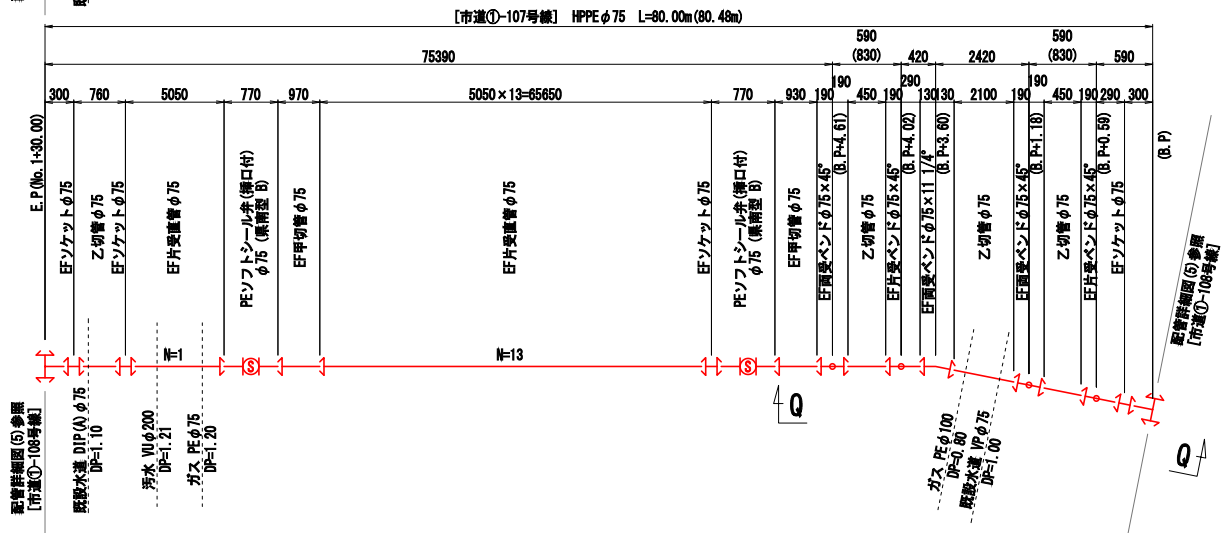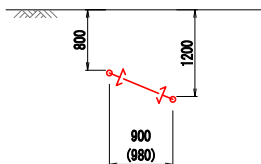

Q - Q 断面図 S=FREE

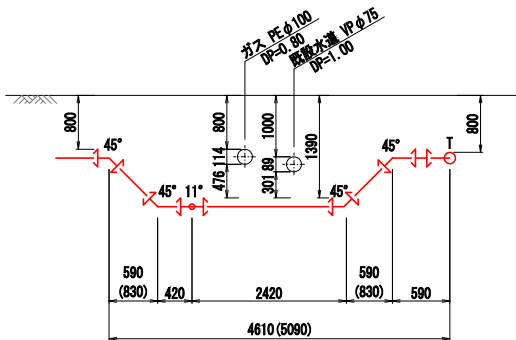


凡 例

EF 継手

工 番	令和7年度 県南水新工第5-2号
工事名	配水管布設替工事(3工区)
工 事 区 間	龍ヶ崎市佐貫町 1102-2 番地先～ 佐貫町 547-3 番地先間
図 番	11 23
図 種	配管詳細図(5) 縮 尺 図 示
管路台帳番号	131353, 131363
茨城県南水道企業団	

案内図

S=1:10,000

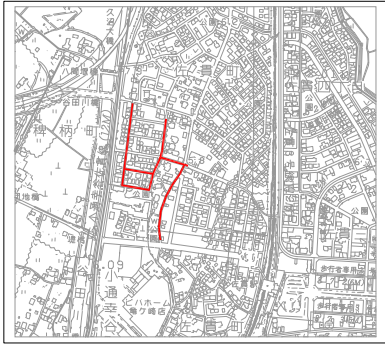

給水管平面図(1) S=1:500





凡例

- 新設水道管
- 既設水道管
- ガス埋設管
- NTT
- 下水道(汚水)
- 下水道(雨水)

工番	令和7年度 県南水新工第5-2号			
工事名	配水管布設替工事(3工区)			
工事区間	龍ヶ崎市佐貫町 1102-2 番地先～ 佐貫町 547-3 番地先間			
図番	12 20	図種	給水管平面図(1)	縮尺 図示
管路台帳番号		131353, 131363		
		茨城県南水道企業団		


 
給水管平面図(2) S=1:500

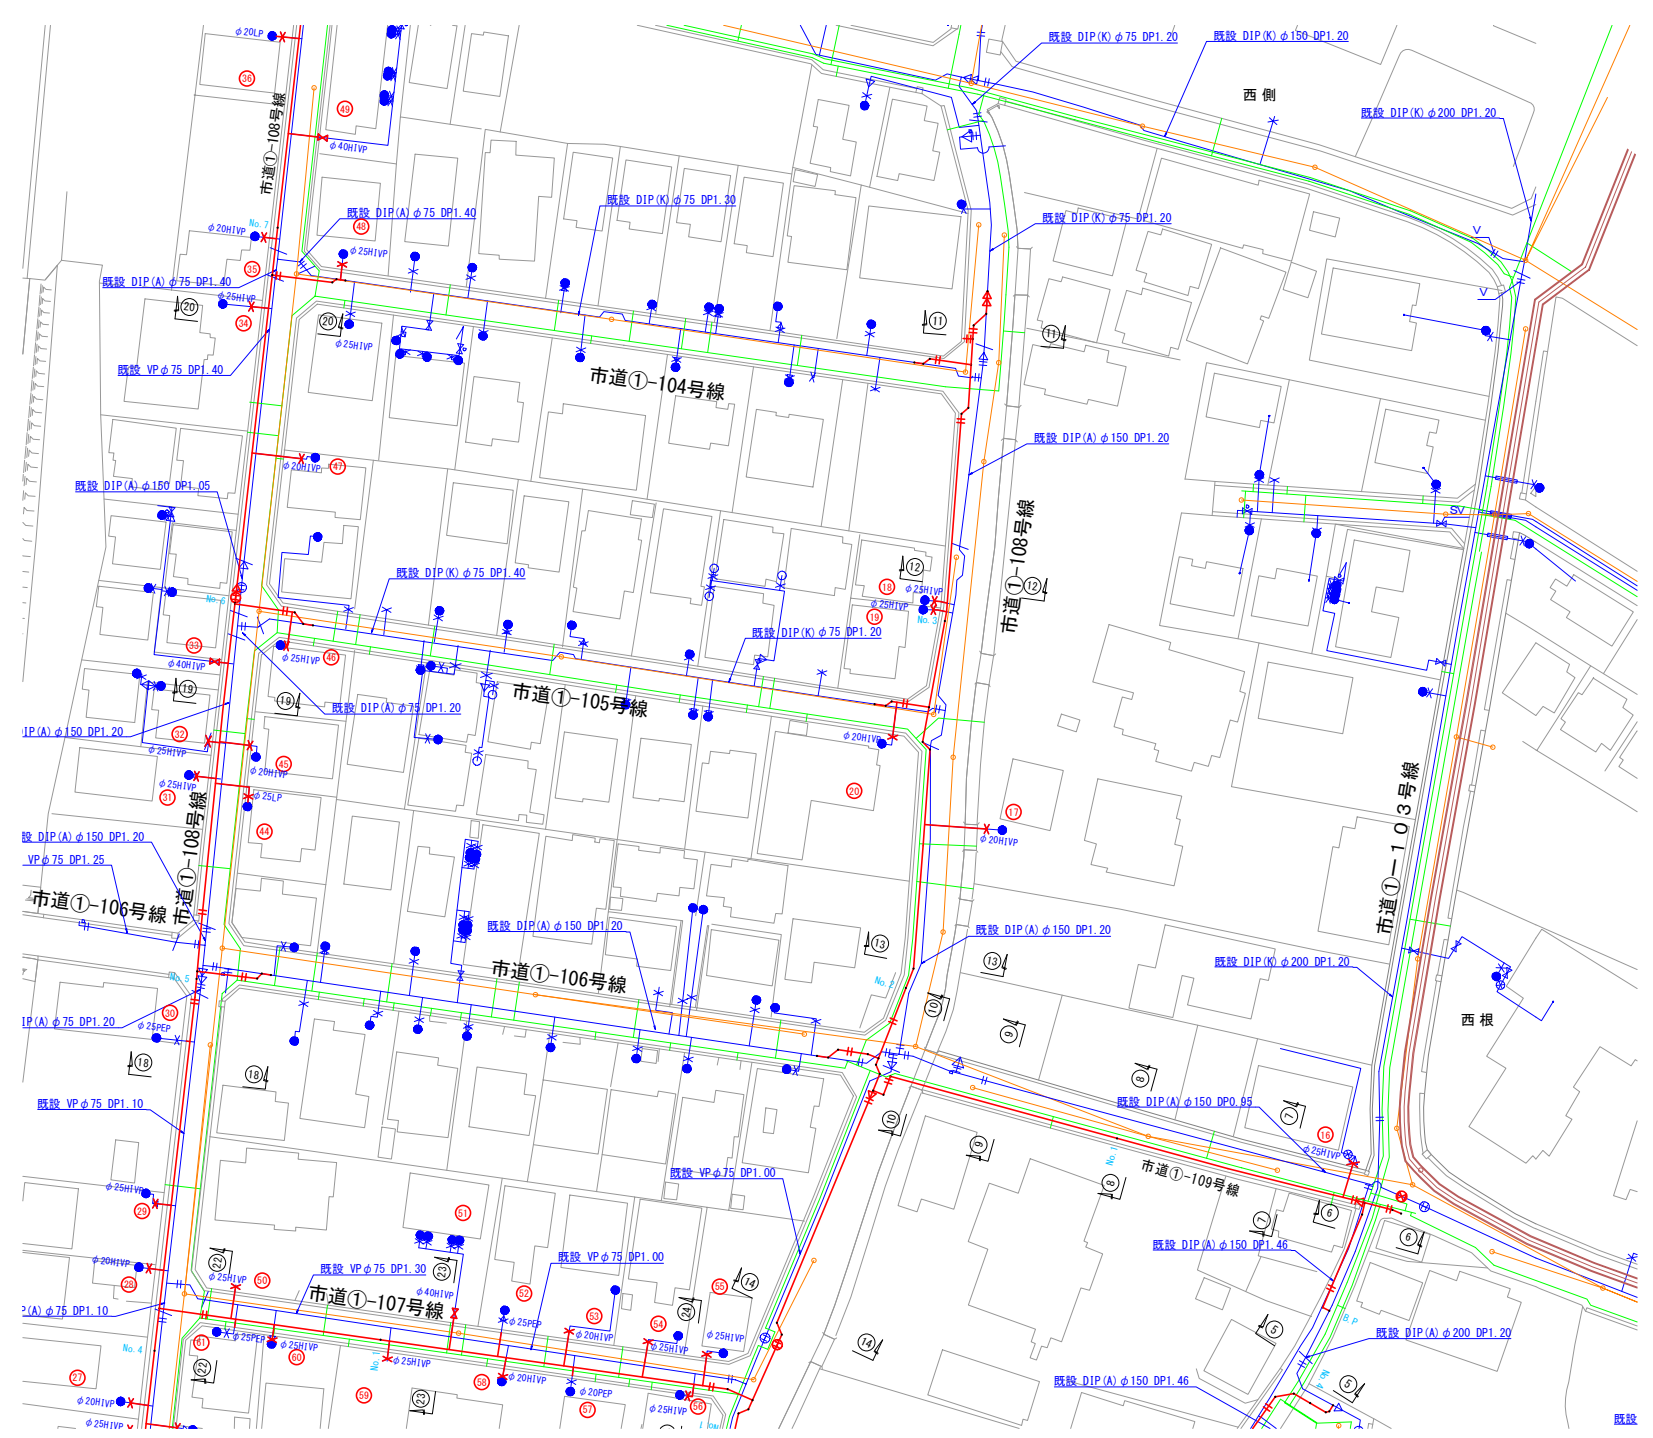

- 凡 例
- 新設水道管
 - 既設水道管
 - ガス埋設管
 - NTT
 - 下水道(汚水)
 - 下水道(雨水)

工 番	令和7年度 県南水新工第5-2号				
工事名	配水管布設替工事(3工区)				
工 事 区 間	龍ヶ崎市佐貫町 1102-2 番地先～ 佐貫町 547-3 番地先間				
図 番	13 20	図 種	給水管平面図(2)	縮 尺	図 示
管路台帳番号		131353, 131363			
 茨城県南水道企業団					

 給水管平面図(3) S=1:500

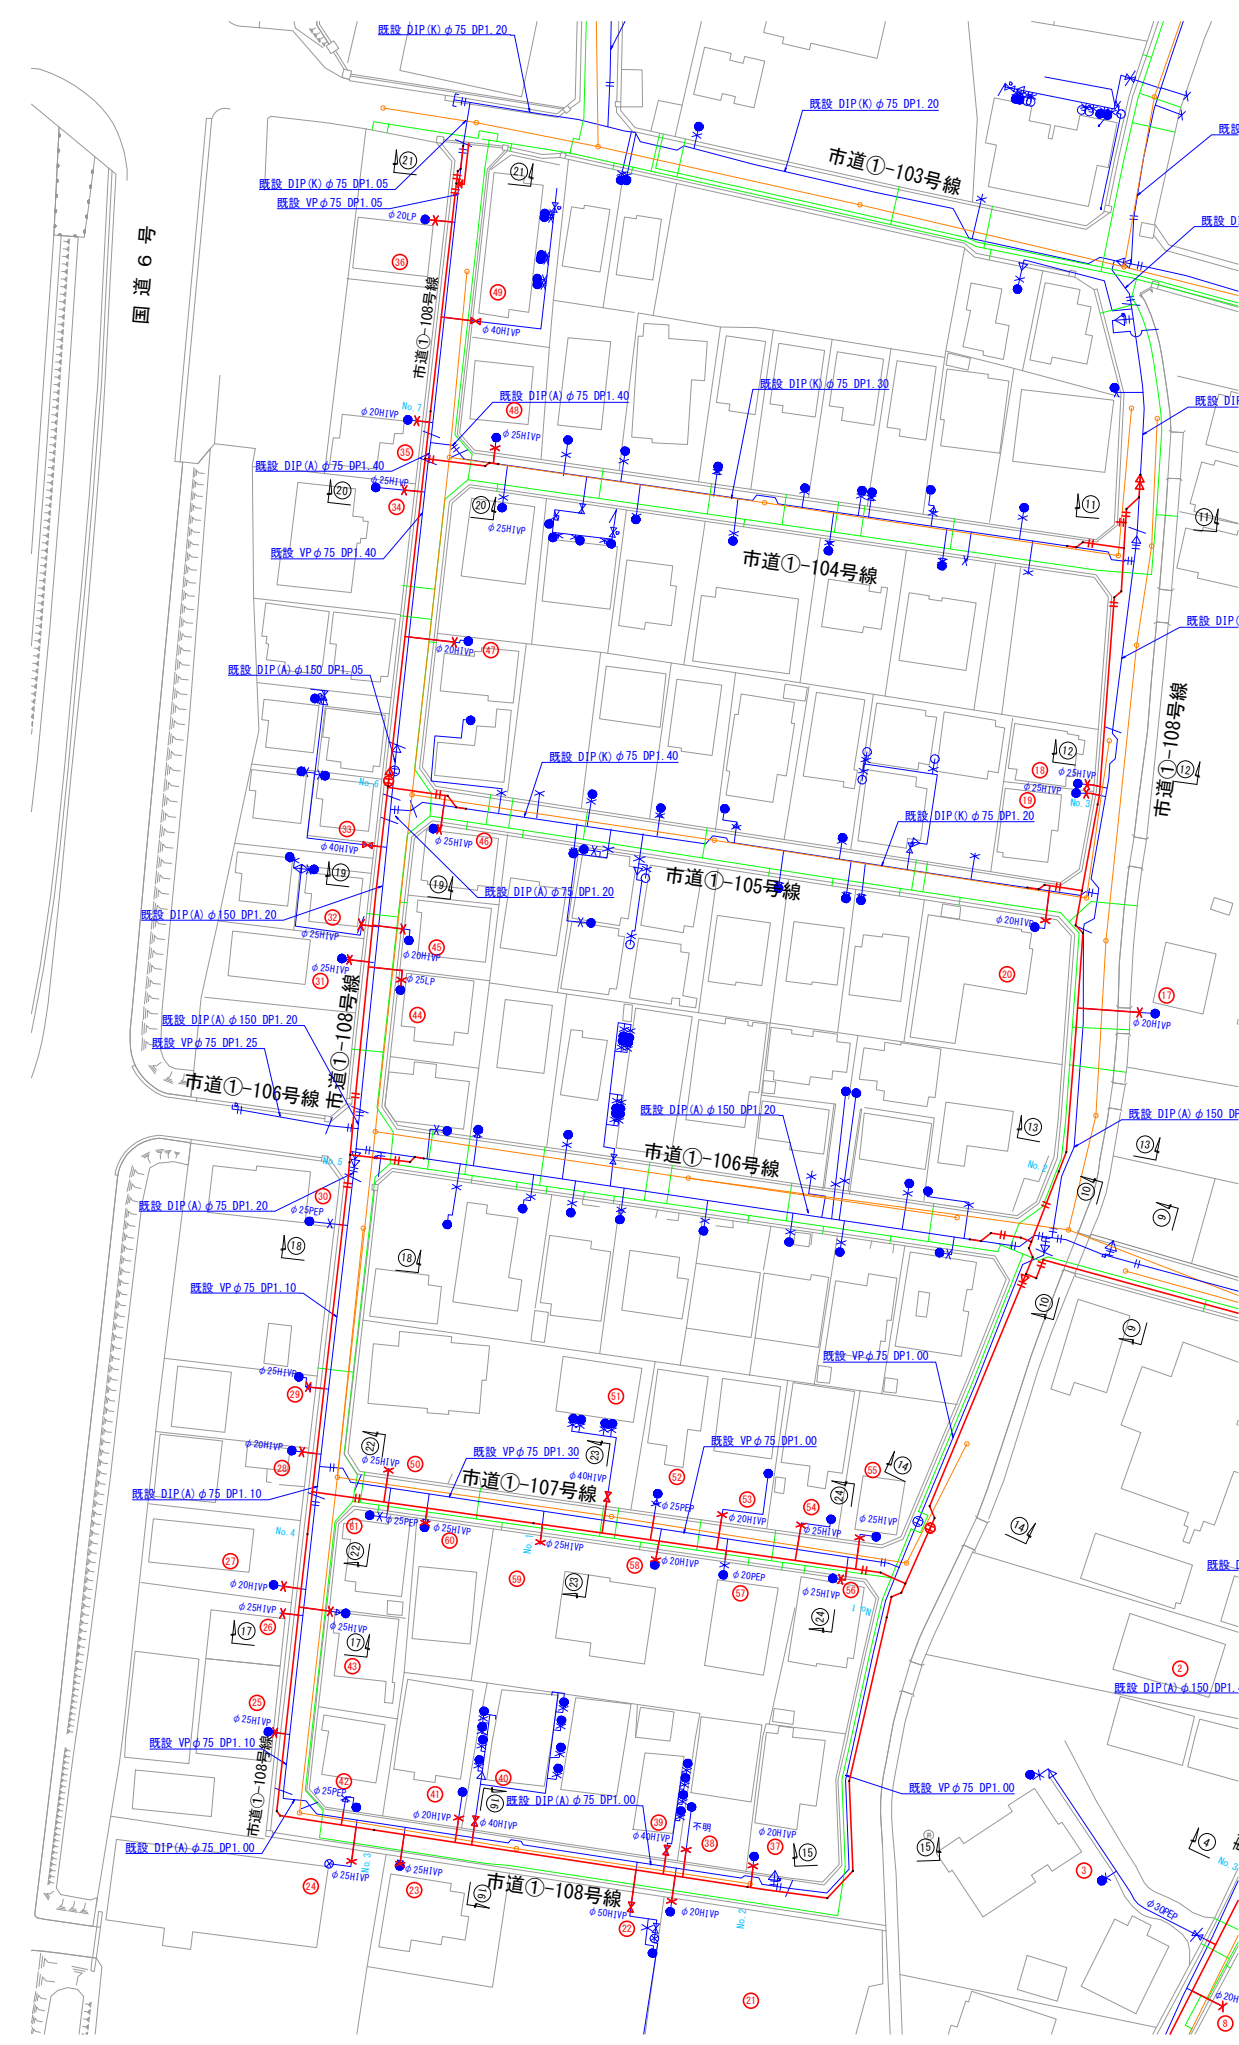

- 凡 例
- 新設水道管
 - 既設水道管
 - ガス埋設管
 - NTT
 - 下水道(汚水)
 - 下水道(雨水)

工 番	令和7年度 県南水新工第5-2号
工事名	配水管布設替工事(3工区)
工 事 区 間	龍ヶ崎市佐貫町 1102-2 番地先～ 佐貫町 547-3 番地先間
図 番	14 20 図 種 給水管平面図(3) 縮 尺 図 示
管線台帳番号	131353, 131363
茨城県南水道企業団	

本設給水一覽表(1)

[illegible]

工 番	令和7年度 県南水新工第5-2号				
工事名	配水管布設替工事(3工区)				
工 事 区 間	龍ヶ崎市佐貫町 1102-2 番地先～ 佐貫町 547-3 番地先間				
図 番	15 29	図 種	本線蛇水一直流(1)	縮 尺	図 示
管路台帳番号		131353, 131363			
 茨城県南水道企業団					

本設給水一覽表(2)


[illegible]

工 番	令和7年度 県南水新工第5-2号				
工事名	配水管布設替工事(3工区)				
工 事 区 間	龍ヶ崎市佐貫町 1102-2 番地先～ 佐貫町 547-3 番地先間				
図 番	16 29	図 種	本設給水・置換口	縮 尺	図 示
管路台帳番号		131353, 131363			
 茨城県南水道企業団					


本設給水一覽表(3)

番号	区分	氏 名	水栓番号	配水管 口径	量水器 口径	取出口 口径	公道部 (L1)			宅地部 (L2)					高低差		U字溝等 排水工 φ20 m	備考
							H0.8 AS m	H1.2 AS m	計 m	土 m	As m	Co m	タイル m	計 m	H1 m			
1	A			P75	φ20	φ20	1.5			1.5			1.7		1.7	0.4	0.5	
2	A			P75	φ20	φ20	1.5			1.5		0.9	1.9		2.8	0.4	0.5	
3	D			P75		φ30	1.5			1.5								
4	A			P75	φ20	φ20	1.5			1.5		1.7			1.7	0.4	0.5	
5	A			P75	φ20	φ20	1.5			1.5				1.7	1.7	0.4	0.5	
6	D			P75		φ40	2.5			2.5								
7	A			P75	φ20	φ20	2.5			2.5	1.0				1.0	0.7	0.6	
8	A			P75		φ20	2.5			2.5	1.2				1.2	0.4	0.6	止水栓まで
9	A			P75		φ20	2.5			2.5	1.6				1.6	0.4	0.5	止水栓まで
10	A			P75		φ20	2.5			2.5	1.6				1.6	0.4	0.5	止水栓まで
11	A			P75		φ20	2.5			2.5	1.6				1.6	0.4	0.5	止水栓まで
12	A			P75	φ20	φ20	2.5			2.5	1.1				1.1	0.7	0.6	
13	A			P75	φ20	φ20	2.5			2.5			1.1		1.1	0.4	0.5	
14	A			P75		φ20	2.5			2.5	1.2				1.2	0.4	0.5	止水栓まで
15	A			P75	φ20	φ20	2.5			2.5	0.8				0.8	0.7	0.6	
16	A			P150	φ20	φ25	3.6			3.6			1.2		1.2	0.4	0.5	
17	A			P150	φ20	φ20	4.1			4.1	1.0				1.0	1.2		2.4
18	A			P150	φ20	φ25	0.3			0.3	1.0				1.0	0.4	0.5	
19	A			P150	φ20	φ25	0.3			0.3	1.0				1.0	0.4	0.5	
20	A			P75	φ20	φ20	4.0			4.0	0.5				0.5	0.7	0.6	
21	A			P100	φ20	φ20	2.3			2.3	0.5				0.5	0.4	0.6	
22	E			P100		φ50	2.3			2.3	0.5	2.5			3.0	1.0	0.6	
23	A			P100	φ20	φ25	2.3			2.3			1.2		1.2	0.4	0.6	
24	A			P100	φ25	φ25	2.3			2.3		1.2			1.2	0.9	0.7	
25	A			P100	φ20	φ25	0.5			0.5	1.2				1.2	0.4	0.6	
26	A			P100		φ25	0.5			0.5			1.0		1.0	0.4	0.6	止水栓まで
27	A			P100	φ20	φ20	0.5			0.5			0.9		0.9	0.4	0.6	
28	A			P100	φ20	φ20	0.5			0.5	0.7		1.9		2.6	0.4	0.6	
29	A			P100	φ20	φ25	0.5			0.5			1.0		1.0	0.4	0.6	
30	D			P100	φ20	φ25	0.5			0.5								
31	A			P100	φ20	φ25	0.6			0.6			1.1		1.1	0.4	0.3	
32	A			P100	φ20×2	φ25	0.6			0.6	0.7				0.7	0.4	0.3	
33	E			P100	φ20×3	φ40	0.6			0.6	1.0				1.0	0.4	0.3	
34	A			P75	φ20	φ25	0.6			0.6			0.7		0.7	0.4	0.3	
35	A			P75	φ20	φ20	0.6			0.6	0.7				0.7	0.4	0.3	
36	C			P75	φ20	φ25	0.6			0.6			2.1		2.1	0.4	0.3	既設給管
37	A			P100	φ20	φ20	1.6			1.6	0.8				0.8	0.4	0.3	
38	A			P100	φ20	φ20	1.6			1.6	4.5		1.9		6.4	0.4	0.3	
39	E			P100	φ20×4	φ40	1.6			1.6			1.0		1.0	0.4	0.3	
40	E			P100	φ20×4	φ40	1.6			1.6			1.3		1.3	0.4	0.3	
41	A			P100	φ20	φ20	1.6			1.6			1.3		1.3	0.4	0.3	
42	D			P100	φ25	φ25	1.6			1.6								
43	A			P100	φ20	φ25	3.5			3.5			0.8		0.8	0.8	0.4	
44	C			P100	φ20	φ25	3.7			3.7	1.3				1.3	0.8	0.4	既設給管
45	A			P100	φ20	φ20	3.7			3.7			0.9		0.9	0.4	0.3	
46	A			P75	φ20	φ25	4.0			4.0	0.5				0.5	0.6	0.6	
47	A			P75	φ20	φ20	2.8			2.8	0.6			1.8	2.4	0.7	0.3	
48	A			P75	φ20	φ25	1.1			1.1	1.5				1.5	0.8	0.7	
49	E			P75	φ20×6	φ40	2.7			2.7	0.5				0.5	0.4	0.3	
50	A			P75		φ25	3.2			3.2	1.0				1.0	0.7	0.4	
51	E			P75	φ20×4	φ40	3.2			3.2	0.6				0.6	0.4	0.3	
52	D			P75	φ20	φ25	3.2			3.2								
53	A			P75	φ20	φ20	3.2			3.2			1.0		1.0	0.4	0.3	
54	A			P75	φ20	φ25	3.2			3.2	0.5				0.5	0.4	0.3	
55	A			P75	φ20	φ25	3.2			3.2	1.0				1.0	0.4	0.3	
56	A			P75	φ20	φ25	1.2			1.2	0.7				0.7	0.4	0.4	
57	D			P75	φ20	φ20	1.2			1.2								
58	A			P75	φ20	φ20	1.2			1.2	0.8		1.0		1.8	0.4	0.3	
59	A			P75		φ25	1.2			1.2	1.0				1.0	0.4	0.3	止水栓まで
60	A			P75	φ20	φ25	1.2			1.2			0.8		0.8	0.4	0.3	
61	D			P75	φ20	φ25	1.2			1.2								
							118.1	0		118.1	34.2	6.3	25.8	3.5	69.8		23.7	2.4


給水接続標準図 S-Free

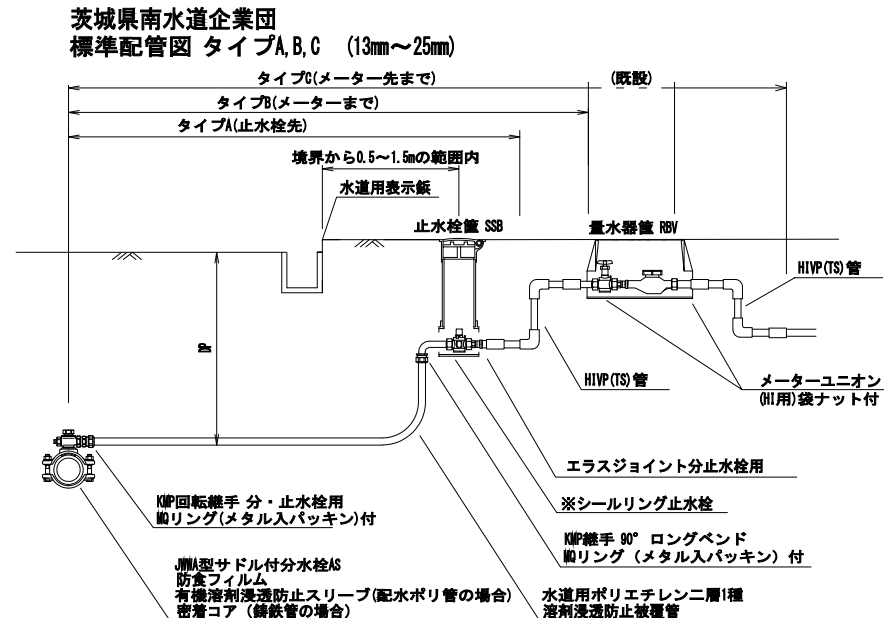

茨城県南水道企業団
標準配管図 タイプD (13mm～25mm)

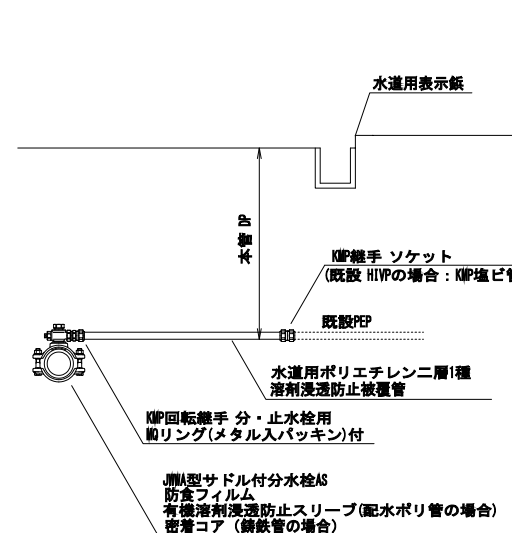

茨城県南水道企業団
標準配管図 タイプE (30mm~50mm)

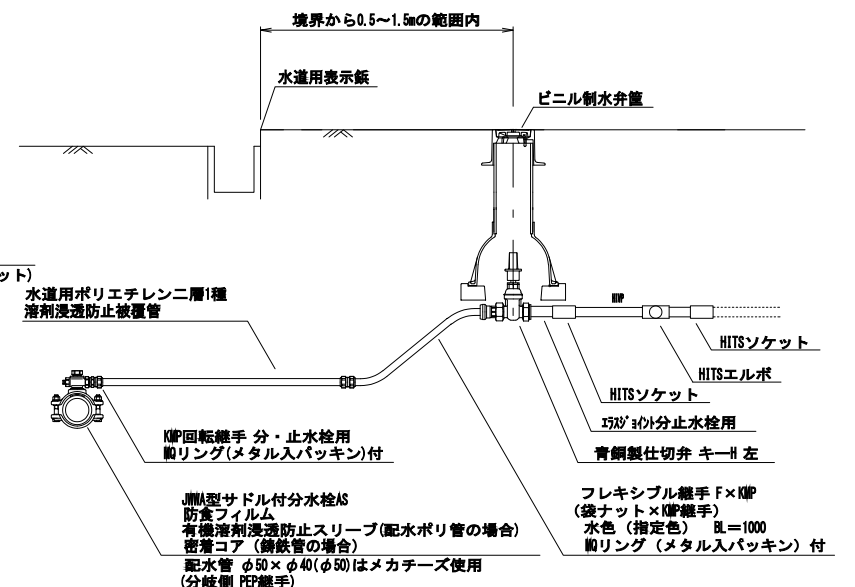


工 番	令和7年度 県南水新工第5-2号				
工事名	配水管布設替工事 (3工区)				
工 事 区 間	龍ヶ崎市佐賀町 1102-2 番地先～ 佐賀町 547-3 番地先間				
図 番	17 29	図 種	木製給水・電気② 他土木建築等図	縮 尺	図 示
管路台帳番号		131353, 131363			
 茨城県南水道企業団					



	市道車道
---	------

工番	令和7年度 県南水新工第5-2号				
工事名	配水管布設替工事(3工区)				
工事区間	龍ヶ崎市佐貫町 1102-2 番地先～ 佐貫町 547-3 番地先間				
図番	18 29	図種	本図 平面図(1)	縮尺	図示
管路台帳番号			131353, 131363		
 茨城県南水道企業団					

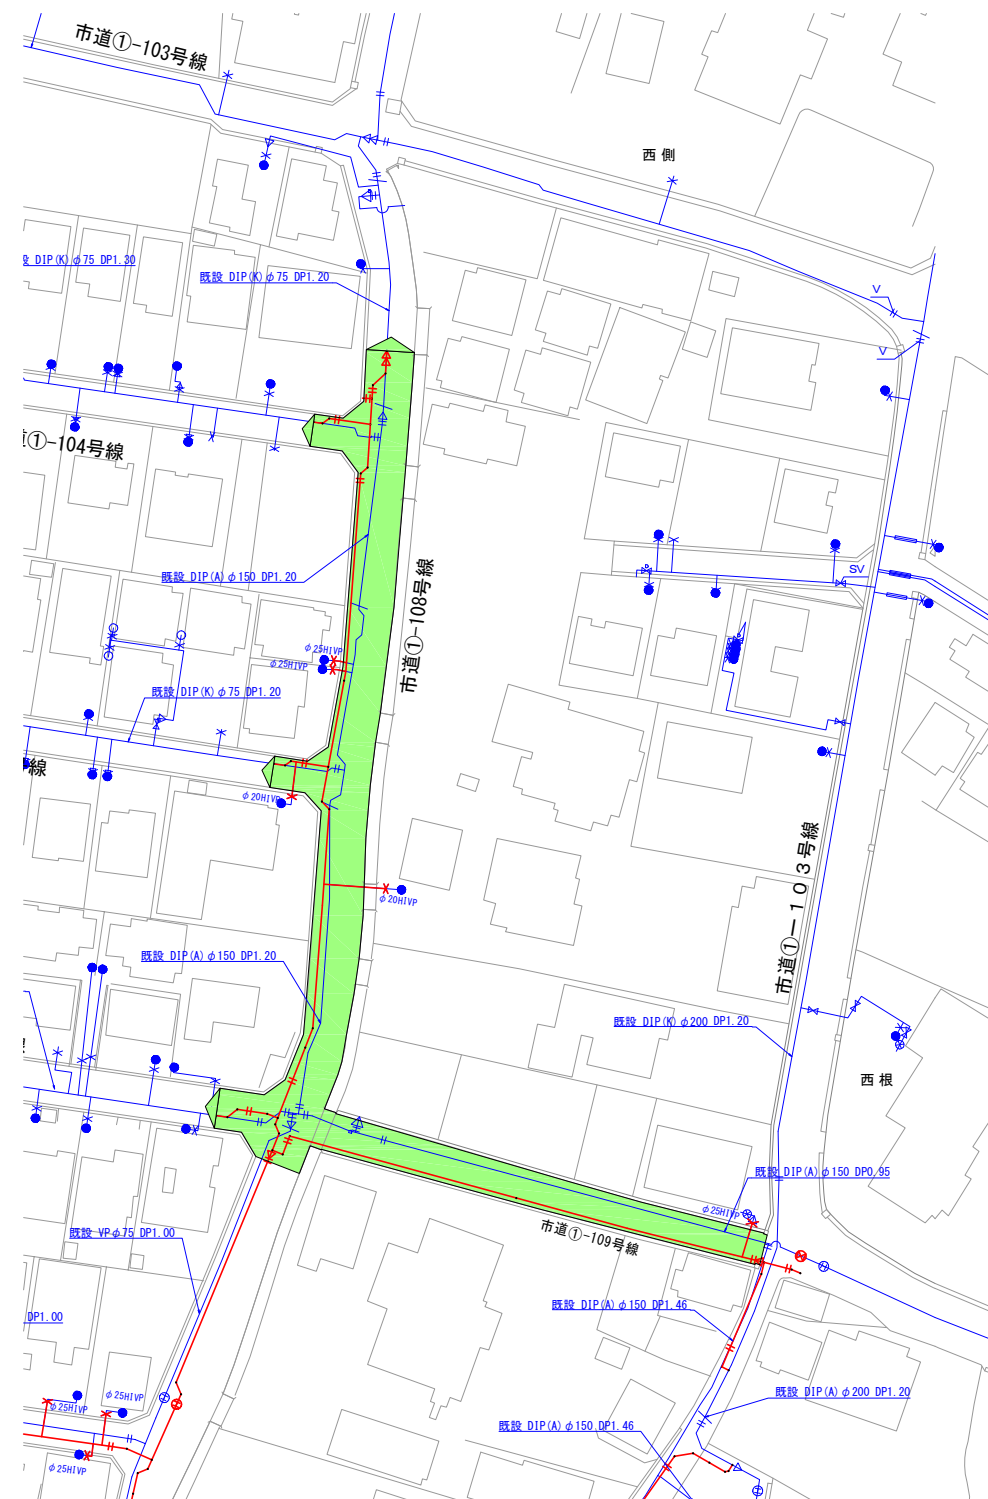

	市道車道
---	------

工番	令和7年度 県南水新工第5-2号				
工事名	配水管布設替工事(3工区)				
工事区	龍ヶ崎市佐貫町 1102-2 番地先～ 佐貫町 547-3 番地先間				
図番	19 2	図種	本年度工 平面图(2)	縮尺	図示
管路台帳番号		131353, 131363			
 茨城県南水道企業団					



凡 例

	市道車道
--	------

工 番	令和7年度 県南水新工第5-2号				
工事名	配水管布設替工事(3工区)				
工 事 区 間	龍ヶ崎市佐貫町 1102-2 番地先～ 佐貫町 547-3 番地先間				
図 番	20	図 種	本復旧工 平面図(3)	縮 尺	図 示
管路台帳番号			131353, 131363		
 茨城県南水道企業団					

S=FREE



市道車道				
符号	上辺	下辺	高さ	面積
1	4.05	4.00	32.80	132.02
5	3.95	4.00	50.00	198.75
6	4.00	3.95	32.50	129.19
7	4.25	4.20	17.00	71.83
10	4.00	5.10	1.10	5.01
14	3.45	3.80	15.70	56.91
15	4.20	3.45	0.90	3.44
			合計	597.15

市道車道			
符號	縱	橫	面積
2	8.40	4.05	34.02
3	7.60	4.50	34.20
4	34.00	4.00	136.00
13	7.40	4.00	29.60
		合計	233.82

市道車道			
符号	底辺	高さ	面積
18	7.90	1.97	7.78
19	9.15	2.28	10.43
		合計	18.21


市道車道

鋪裝版切断工 $L=4.5+13.8+1.1+6.8+4.3+8.8+10.2=49.5\text{m}$

本復旧 面積 $A=112.02+597.15+233.82+18.21=961.20\text{m}^2$

工 番	令和7年度 県南水新工第5-2号				
工事名	配水管布設工事(3工区)				
工 事 区 間	龍ヶ崎市佐貫町 1102-2 番地先～ 佐貫町 547-3 番地先間				
図 番	21 29	図 種	求積図(1)	縮 尺	図 示
管路台帳番号		131353, 131363			
 茨城県南水道企業団					

S=FREE

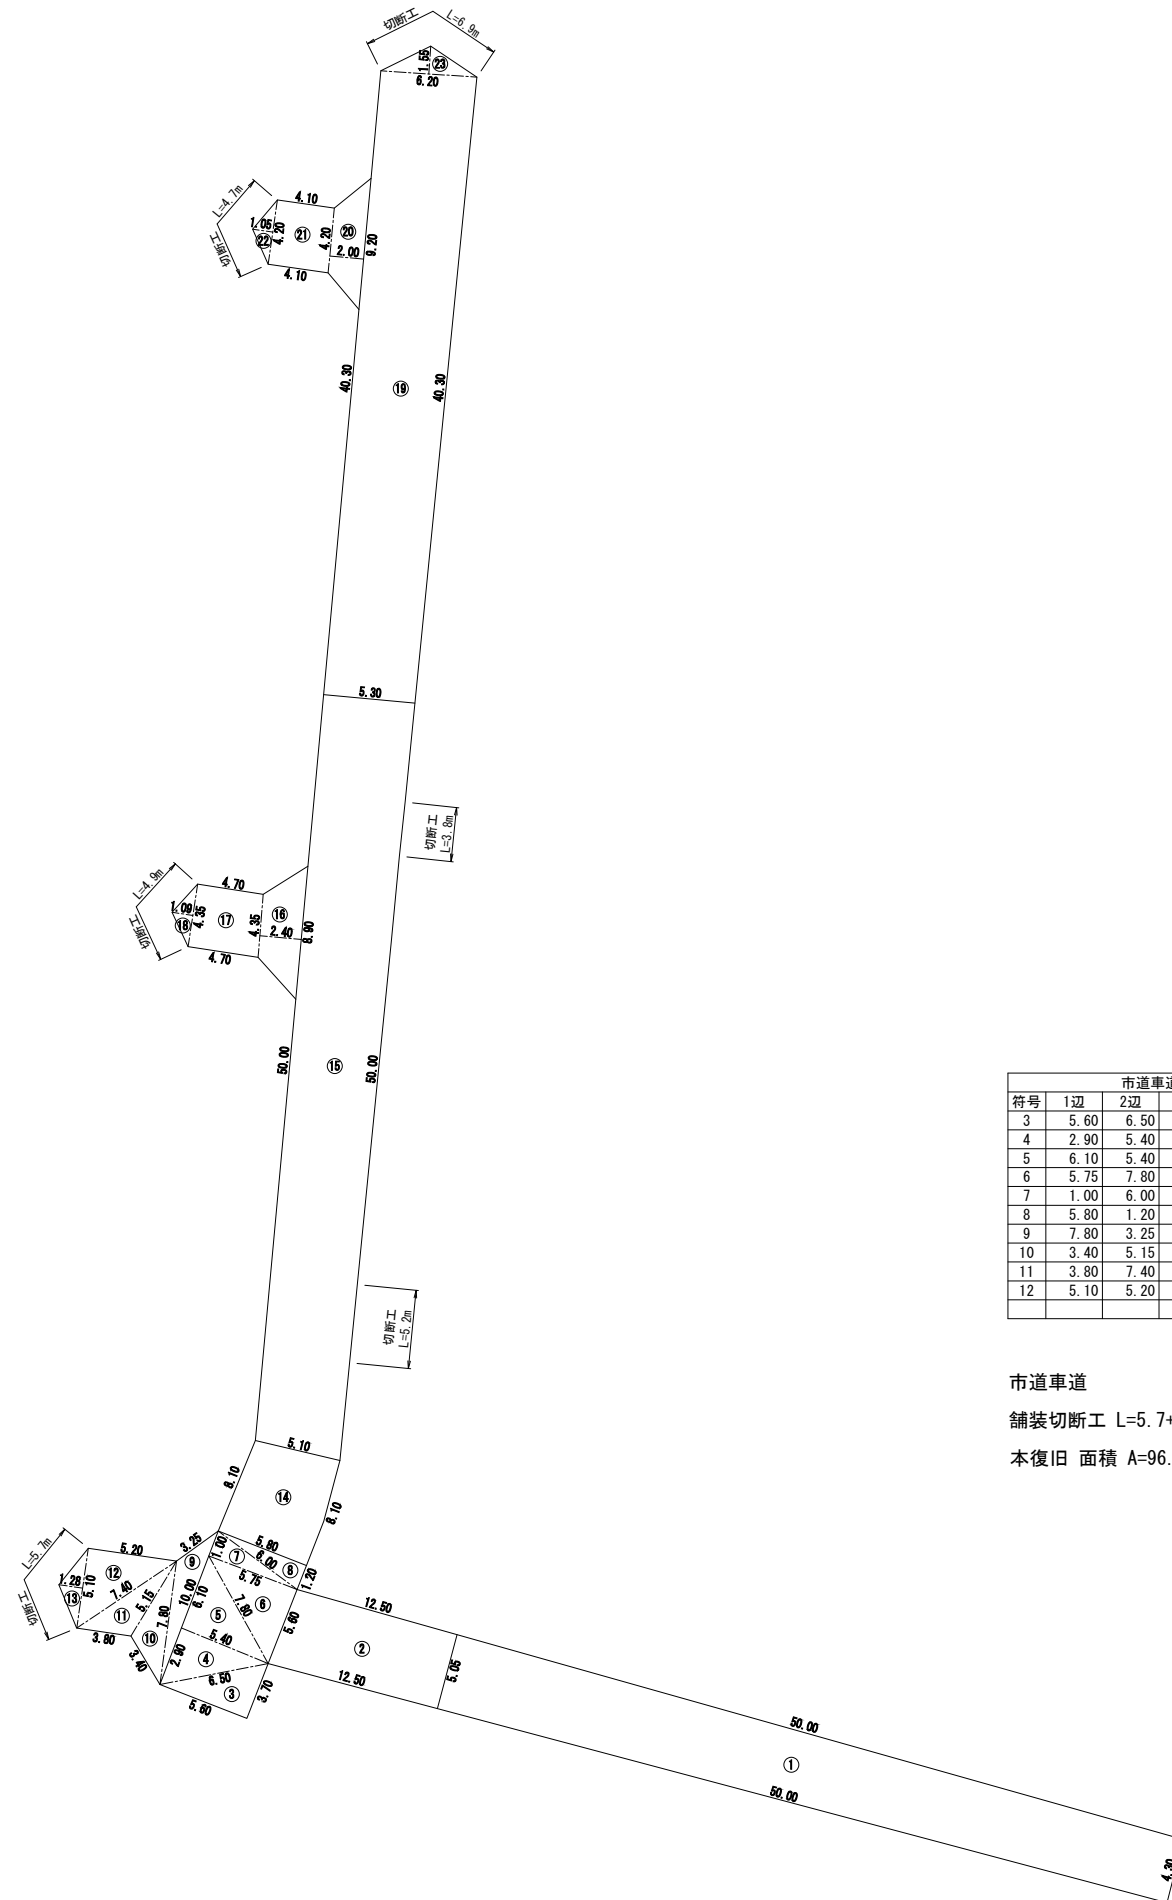

市道車道				
符号	1辺	2辺	3辺	面積
3	5.60	6.50	3.70	10.3
4	2.90	5.40	6.50	7.7
5	6.10	5.40	7.80	16.4
6	5.75	7.80	5.60	16.6
7	1.00	6.00	5.75	2.8
8	5.80	1.20	6.00	3.4
9	7.80	3.25	10.00	10.4
10	3.40	5.15	7.80	6.0
11	3.80	7.40	5.15	9.1
12	5.10	5.20	7.40	13.2
			合計	96.6

市道事業				
符号	上辺	下辺	高さ	面積
1	5.05	4.30	50.00	233.7
2	5.60	5.05	12.50	66.8
14	5.10	5.80	8.10	44.4
15	5.30	5.10	50.00	260.0
16	4.35	8.90	2.40	15.9
19	6.20	5.30	40.30	231.7
20	4.20	9.20	2.00	13.4
			合計	865.4

市道車道			
符号	縦	横	面積
17	4.35	4.70	20.4
21	4.20	4.10	17.2
		合計	37.6

市道車道			
符号	底辺	高さ	面積
13	5.10	1.28	3.26
18	4.35	1.09	2.37
22	4.20	1.05	2.21
23	6.20	1.55	4.81
		合計	12.65

市道車道

鋪裝切斷工 $L=5.7+5.2+4.9+3.8+4.7+6.9=31.2\text{m}$


本復旧 面積 $A=96.40+865.49+37.67+12.65=1012.21\text{m}^2$

工 番	令和7年度 県南水新工第5-2号				
工事名	配水管布設替工事(3工区)				
工 事 区 間	龍ヶ崎市佐貫町 1102-2 番地先～ 佐貫町 547-3 番地先間				
図 番	22 29	図 種	求機図(2)	縮 尺	図 示
管路台帳番号		131353, 131363			
 茨城県南水道企業団					

S=FREE


[illegible]

本復旧面積 $A=31.96+799.49+1146.39+14.54=1992.38\text{m}^2$

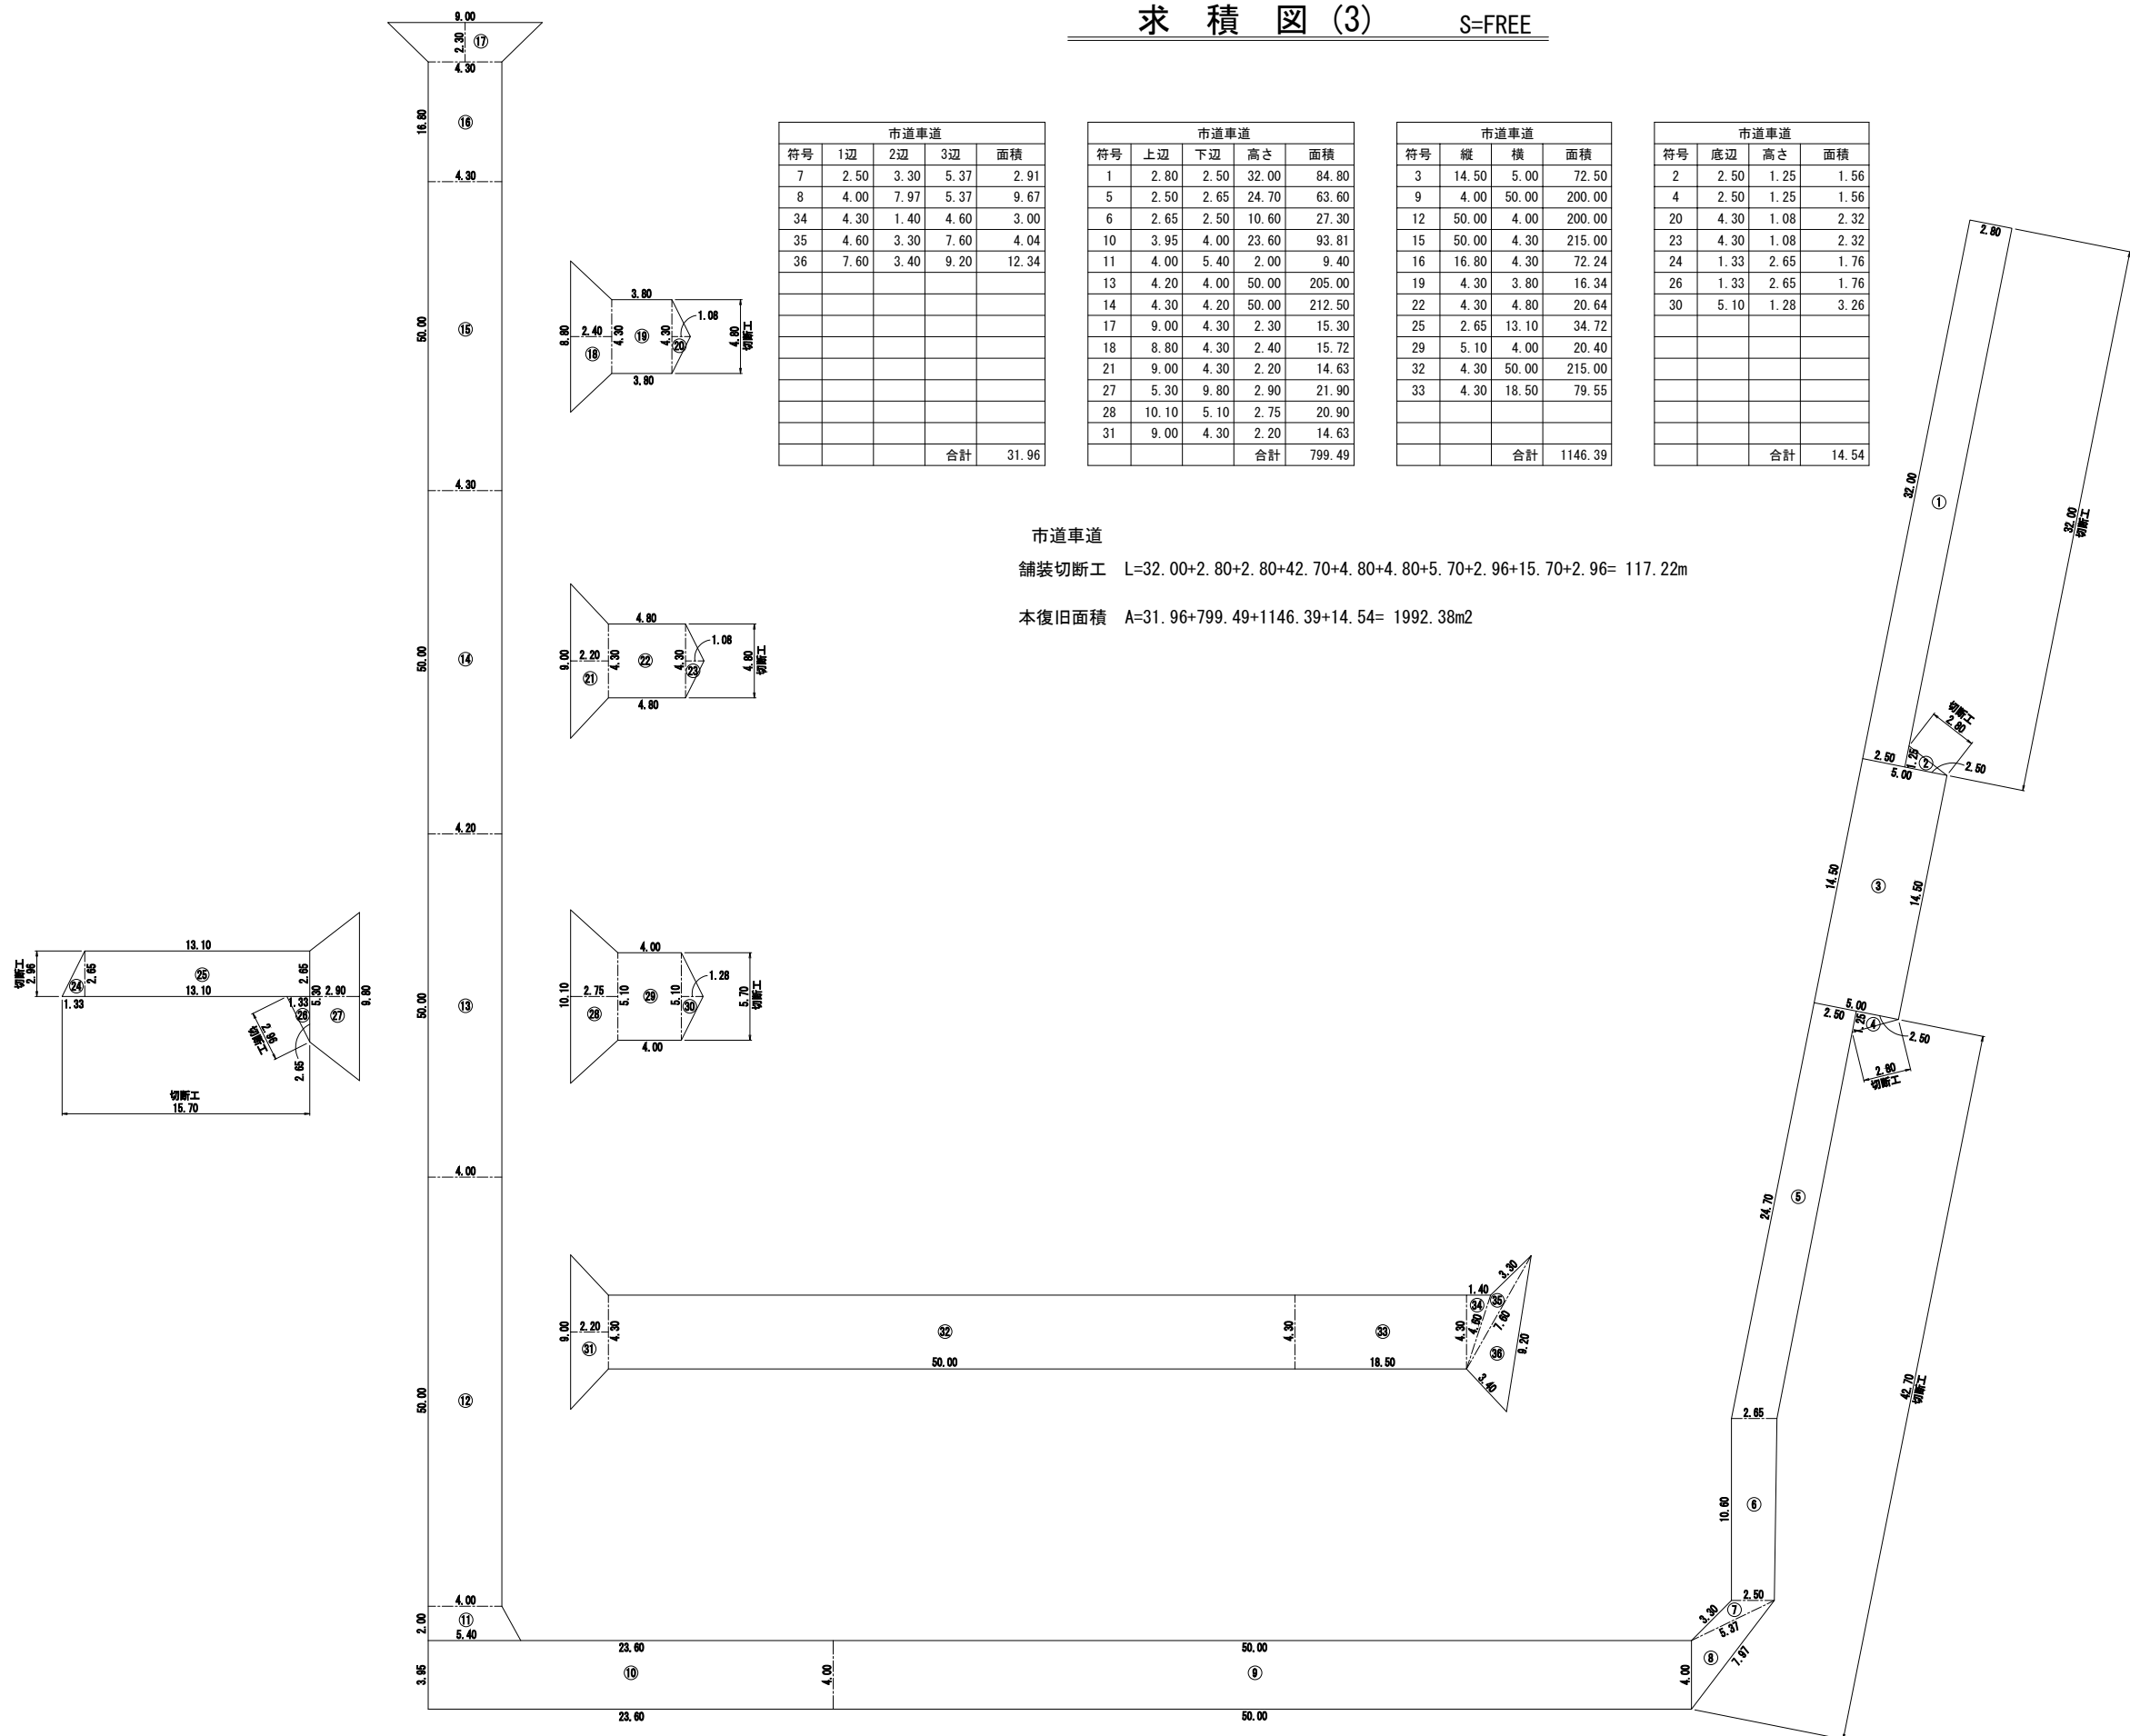


工 番	令和7年度 県南水新工第5-2号			
工事名	配水管布設替工事(3工区)			
工 事 区 間	龍ヶ崎市佐貫町 1102-2 番地先～ 佐貫町 547-3 番地先間			
図 番	23 29	図 種	求積図(3)	縮 尺
管路台帳番号		131353, 131363		
 茨城県南水道企業団				

区画線復旧図(1) S=1:500

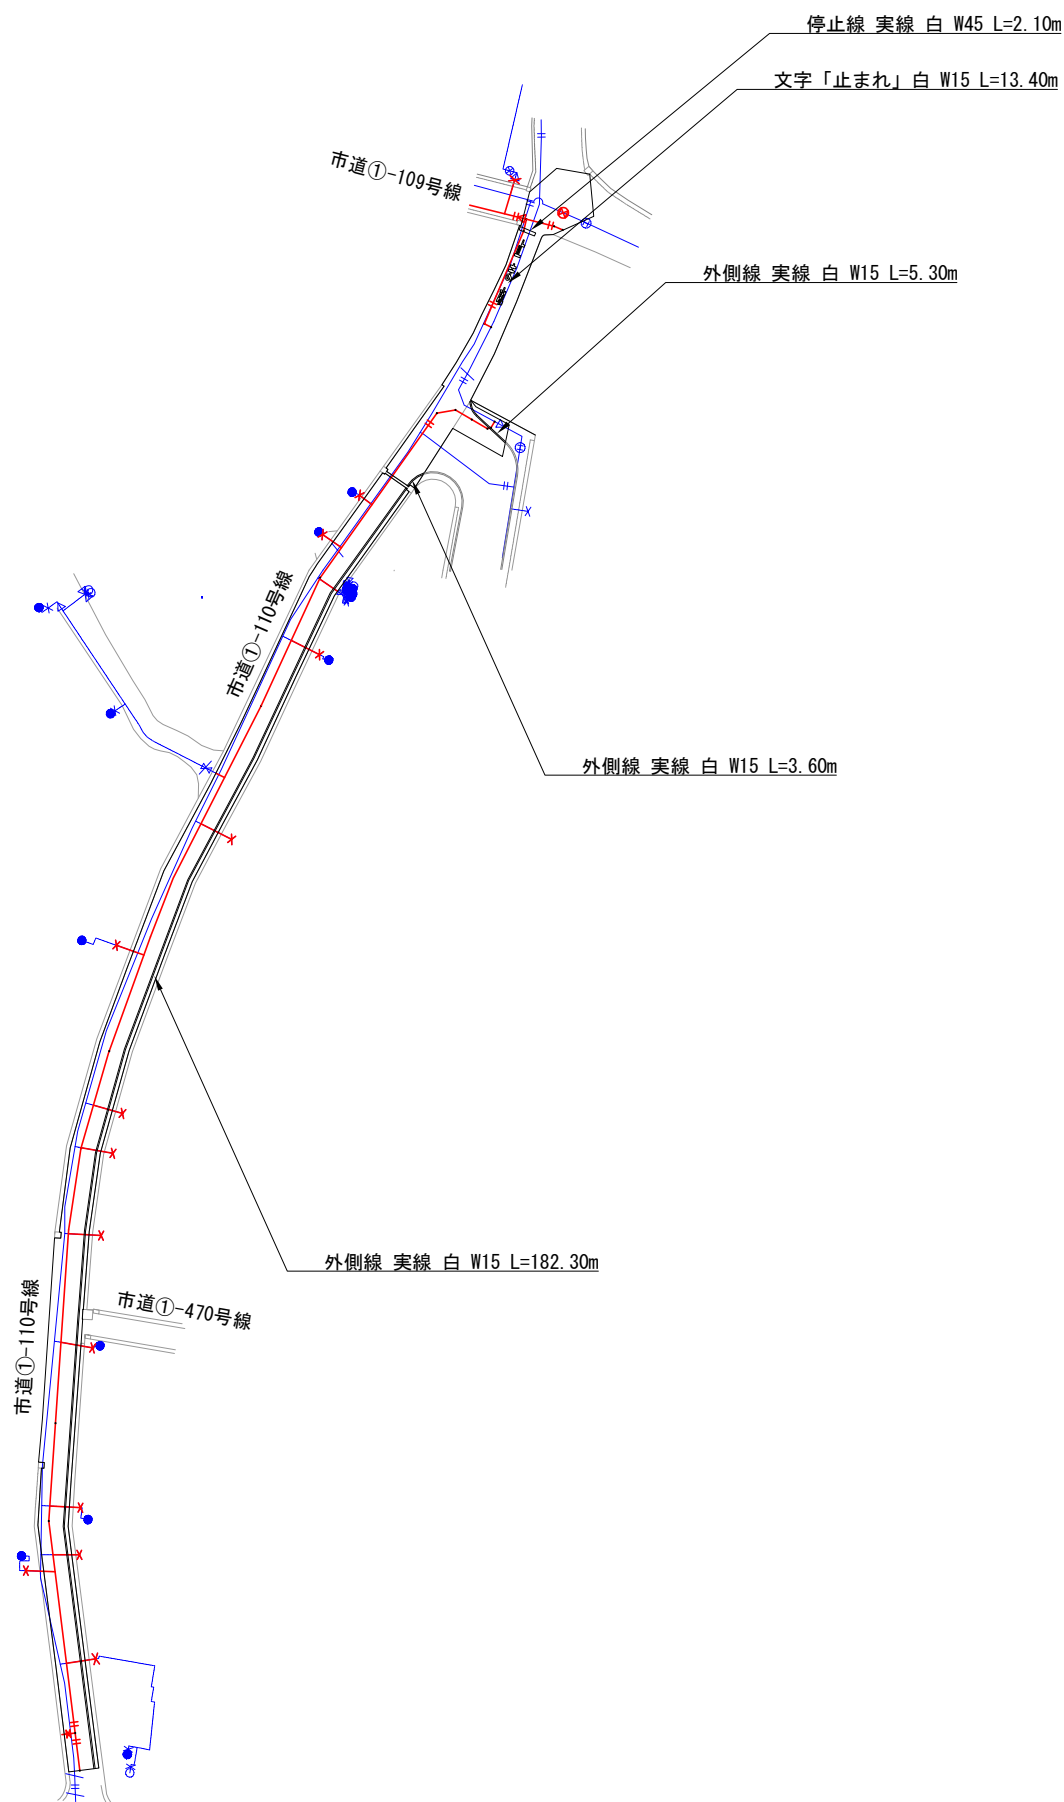


工 番	令和7年度 県南水新工第5-2号				
工事名	配水管布設替工事(3工区)				
工 事 区 間	龍ヶ崎市佐貫町 1102-2 番地先～ 佐貫町 547-3 番地先間				
図 番	24 29	図 種	区画線 復旧図(1)	縮 尺	図 示
管路台帳番号		131353, 131363			
 茨城県南水道企業団					


区画線復旧図(2) S=1:500

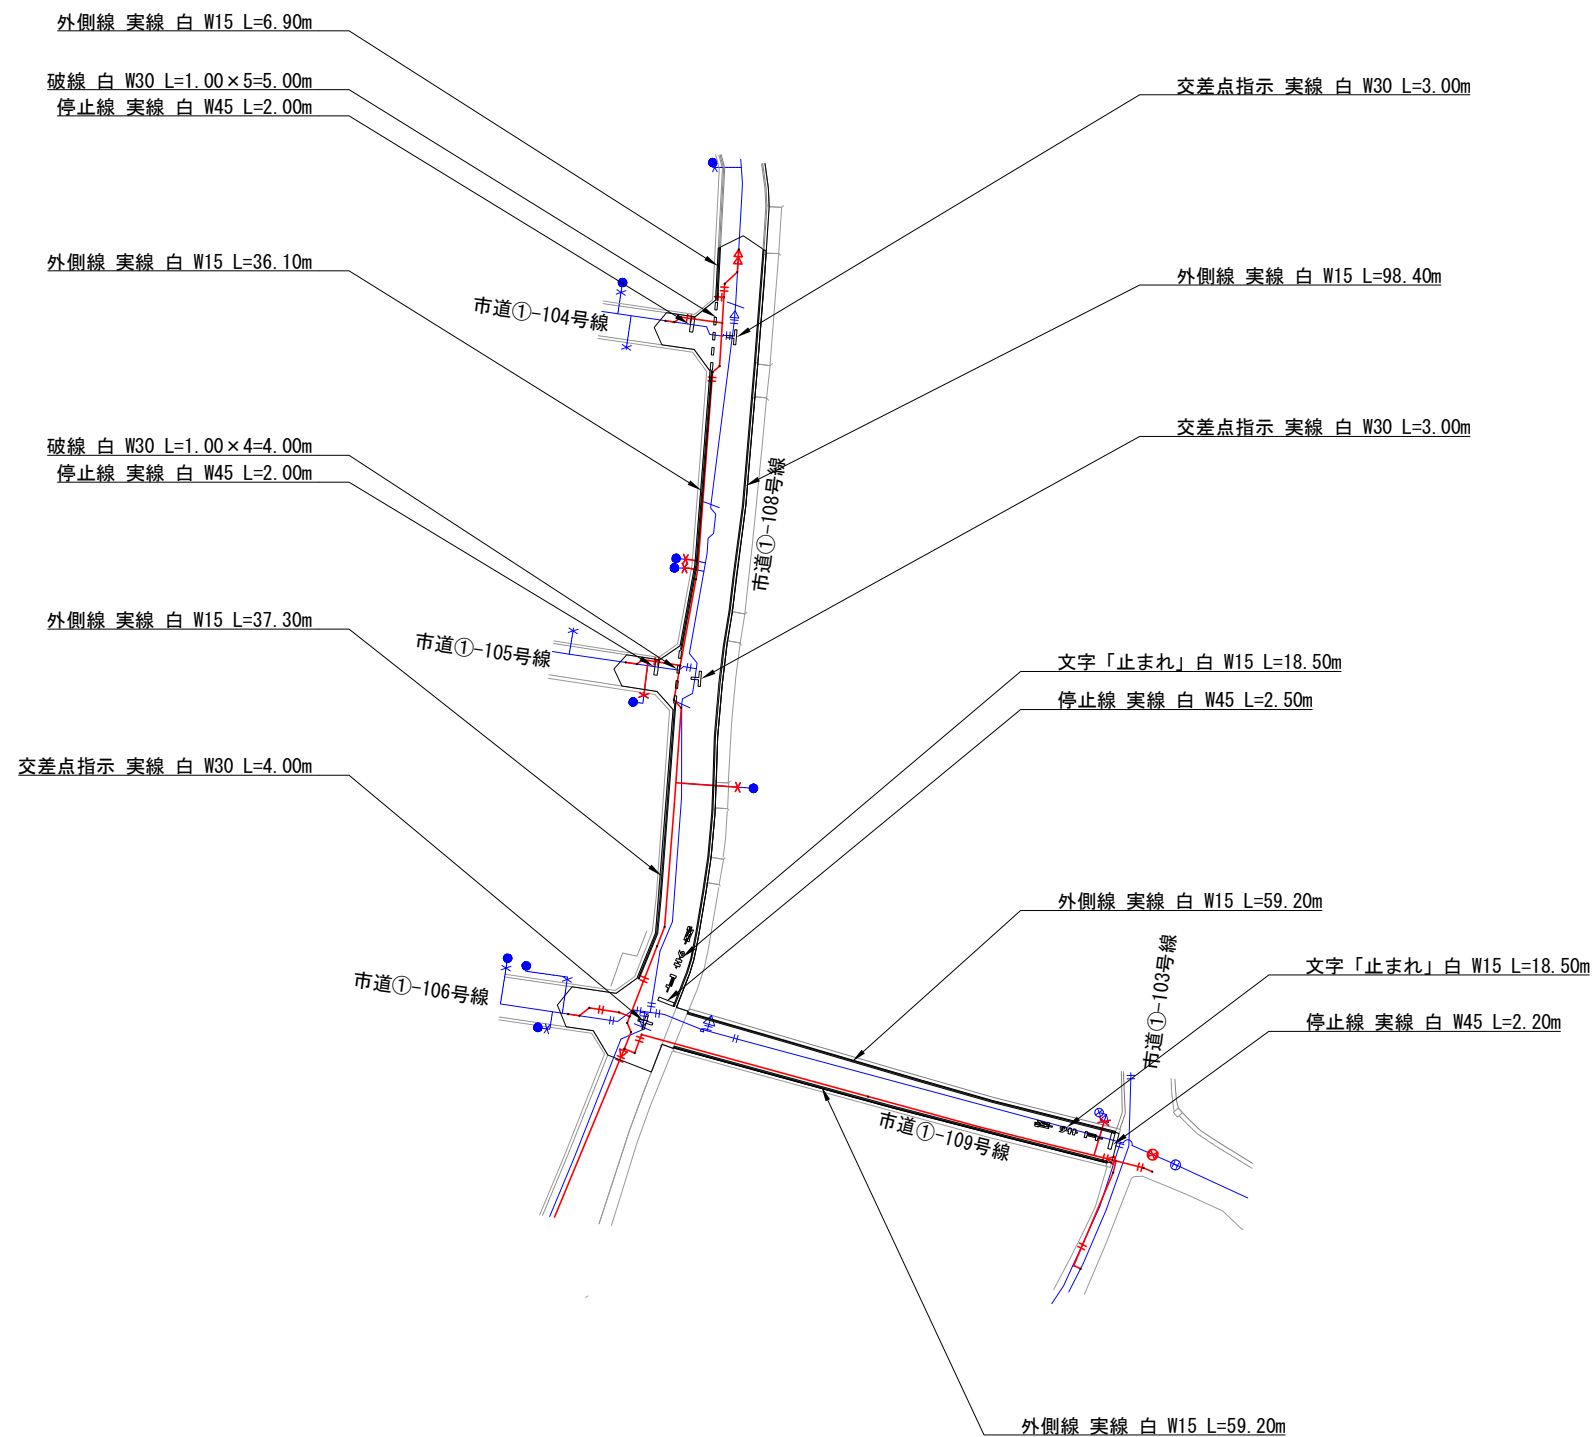

工 番		令和7年度 県南水新工第5-2号			
工事名		配水管布設替工事(3工区)			
工事区間		龍ヶ崎市佐貫町 1102-2 番地先～ 佐貫町 547-3 番地先間			
図 番	25 29	図 種	区画線 復旧図(1)	縮 尺	図 示
管路台帳番号		131353, 131363			
 茨城県南水道企業団					

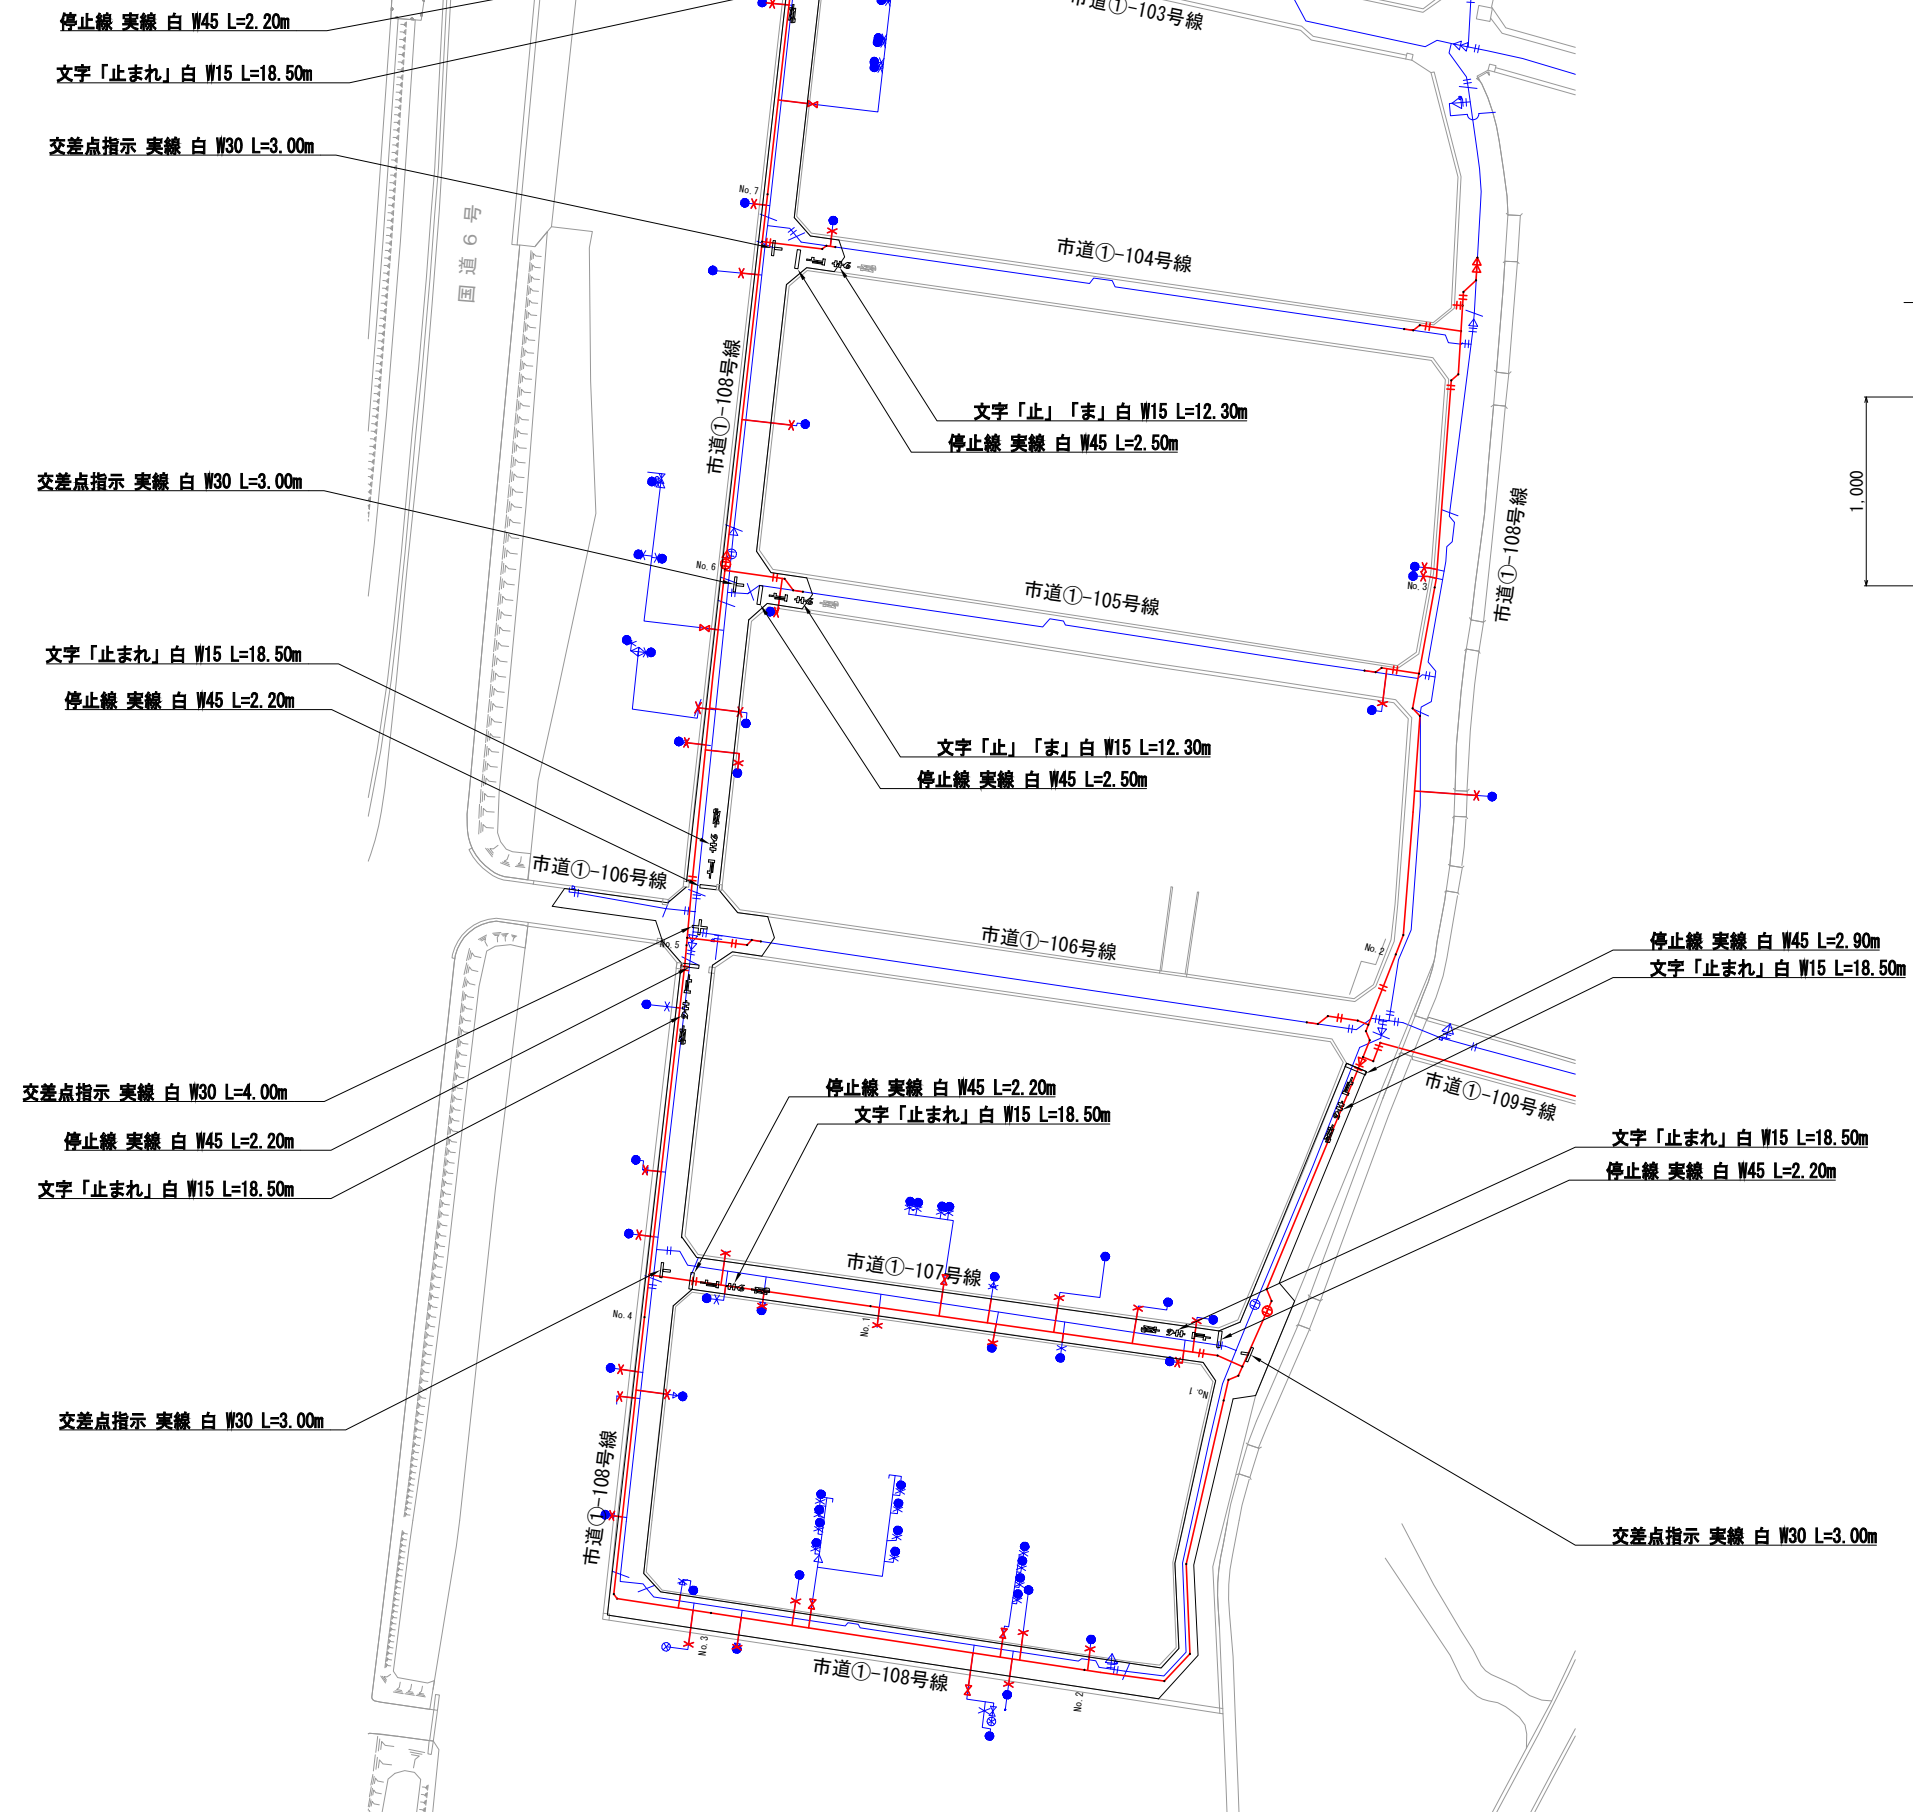


消火栓位置表示

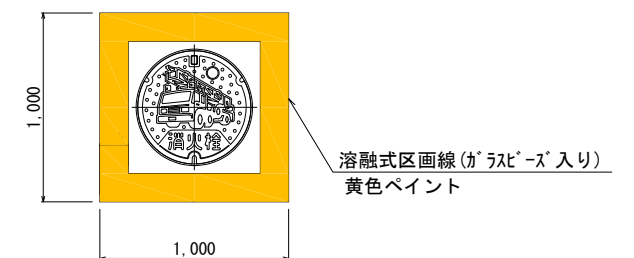

工 番	令和7年度 県南水新工第5-2号		
工事名	配水管布設替工事(3工区)		
工 区 間	龍ヶ崎市佐貫町 1102-2 番地先～	佐貫町 547-3 番地先間	
図 番	26	図 種	区画線 復旧図(3)
管線台帳番号	131353, 131363	縮 尺	図 示
 茨城県南水道企業団			

S=1 : 20

試掘工

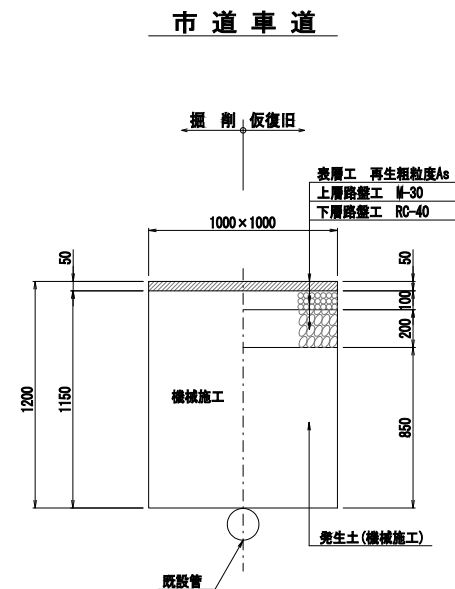


管理口径	D	W	DP	H	H1	H2	備考
DIP φ150	169	700	950	1119	1069	769	
DIP φ150	169	700	1000	1169	1119	819	
DIP φ150	169	700	1200	1369	1319	1019	
DIP φ150	169	900	1500	1669	1619	1319	アルミ矢板
DIP φ75	93	600	1000	1093	1043	743	
DIP φ75	93	600	1100	1193	1143	843	
DIP φ75	93	600	1200	1293	1243	943	
DIP φ75	93	600	1300	1393	1343	1043	
DIP φ75	93	600	1400	1493	1443	1143	
YP φ75	89	600	1000	1089	1039	739	
YP φ75	89	600	1050	1139	1089	789	
YP φ75	89	600	1100	1189	1139	839	
YP φ75	89	600	1250	1339	1289	989	
YP φ75	89	600	1400	1489	1439	1139	

※ 碎石転圧 20cm 毎 (1層当り最大20cm)
※ 改良土転圧 20cm 毎 (1層当り最大20cm)

図面各	接続部	通常部
配管平面図(1)	1	2
配管平面図(2)	5	2
配管平面図(3)	4	4
計	10	8


S=1 : 20

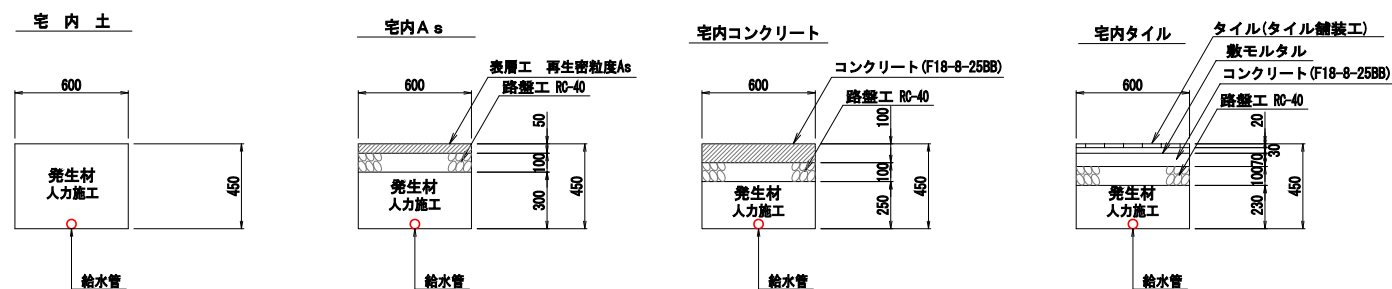

工 番	令和7年度 県南水新工第5-2号				
工事名	配水管布設替工事(3工区)				
工 事 区 間	龍ヶ崎市佐貫町 1102-2 番地先～ 佐貫町 547-3 番地先間				
図 番	27 28	図 種	掘削復旧(旧)	縮 尺	図 示
管路台帳番号	131353, 131363				
 茨城県南水道企業団					


掘削復旧図(2) S=1:20

不断水割T字管土工図 S=Free
(水平穿孔)

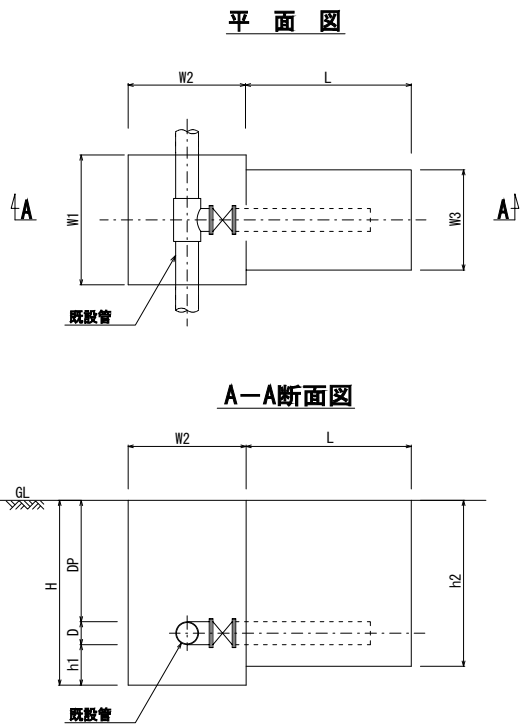


管種口径	DP	D	W1	W2	W3	L	H	h1	h2	備 考
φ200×φ200	1200	220	1420	1170	600	1450	1720	300	1610	アルミ矢板
φ200×φ75	1200	220	1220	1170	600	1450	1720	300	1545	アルミ矢板

不断水簡易仕切弁土工図 Free

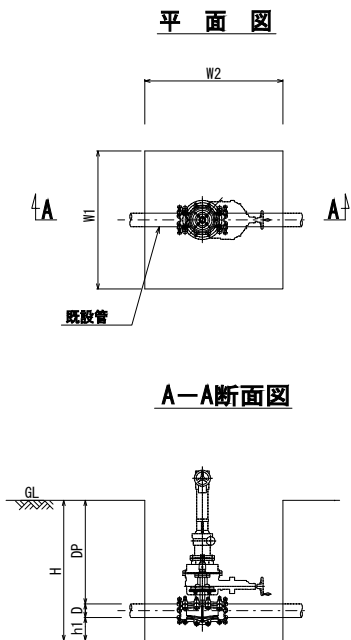


管種口径	DP	D	W1	W2	H	h1	備 考
DIP φ150	1050	169	1200	1300	1419	200	


アルミ矢板建込工標準図 S=1:30

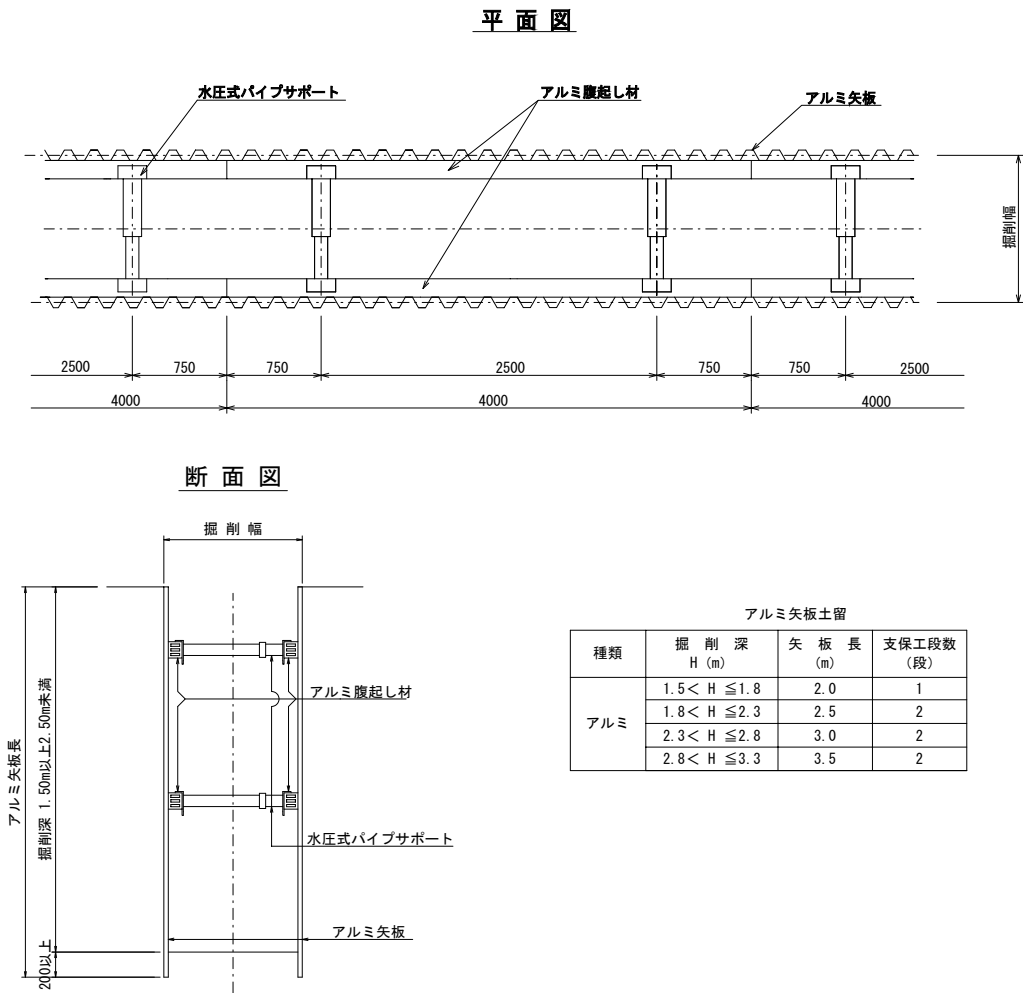


仕切弁筐設置詳細図 S=1 : 15

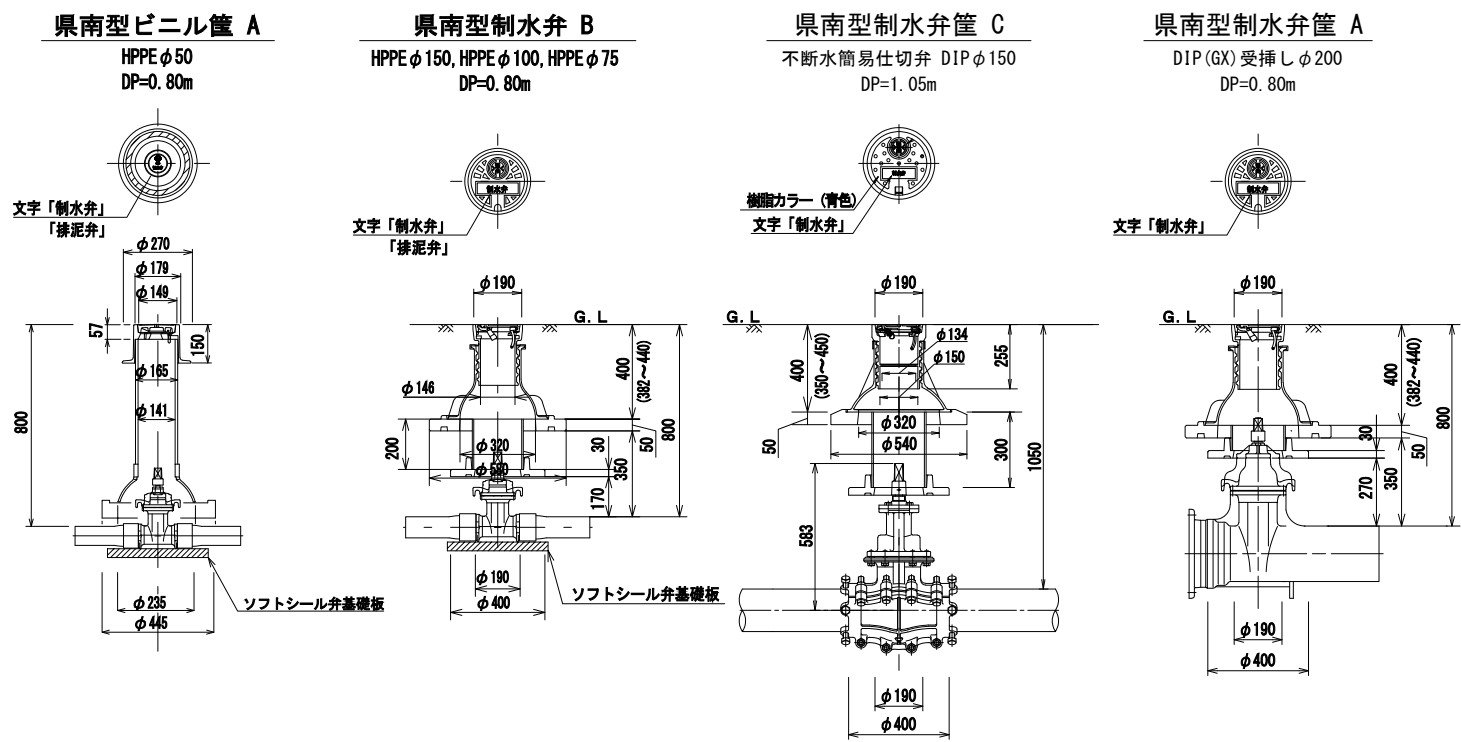


消火栓設置詳細図 S=FREE

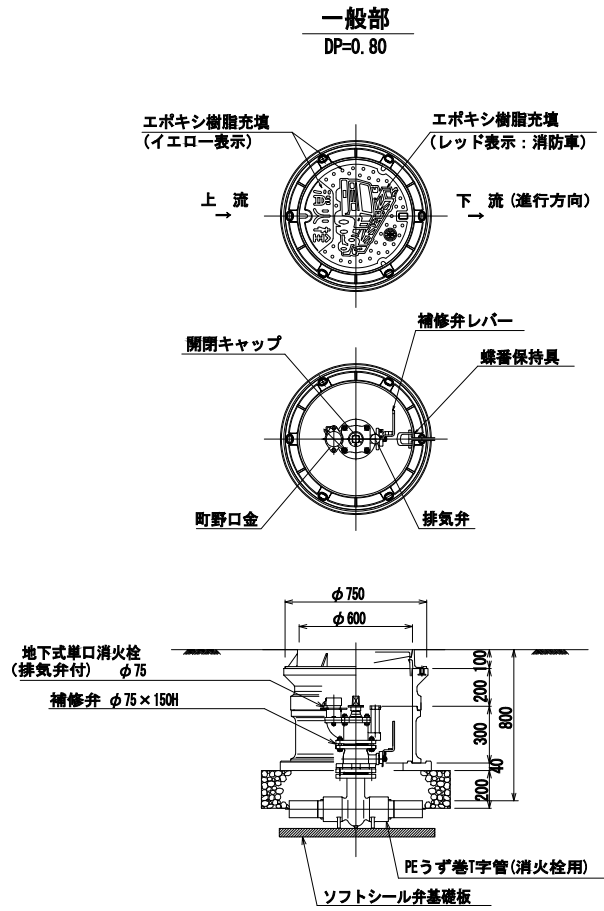

DIP用 管明示テープエ・スリーブ被覆工

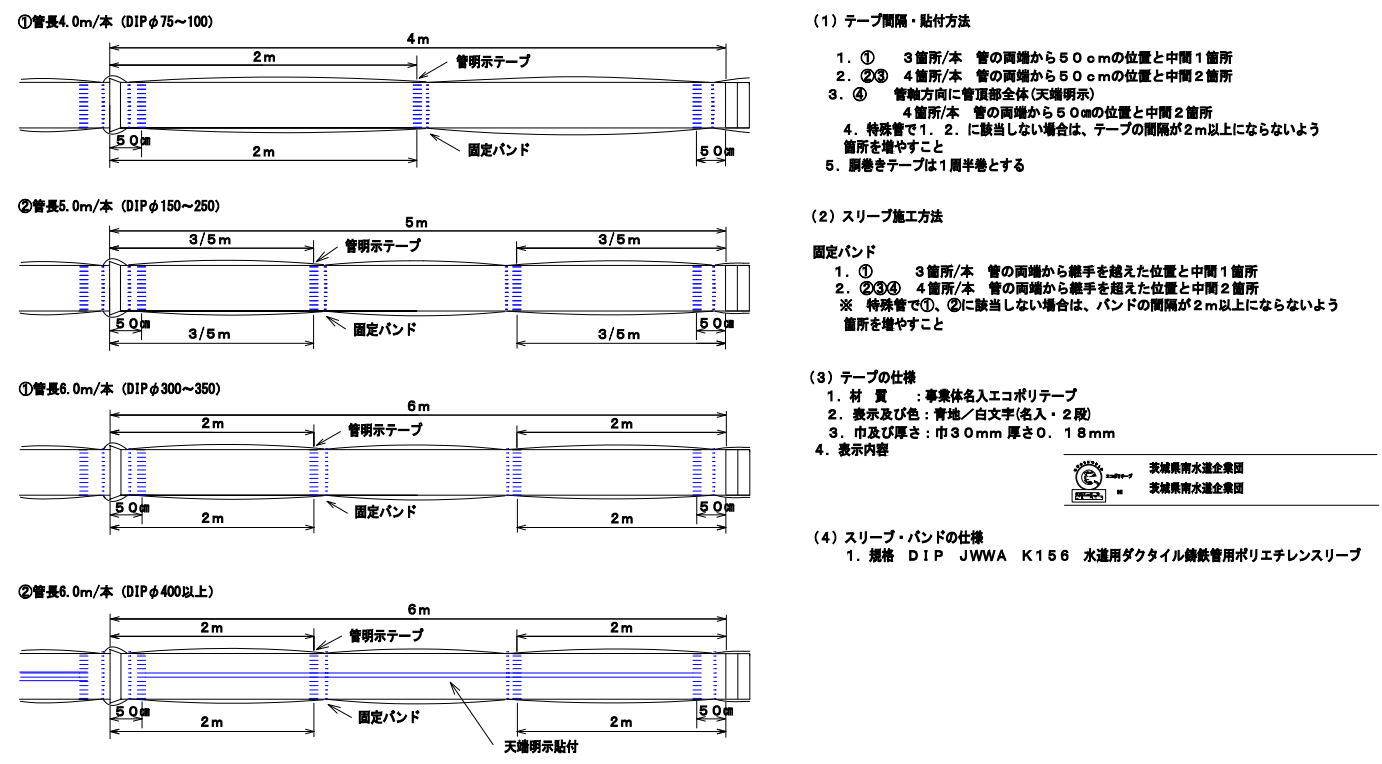

HPEP管用 明示テープエ・浸透防止スリーブ被覆工

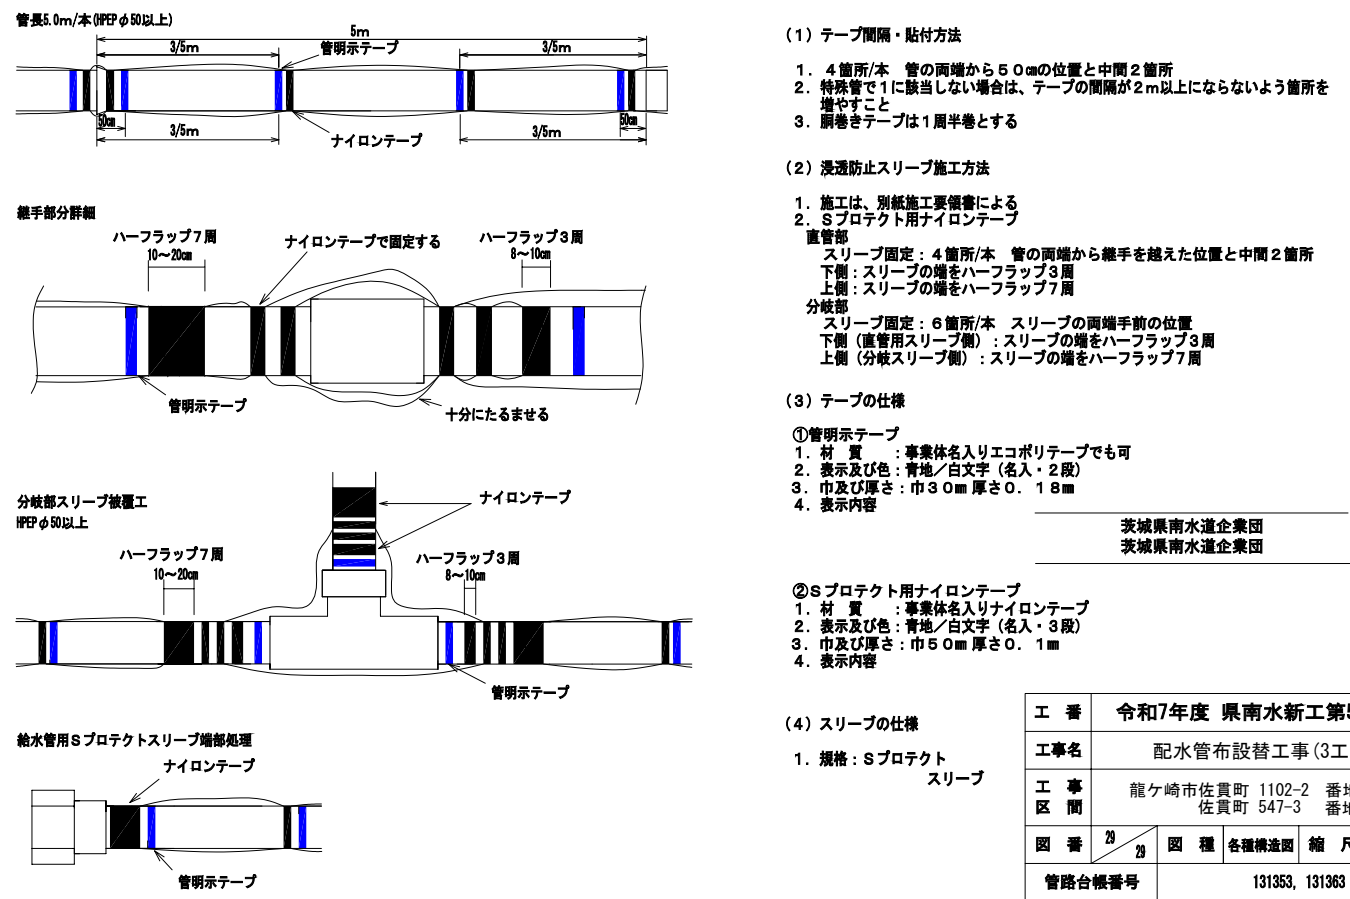

工 番	令和7年度 県南水新工第5-2号
工事名	配水管布設替工事 (3工区)
工 事 区 間	龍ヶ崎市佐貫町 1102-2 番地先～ 佐貫町 547-3 番地先間
図 番	20
図 種	各種構造図
縮 尺	図 示
管路台帳番号	131353, 131363
茨城県南水道企業団	